


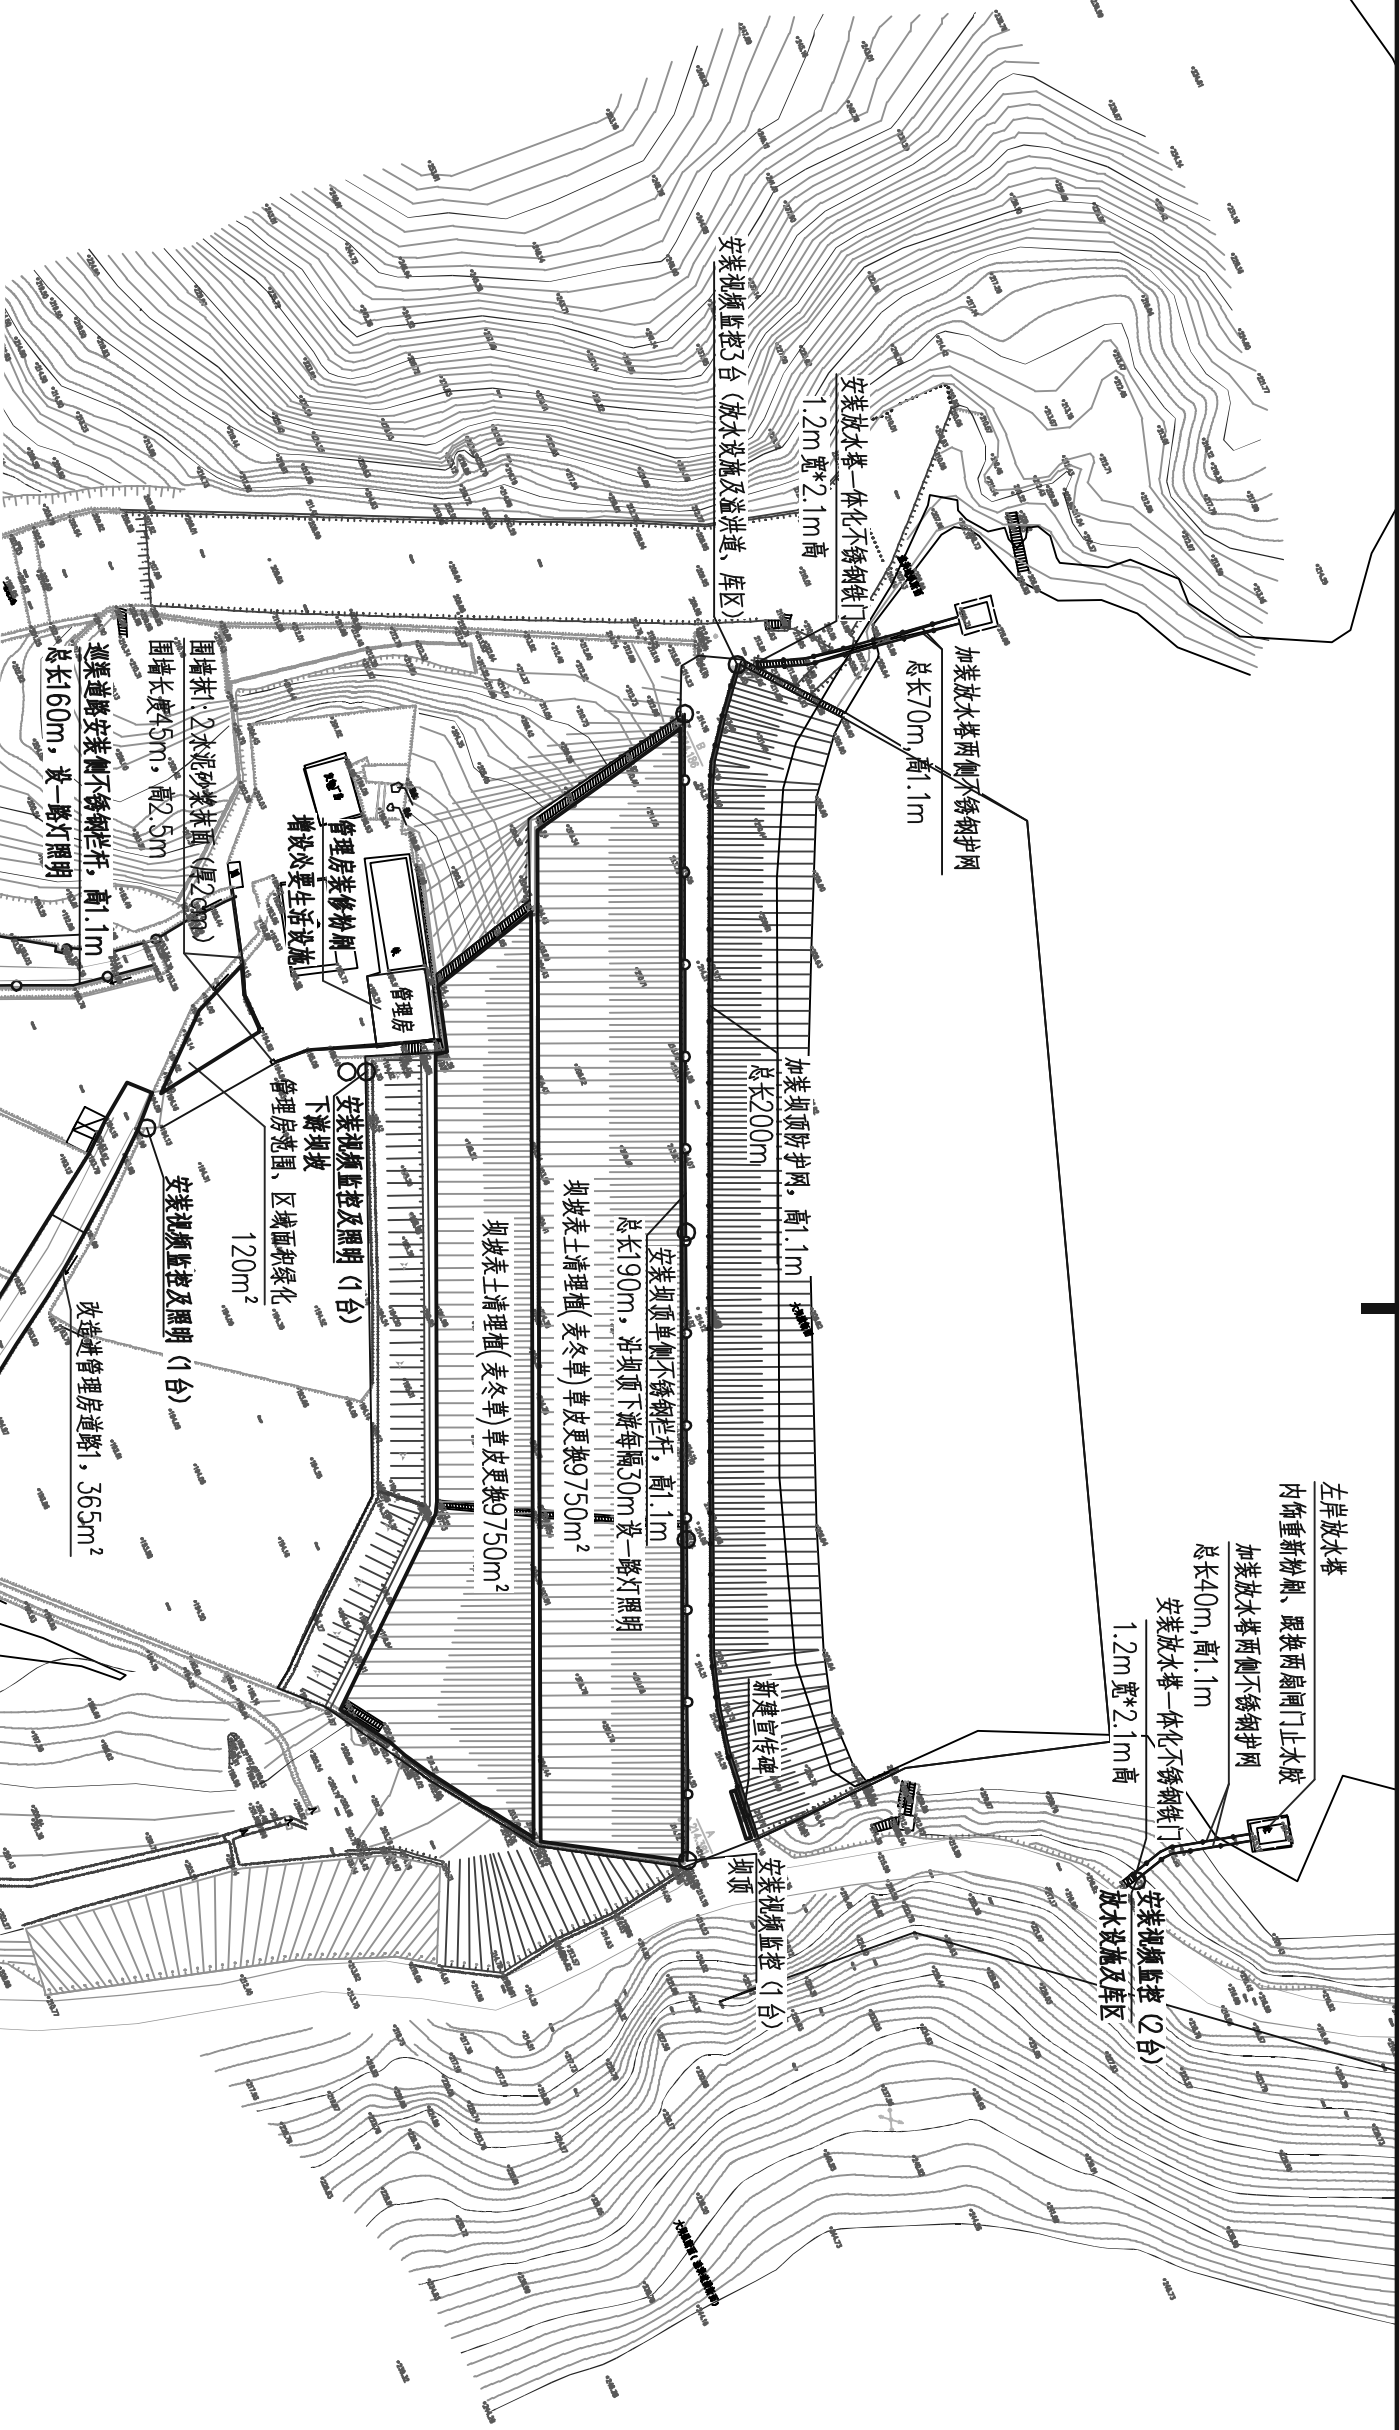

说明: 1、本图尺寸高程以m计, 其余均以mm计。

2、本图的建设内容为

①大坝：坝顶上游侧新建高2m、长200m的钢丝防护网，下游侧新建高1.1m、长190m的钢丝钢管防护栏杆；下游坝坡拆除现状重新植草皮护坡；坝顶增设监控及路灯照明。

②放水设施：左岸放水设施交通桥两侧高1.1m、长40.0m的钢丝防护网，安装放水塔一体化不锈钢钢铁门（1.2m宽*2.1m高），放水塔内墙重新粉刷，更换右扇闸门止水胶（共10m），增加两个消防灭火器（干粉灭火器和二氧化碳灭火器）；右岸放水设施交通桥两侧高1.1m、长7.0m的钢丝防护网，安装放水塔一体化不锈钢钢铁门（1.2m宽*2.1m高），放水塔内墙重新粉刷，更换左扇闸门止水胶（共10m），增加两个消防灭火器（干粉灭火器和二氧化碳灭火器）。

③管理房：内、外墙重更新粉刷（刮腻子，外墙增加一层涂料颜色由业主定）37.5m²；更换管理房线路20m；更换及增加办公桌椅各一套，增加储物柜（长3.7m高2.4宽0.8m）1个，更换厕所木门10.9m²、2.1m，增加4个消防灭火器（2个干粉灭火器和2个二氧化碳灭火器）；增设3台、1.5匹的空调改善管理房的供暖及冷气供应；管理房外围墙重新粉刷2的水泥砂浆（墙高2.2m、总长45m）。管理房区域面积绿120m²。

④：道路：进管理房道路改造面积510m²；增设1.1m、长65m的巡渠不锈钢管防护栏杆；增设必要路灯照明。

⑤增设2m宽的双脚不锈钢材质标识5个,1m宽的独立警示牌20个。

⑥大坝蚁害治理25114m²

平面布置示意图 1:1500

广西桂东水电勘测设计院有限责任公司					(原梧州水利电力设计院)	
核定	廖永亨		钟山县十里河水库		实施	方案
审查	张永成		标准化管理建设项目		水工 部分	
校核	莫练成		平面布置图			
设计	李永超					
制图						
发证单位	建设部		比例	见图	日期	2024. 09
设计证号	A145004064		图号	十里河标准化-01		