


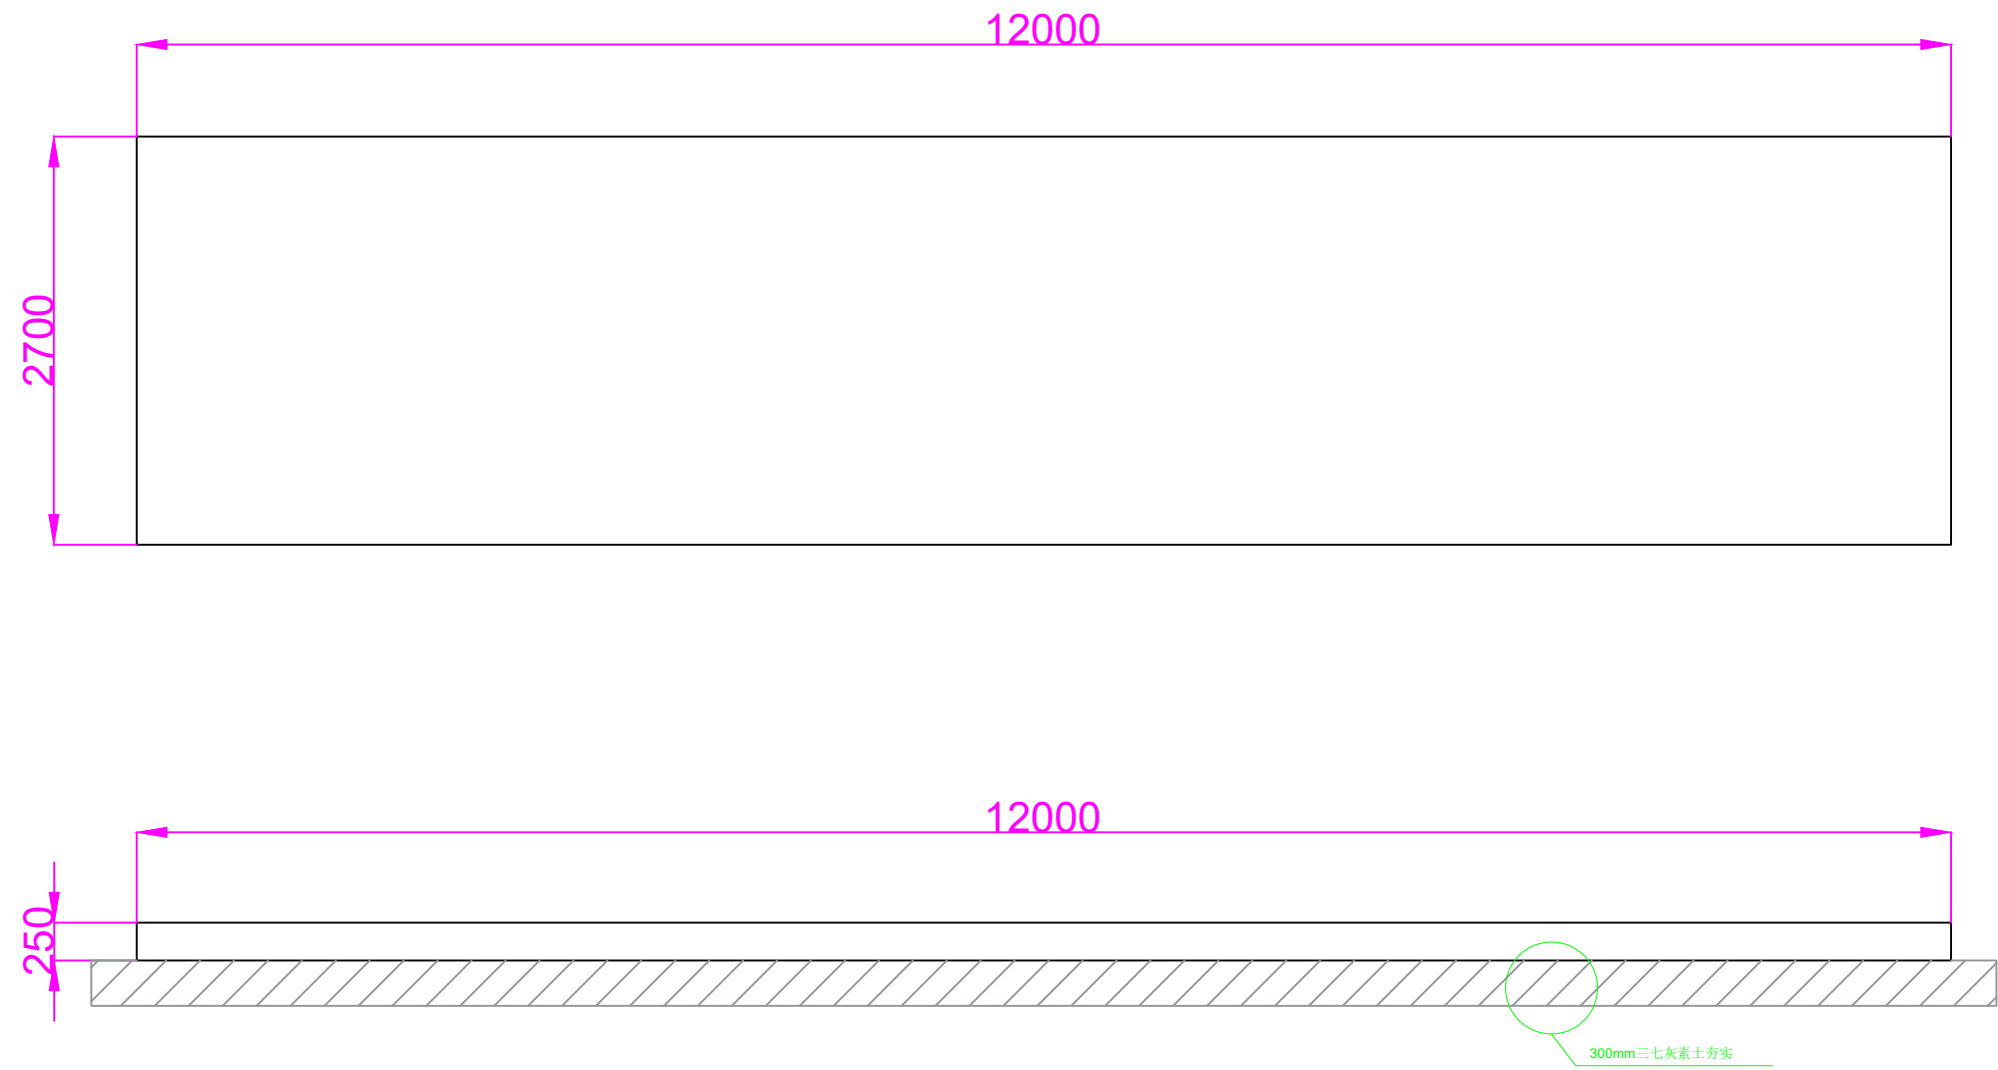
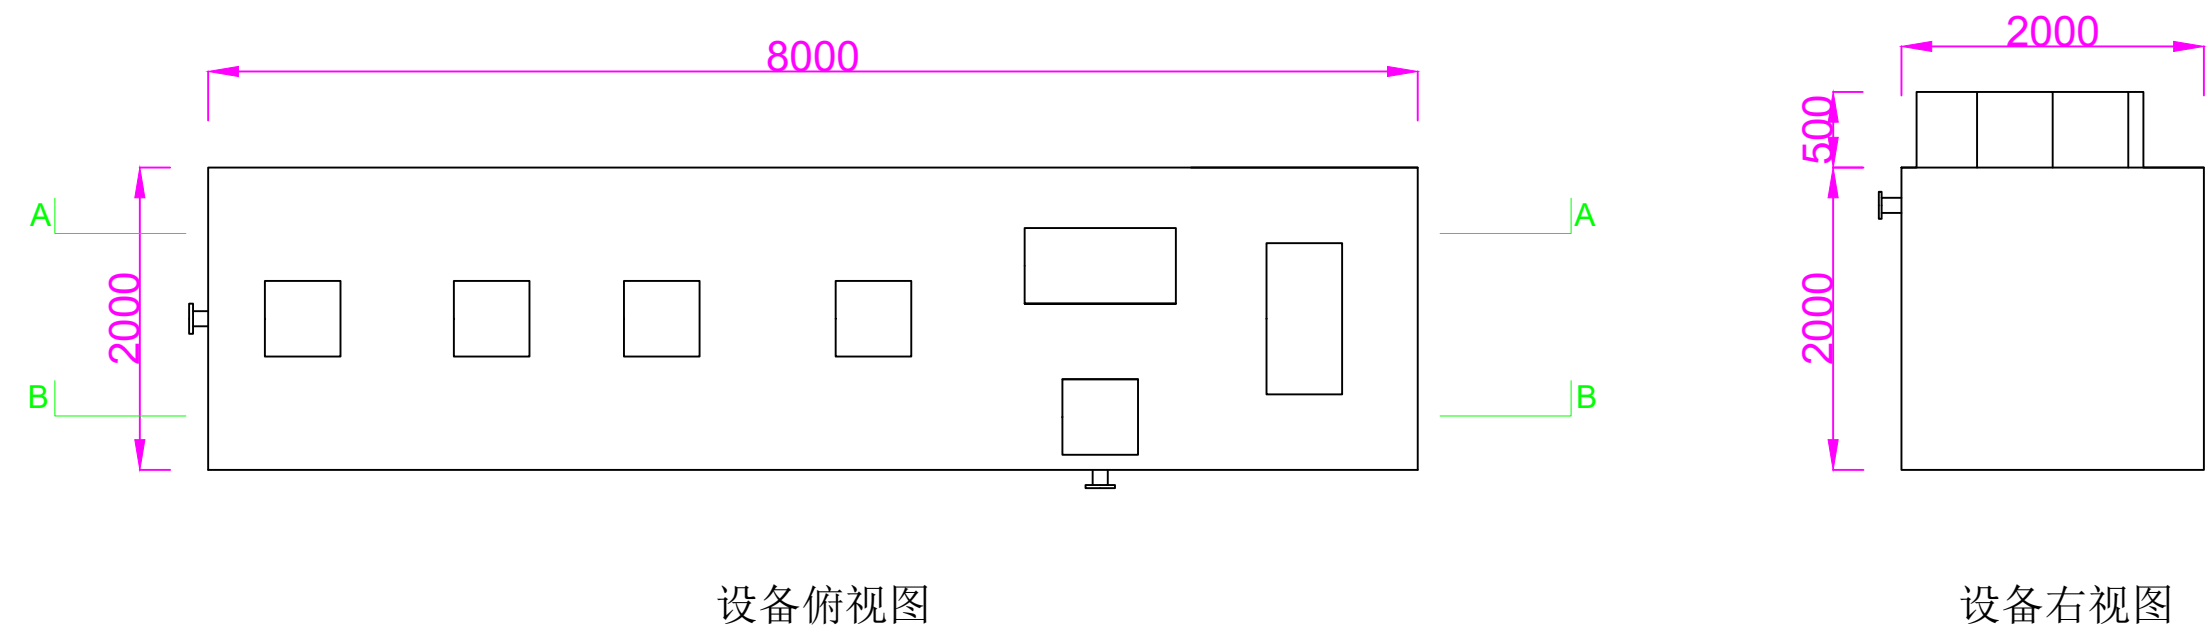


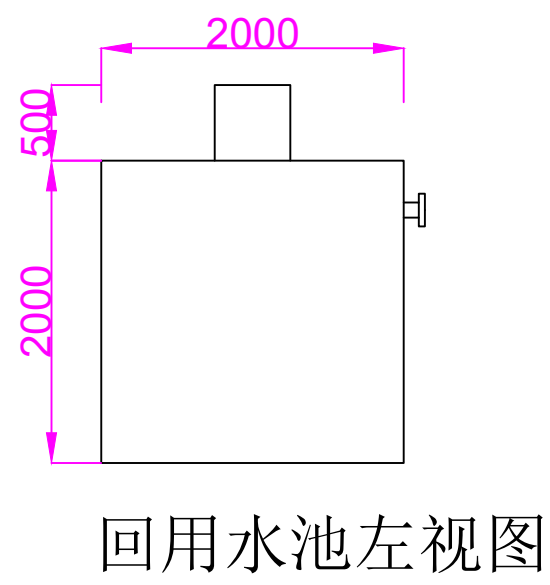


设备基础示意图

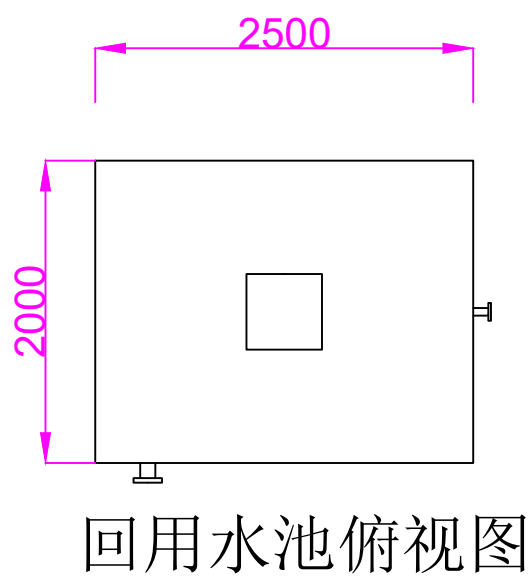


设备示意图2

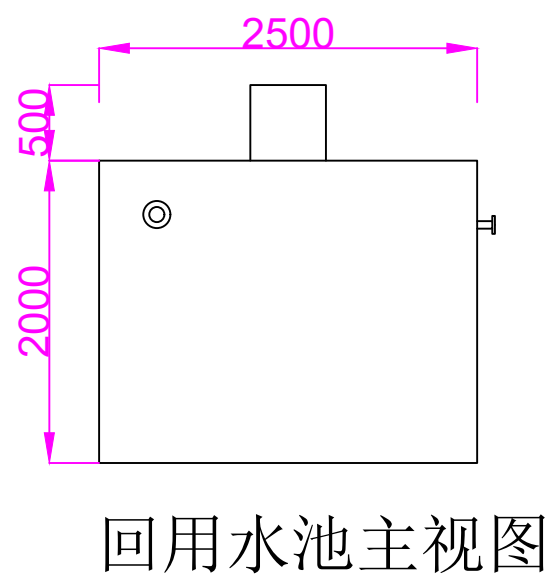

回用水池示意图

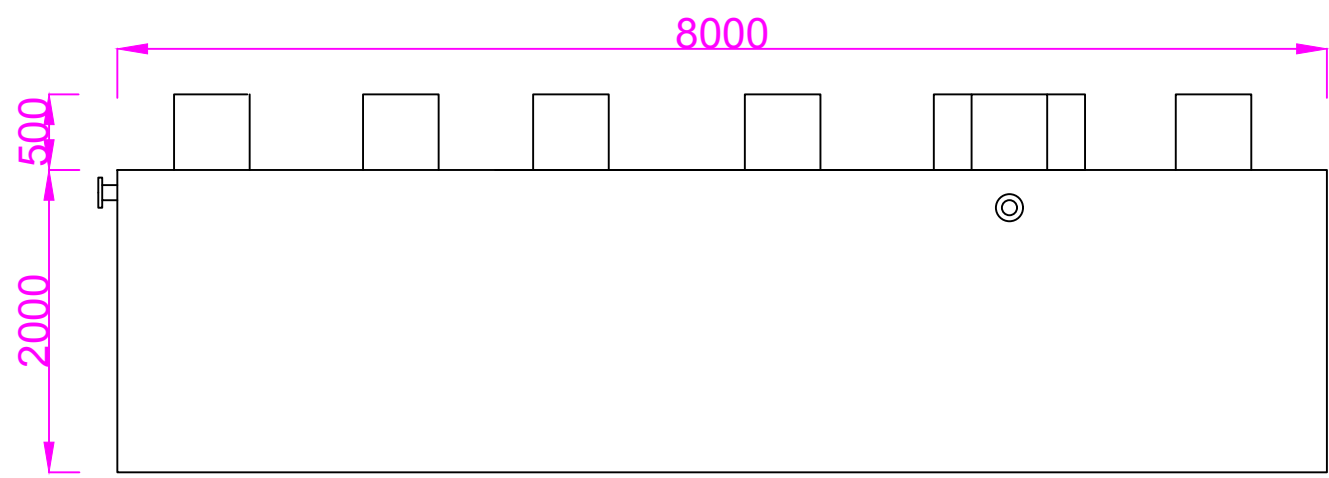


设备主视图

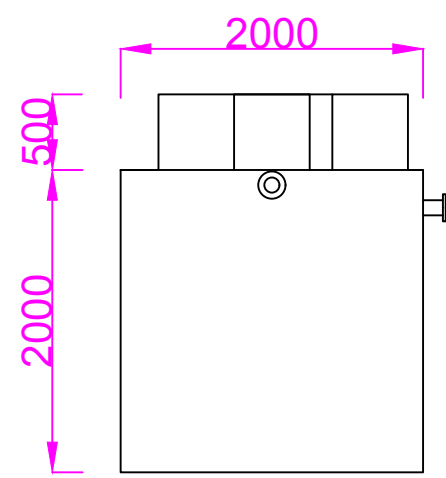


设备左视图

设备示意图1

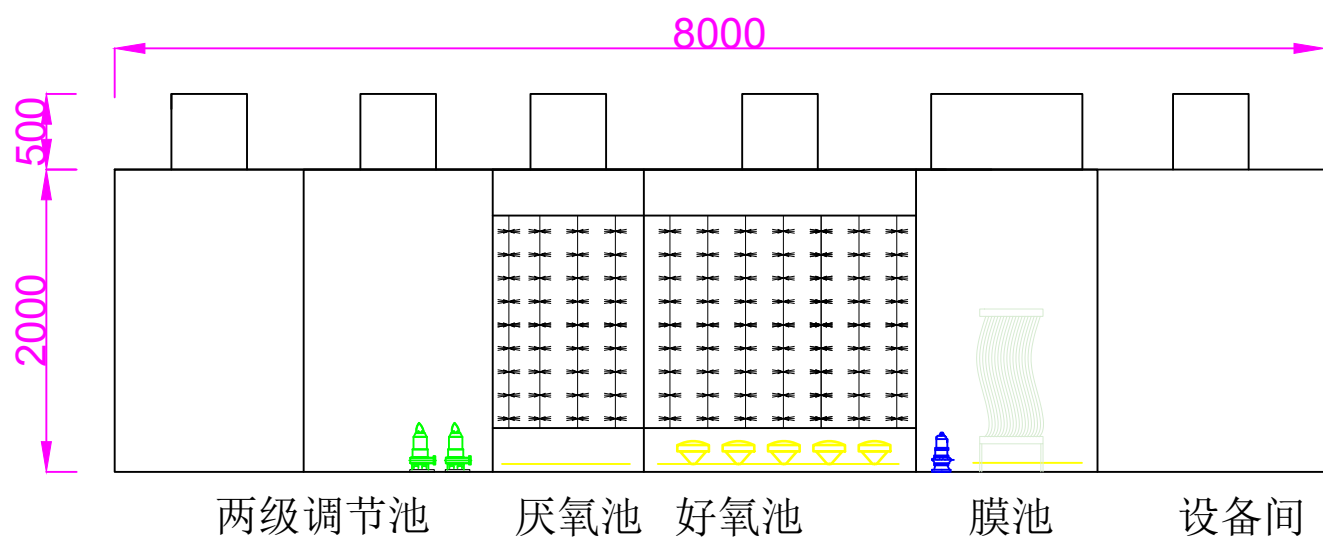

A--A剖面图

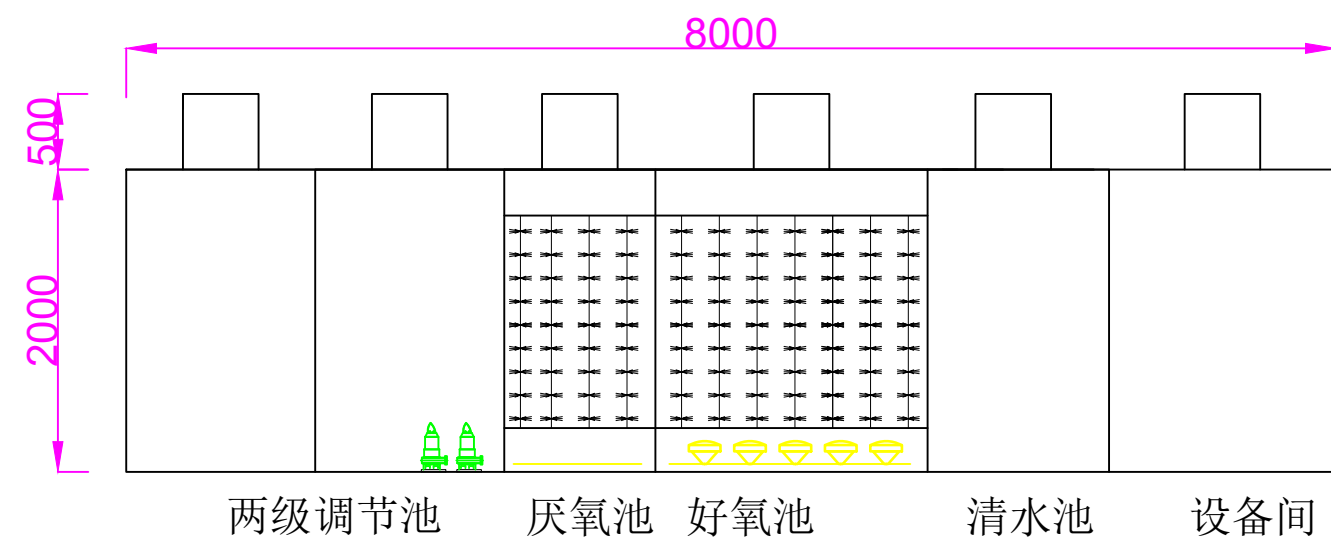

B--B剖面图

设备示意图3

CHINA RAILWAY HEFEI INSTITUTE OF ARCHITECTURAL & MUNICIPAL ENGINEERING DESIGN Co.,Ltd 中铁合肥建筑市政工程设计研究院 有 限 公 司 国 家 甲 级 综 合 性 设 计 院 建筑、市政、风景园林甲级资质证书号：A234003015 城乡规划甲级资质证书号：自设规甲字 21340241 人防、电力变配电电乙级资质证书号：A234003015 工程勘察专业类岩土工程（勘察）乙级：B234045477 ISO9001 ISO14001 OHSAS18001 三体系认证单位		
资质章位置 QUALIFICATION		
注册章位置 REGISTRATION		
建设单位 CLIENT 合肥市包河区教育体育局		
工程名称 PROJECT 包河区全民健身中心项目		
子项名称 SUB-ITEM 中水回收系统		
图名 TITLE 设备基础示意图 回用水池示意图		
类 别 CLASS	姓 名 NAME	签 名 SIGNATURE
审 定 AUTHORIZED FOR ISSUE BY	王智忠	王智忠
审 核 APPROVED BY	李庆华	李庆华
工程主持人 PROJECT DIRECTOR	王智忠 苗金生	王智忠 苗金生
专业负责人 DISCIPLINE RESPONSIBLE BY	李庆华	李庆华
校 对 CHECKED BY	沈 欢	沈 欢
设 计 / 制 图 DESIGNED BY / DRAWN BY	胡 滕	胡 滕
会 签 栏 CONFIRMED BY		
建 筑 ARCH	电 气 ELEC	
结 构 STRU	暖 通 HVAC	
给 排 水 WSES		
工程编号 JOB No. 2022003		
版 次 EDITION		
设计阶段 DESIGN PHASE	施工图	日 期 DATE 2023. 07
专 业 DISCIPLINE	给排水	图 号 DRAWING No. 02
注意事项 此图纸版权归中铁合肥建筑市政工程设计研究院有限公司所有。使用此图时应同时参考其他专业相关图纸，如发现矛盾之处，应立即与我司联系。		
中国 合肥新站区淝水东路设计大厦 电话: 0551-65602502 传真: 0551-65602558 HTTP://WWW.CRHAFADI.COM		