
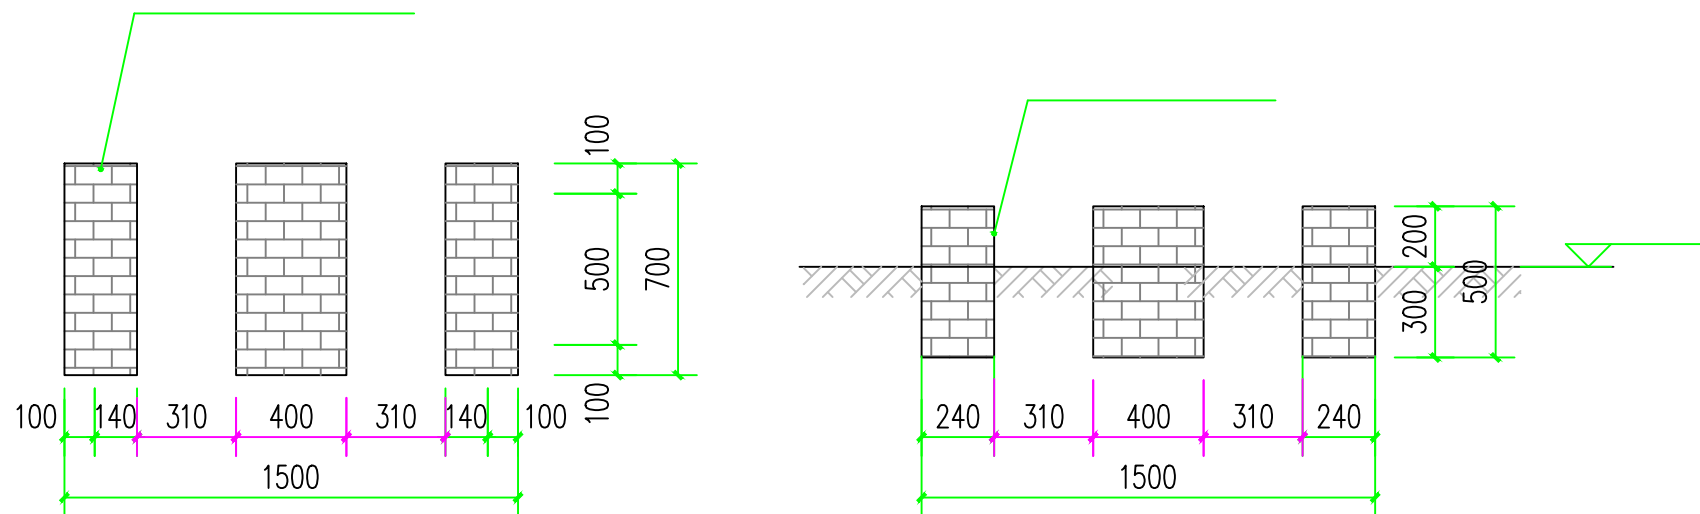
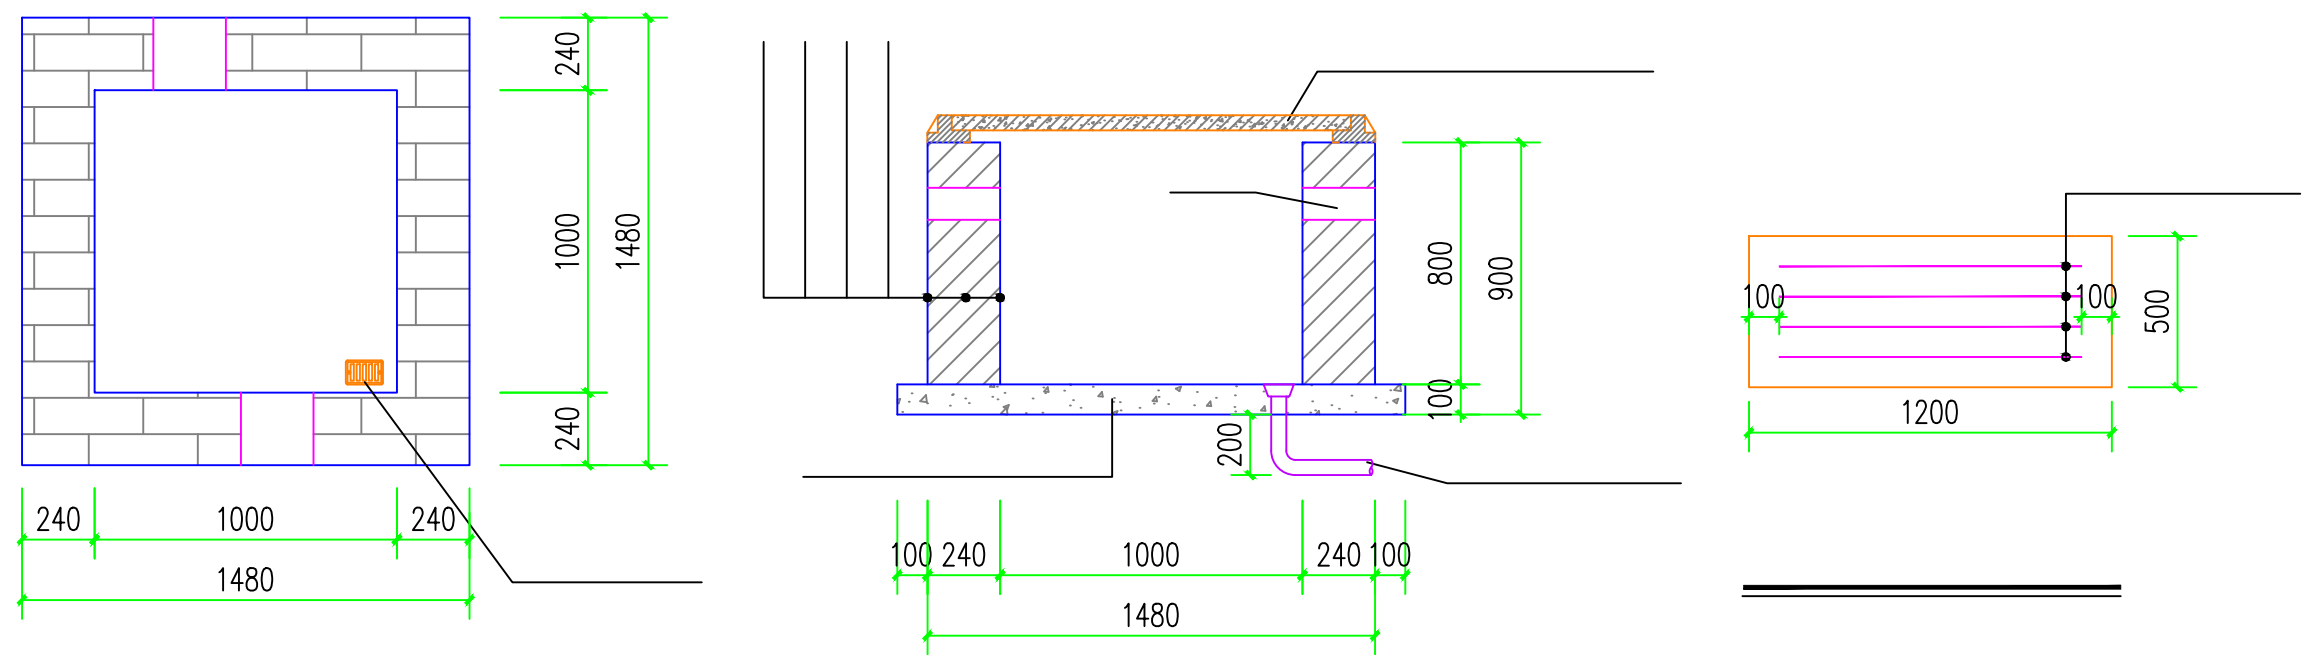


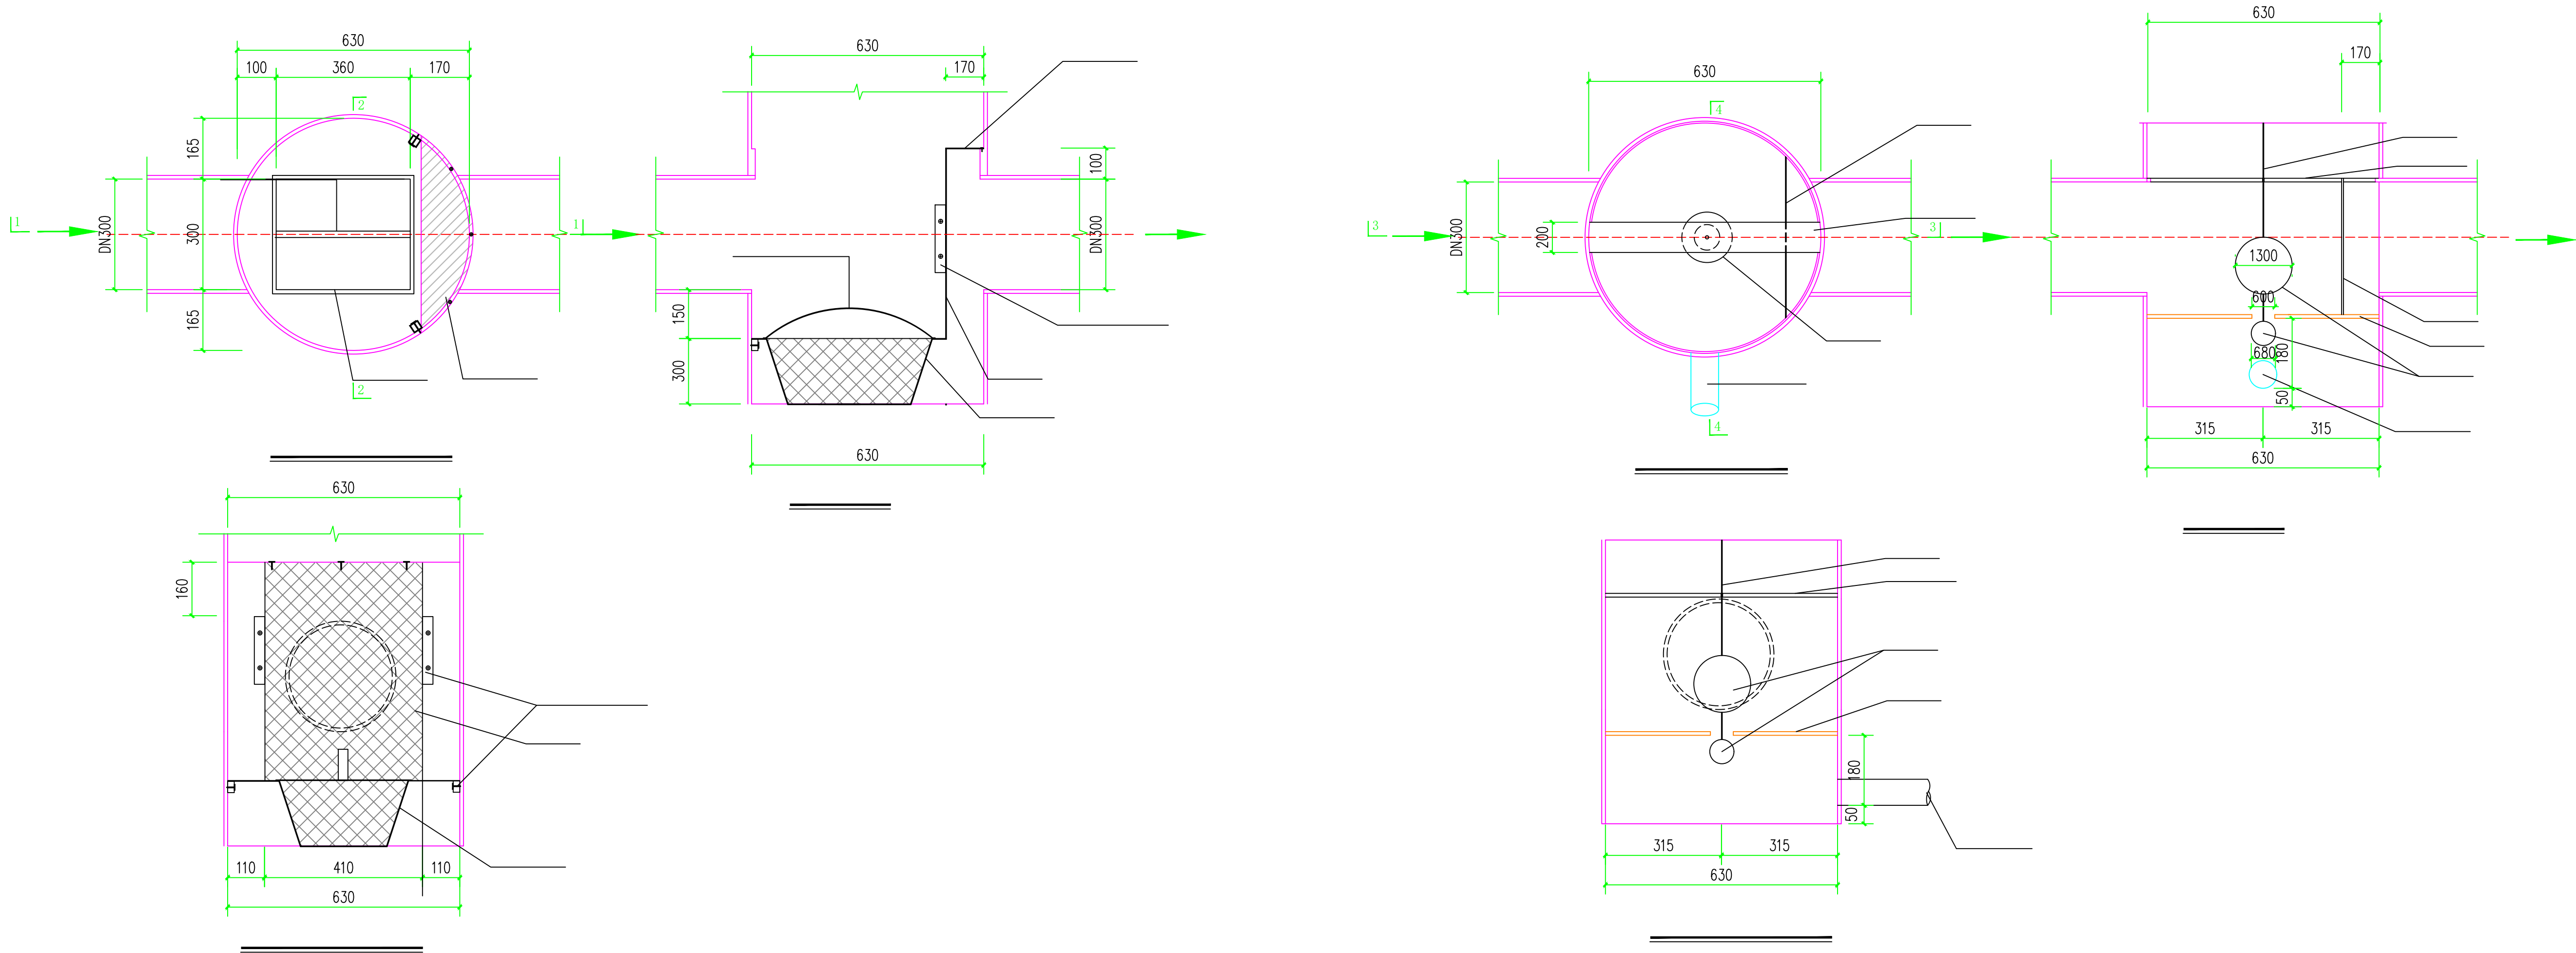

CHINA RAILWAY HEFEI INSTITUTE OF ARCHITECTURAL & MUNICIPAL ENGINEERING DESIGN Co., Ltd. 中铁合肥建筑市政工程设计研究院有限公司 国家甲级综合性设计院 建筑、市政、风景园林甲级资质证书号: A234003015 城乡规划甲级资质证书号: 自资规甲字 21340241 人防、电力变配电乙级资质证书号: A234003015 工程勘察专业类岩土工程(勘察)乙级: B234045477 ISO9001 ISO14001 OHSAS18001 三体系认证单位		
资质章位置 QUALIFICATION		
注册章位置 REGISTRATION		
建设单位 CLIENT 合肥市包河区教育体育局		
工程名称 PROJECT 包河区全民健身中心项目		
子项名称 SUB-ITEM 室外雨水回收系统		
图名 TITLE 截污挂篮沉淀装置详图 弃流过滤装置详图 阀门井、控制柜基础详图		
类别 CLASS	姓名 NAME	签名 SIGNATURE
审定 AUTHORIZED FOR ISSUE BY	王智忠	王智忠
审核 APPROVED BY	李庆华	李庆华
工程主持人 PROJECT DIRECTOR	王智忠 苗金生	王智忠
专业负责人 DISCIPLINE RESPONSIBLE BY	李庆华	李庆华
校对 CHECKED BY	沈欢	沈欢
设计 / 制图 DESIGNED BY / DRAWN BY	胡滕	胡滕
会签栏 CONFIRMED BY		
建筑 ARCH.	电气 ELEC.	
结构 STRUCT.	暖通 HVAC	
给排水 WSES		
工程编号 JOB No. 2022003		
版次 EDITION		
设计阶段 DESIGN PHASE	施工图	日期 DATE 2023. 07
专业 DISCIPLINE	给排水	图号 DRAWING No. 02
注意事项 此图纸版权归中铁合肥建筑市政工程设计研究院有限公司所有。使用此图时应同时参考其他专业相关图纸, 如发现矛盾之处, 应即时与我司联系。		
中国 合肥新站区淝水东路设计大厦 电话: 0551-65602502 传真: 0551-65602558 HTTP://WWW.CRHAFADI.COM		