
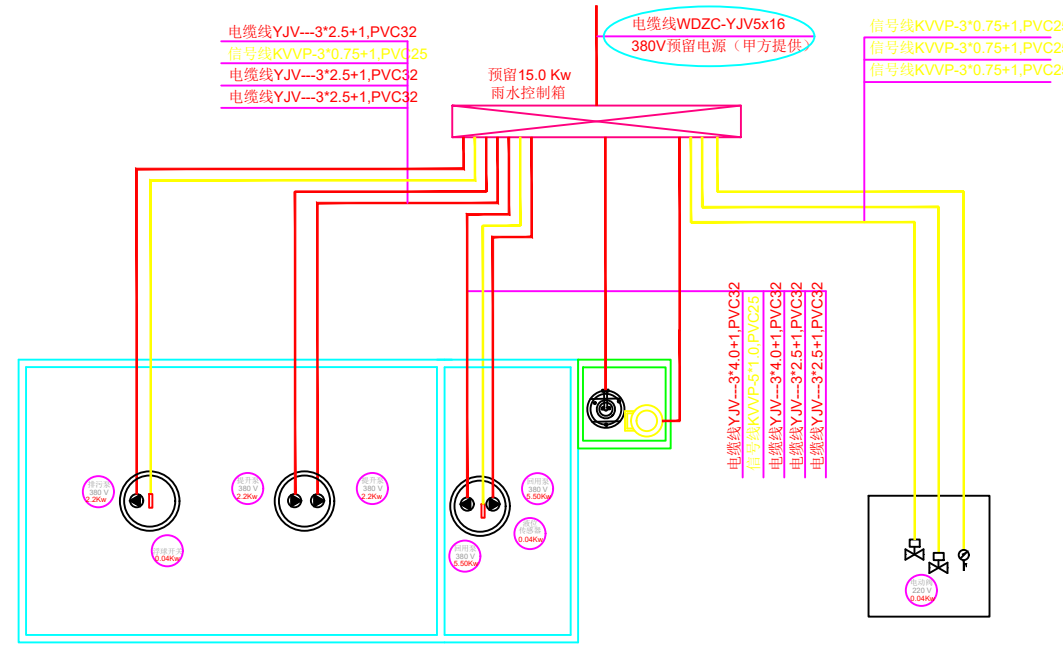
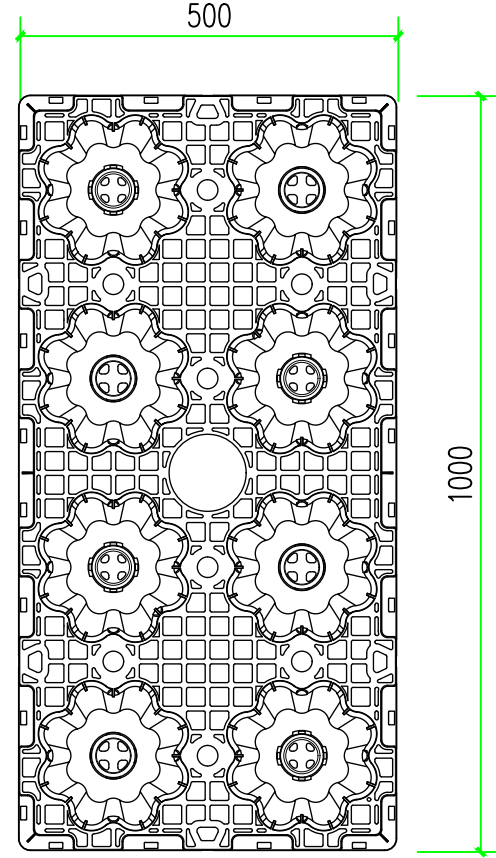
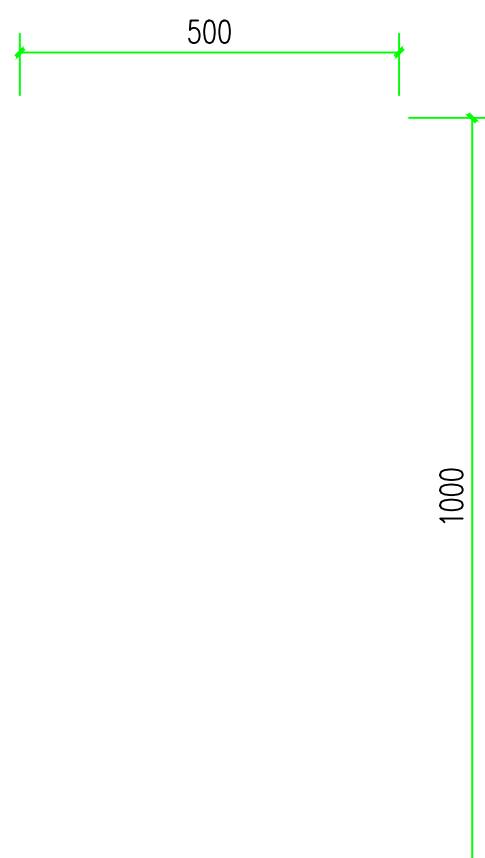
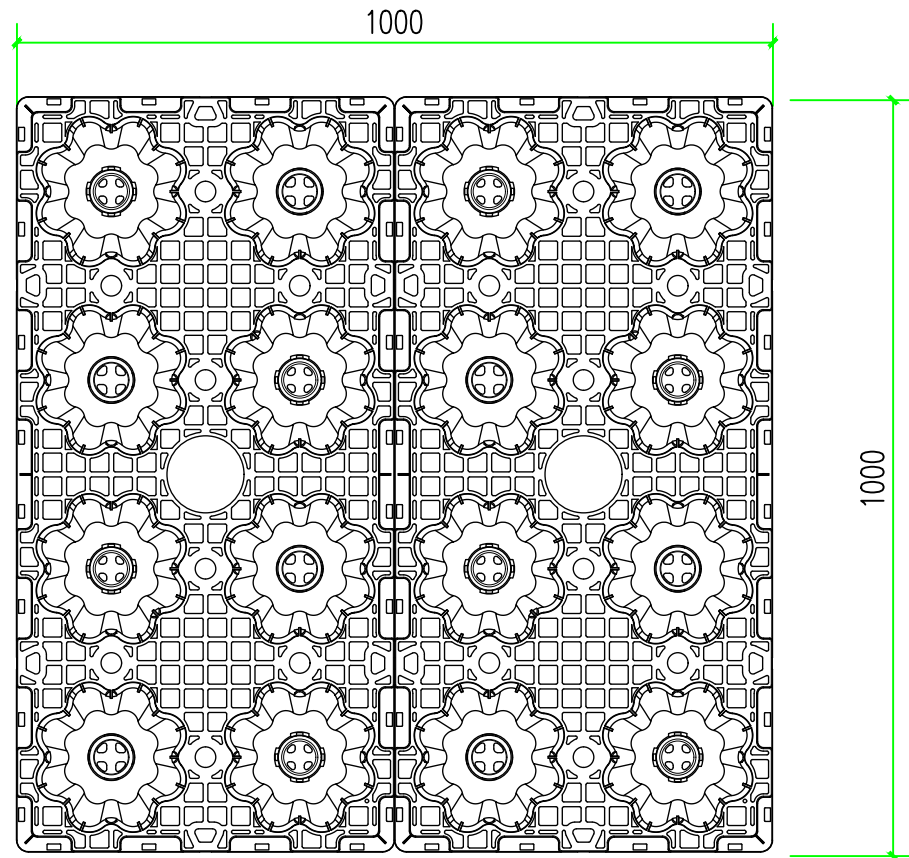
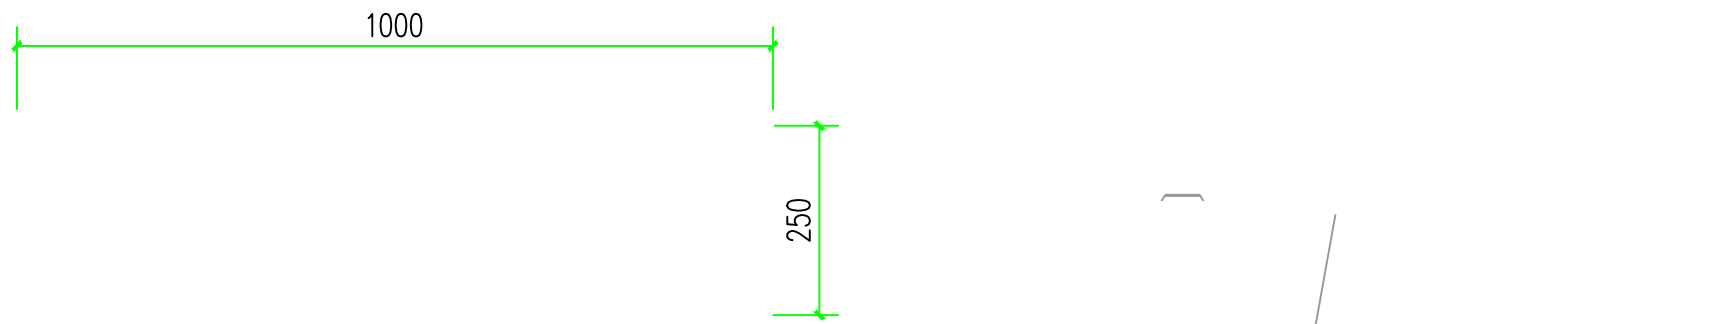
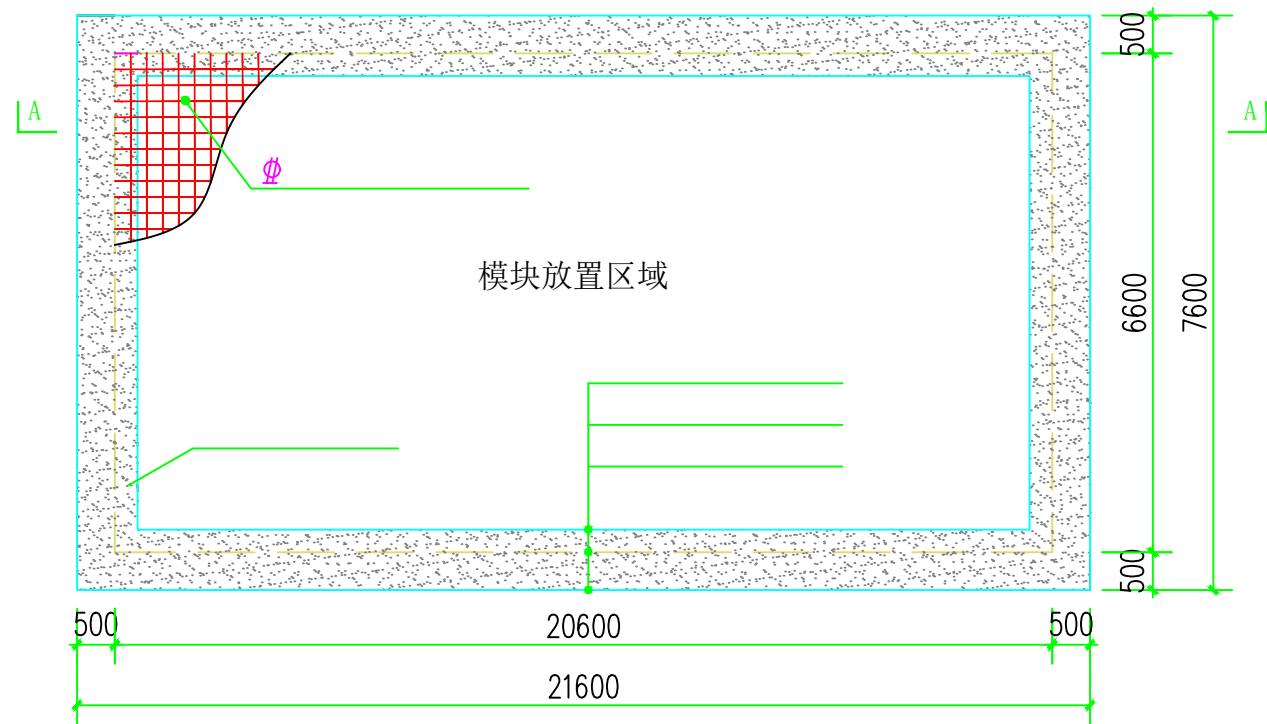


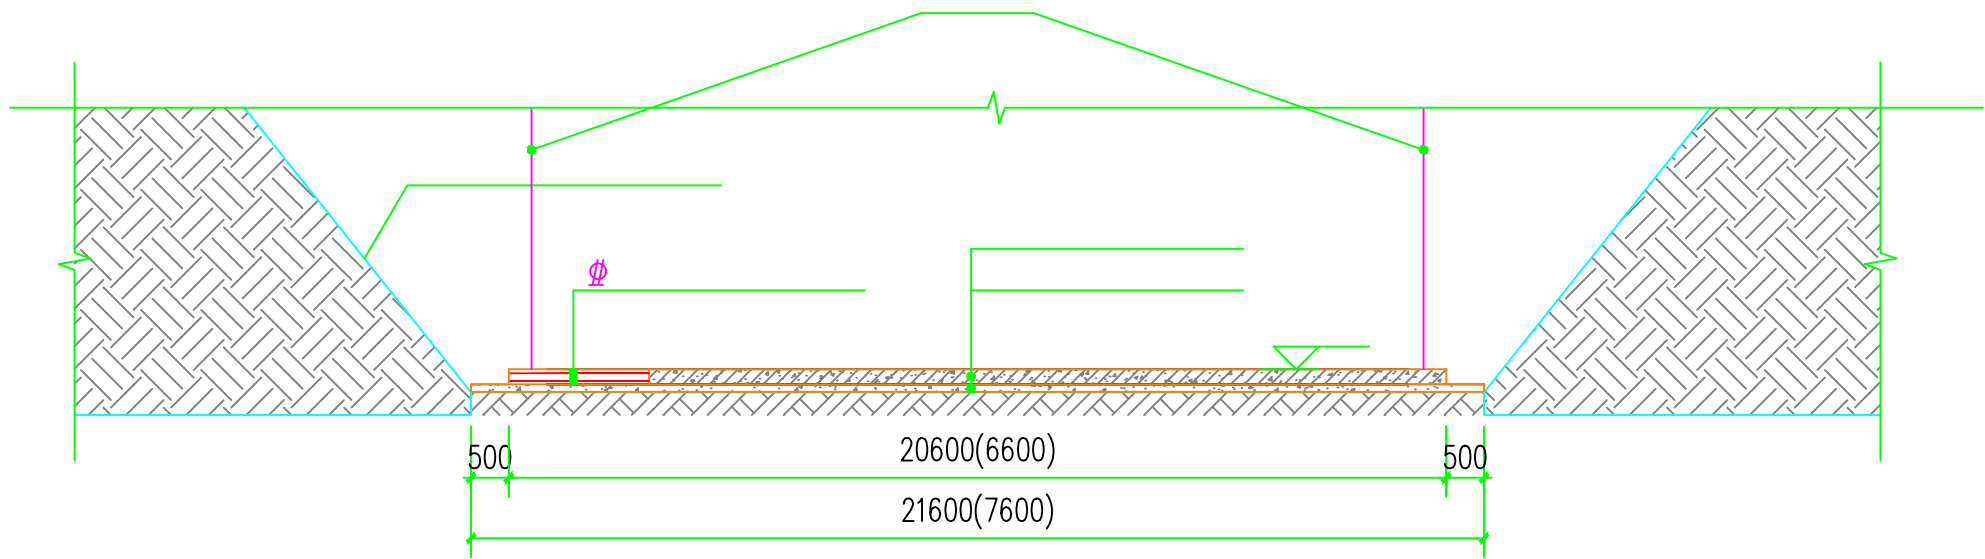

CHINA RAILWAY HEFEI INSTITUTE OF ARCHITECTURAL & MUNICIPAL ENGINEERING DESIGN Co.,Ltd
中铁合肥建筑市政工程设计研究院有限公司
国家甲级综合性设计院
建筑、市政、风景园林甲级资质证书号：A234003015
城乡规划甲级资质证书号：自设报甲字 21340241
人防、电力变配电乙级资质证书号：A234003015
工程勘察专业类岩土工程（勘察）乙级：B234045477
ISO9001 ISO14001 OHSAS18001 三体系认证单位

资质单位
QUALIFICATION

注册单位
REGISTRATION

建设单位
CLIENT
合肥市包河区教育局

工程名称
PROJECT
包河区全民健身中心项目

子项名称
SUB-ITEM
室外雨水回收系统

图名
TITLE
水池基础详图
电控示意图
PP模块拼装图

类别	姓名	签名
审定	王智忠	王智忠
审核	李庆华	李庆华
工程主持人	王智忠	王智忠
专业负责人	李庆华	李庆华
校对	沈欢	沈欢
设计/制图	胡滕	胡滕

会签栏
CONFIRMED BY

建筑	电气
结构	暖通
给排水	

工程编号
JOB No.
2022003

版次
EDITION

设计阶段	施工图	日期	2023.07
专业	给排水	图号	03

注意事项
此图纸版权归中铁合肥建筑市政工程设计研究院有限公司所有。使用此图时应同时参考其他专业相关图纸，如发现矛盾之处，应及时与我司联系。
中国 合肥新站区淝水东路设计大厦
电话: 0551-65602502 传真: 0551-65602558
HTTP://WWW.CRHFDI.COM