


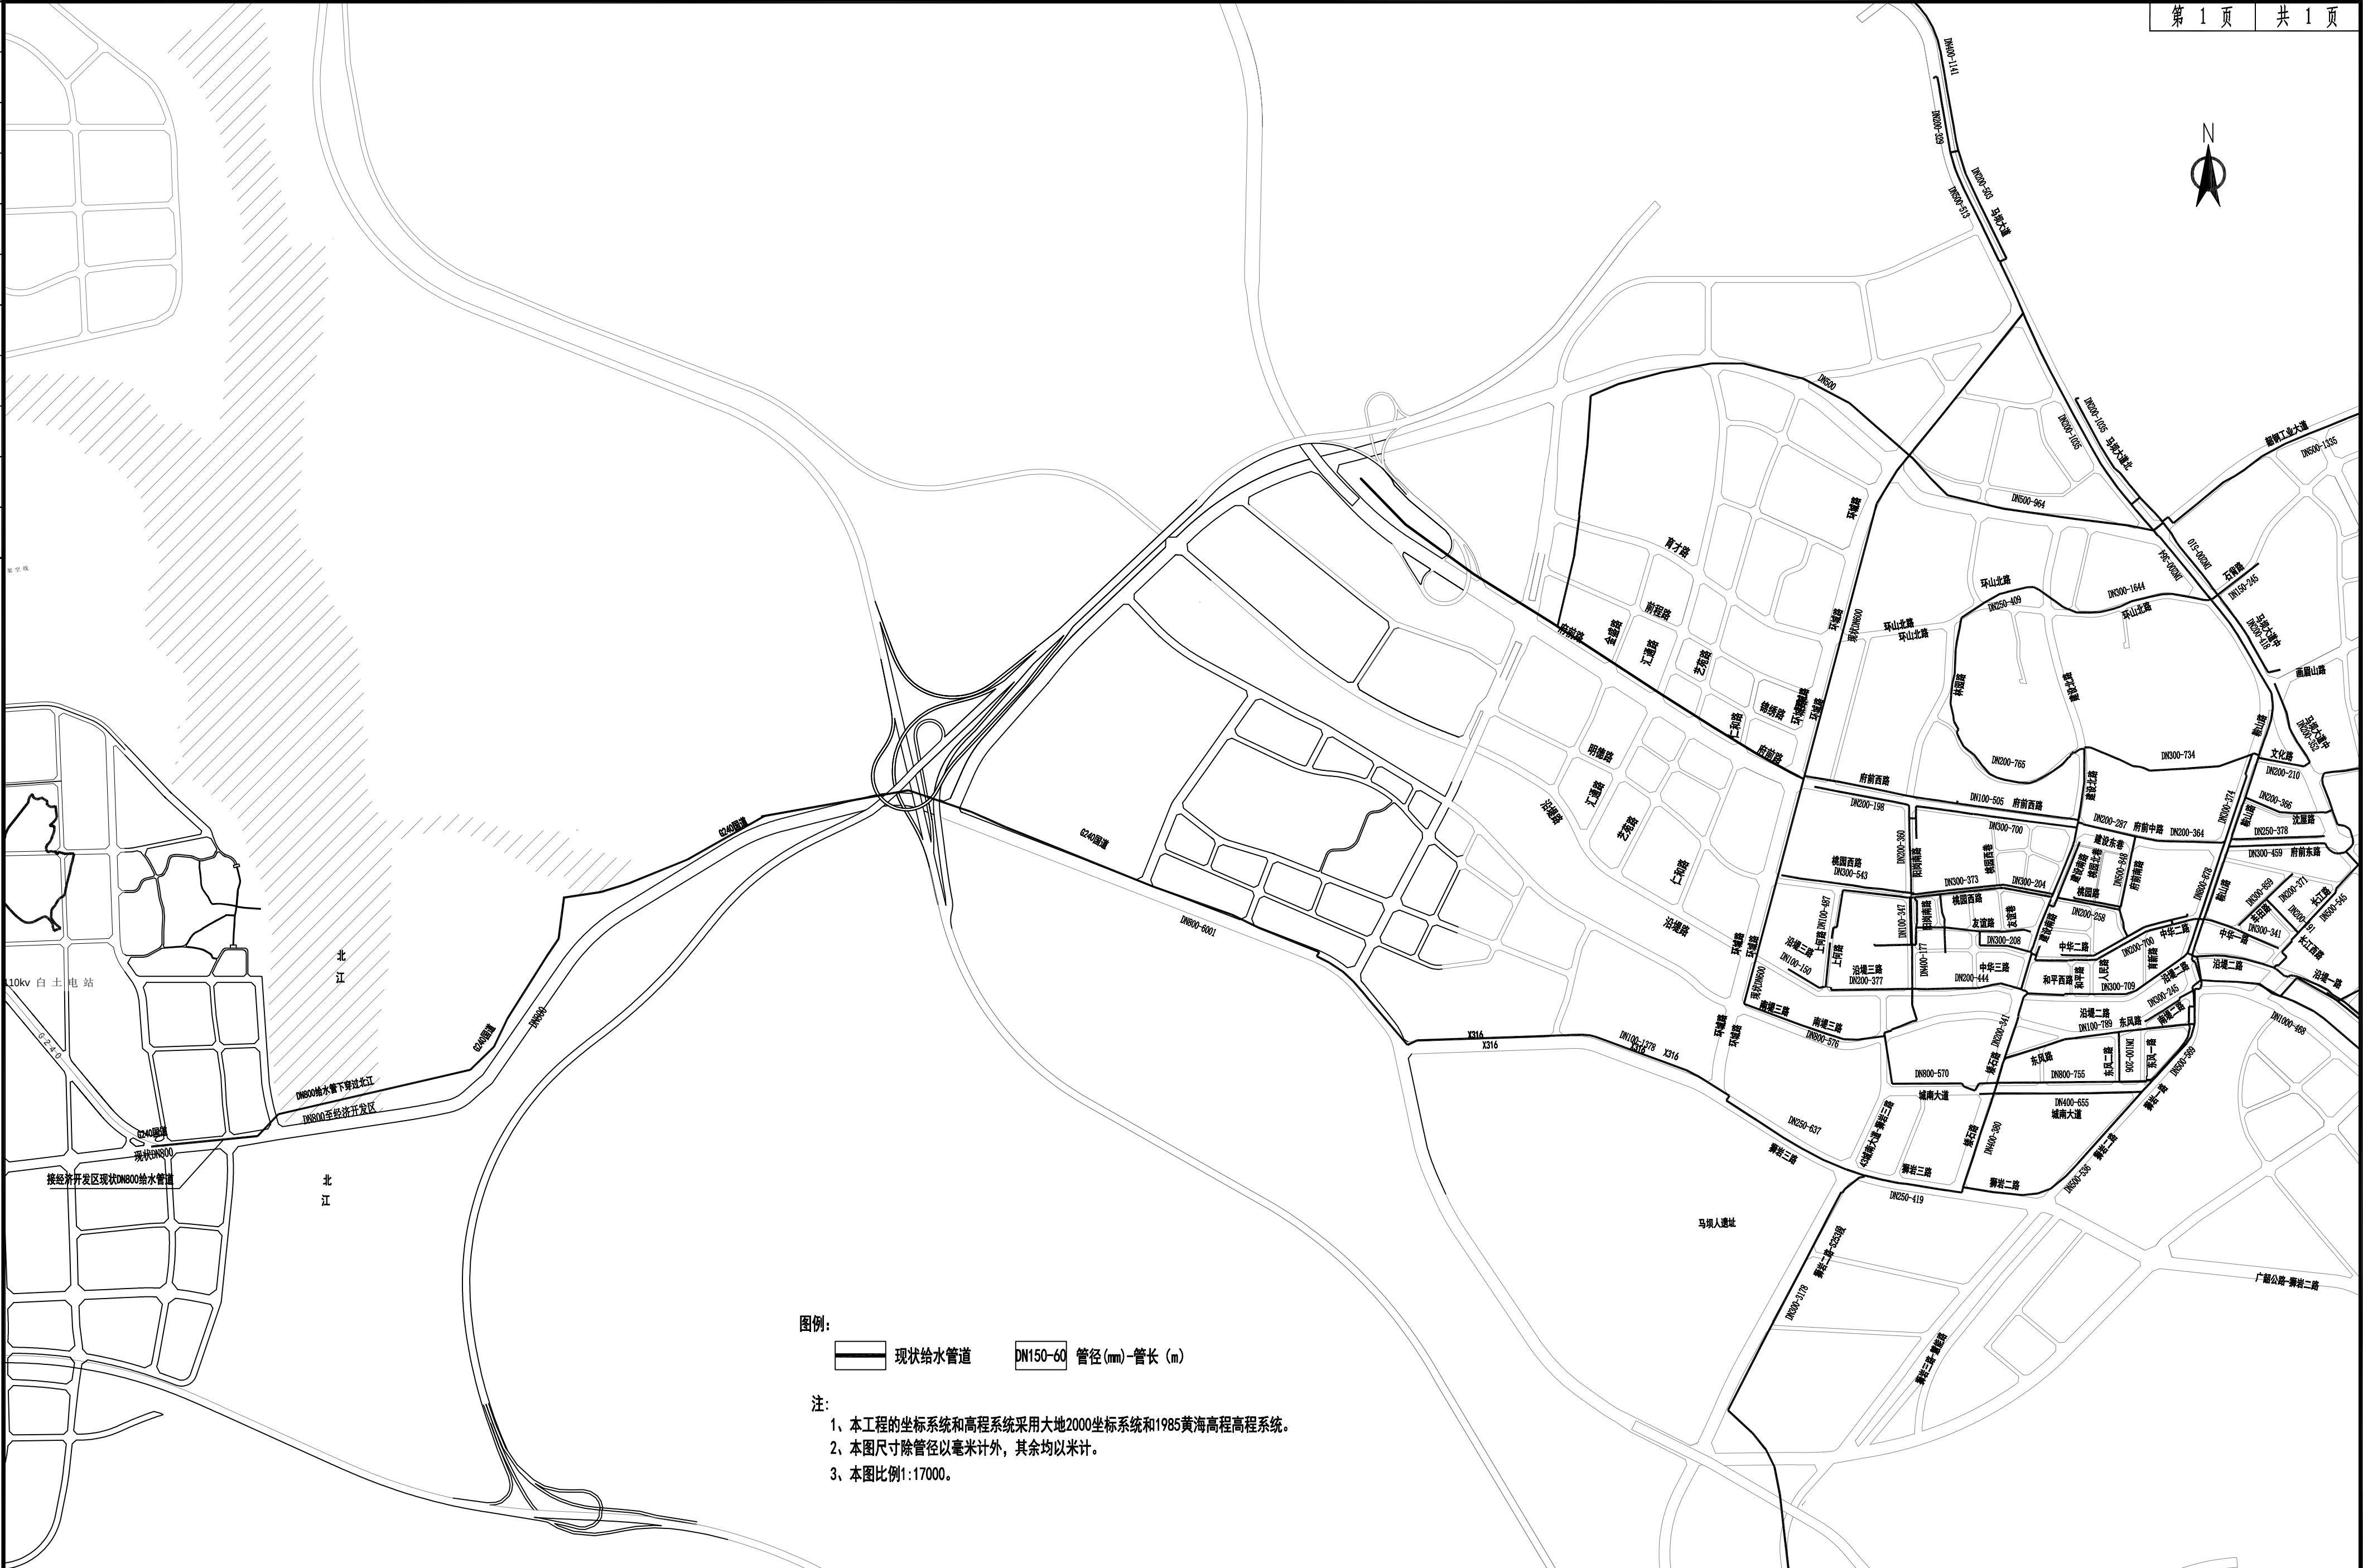

图例:

—— 现状给水管道 DN150-60 管径(mm)-管长(m)

注:

- 1、本工程的坐标系统和高程系统采用大地2000坐标系统和1985黄海高程高程系统。
- 2、本图尺寸除管径以毫米计外，其余均以米计。
- 3、本图比例1:17000。

指 导 Ratified			设 计 Designed	李昊	李昊	项目负责人 Project Principal	冯维力	冯维力	 华设设计集团股份有限公司 China Design Group Co.,Ltd	分项名称 Sub-Project Title	管网工程	项目编号 Project NO.	20220501							
审 定 Approved			绘 图 Drawing	李昊	李昊	专业负责人 Principal Designer	时磊	时磊		分项编号 Sub-Project NO.	01	版本号 Edition No.	A							
审 核 Reviewed	时磊	时磊	给水管网现状总平面图							比 例 Scale	1 : 17000	设计阶段 Project Phase	施工图设计							
复 核 Checked	黄达	黄达								日 期 Date	2024.03		图 号 Drawing No.	JS-03						
建设单位 Client		韶关市曲江新区水务投资有限公司																		
项目名称 Project Title		曲江城区供水旧管网改造与新城片区扩网工程——穿绕北江河标段																		