
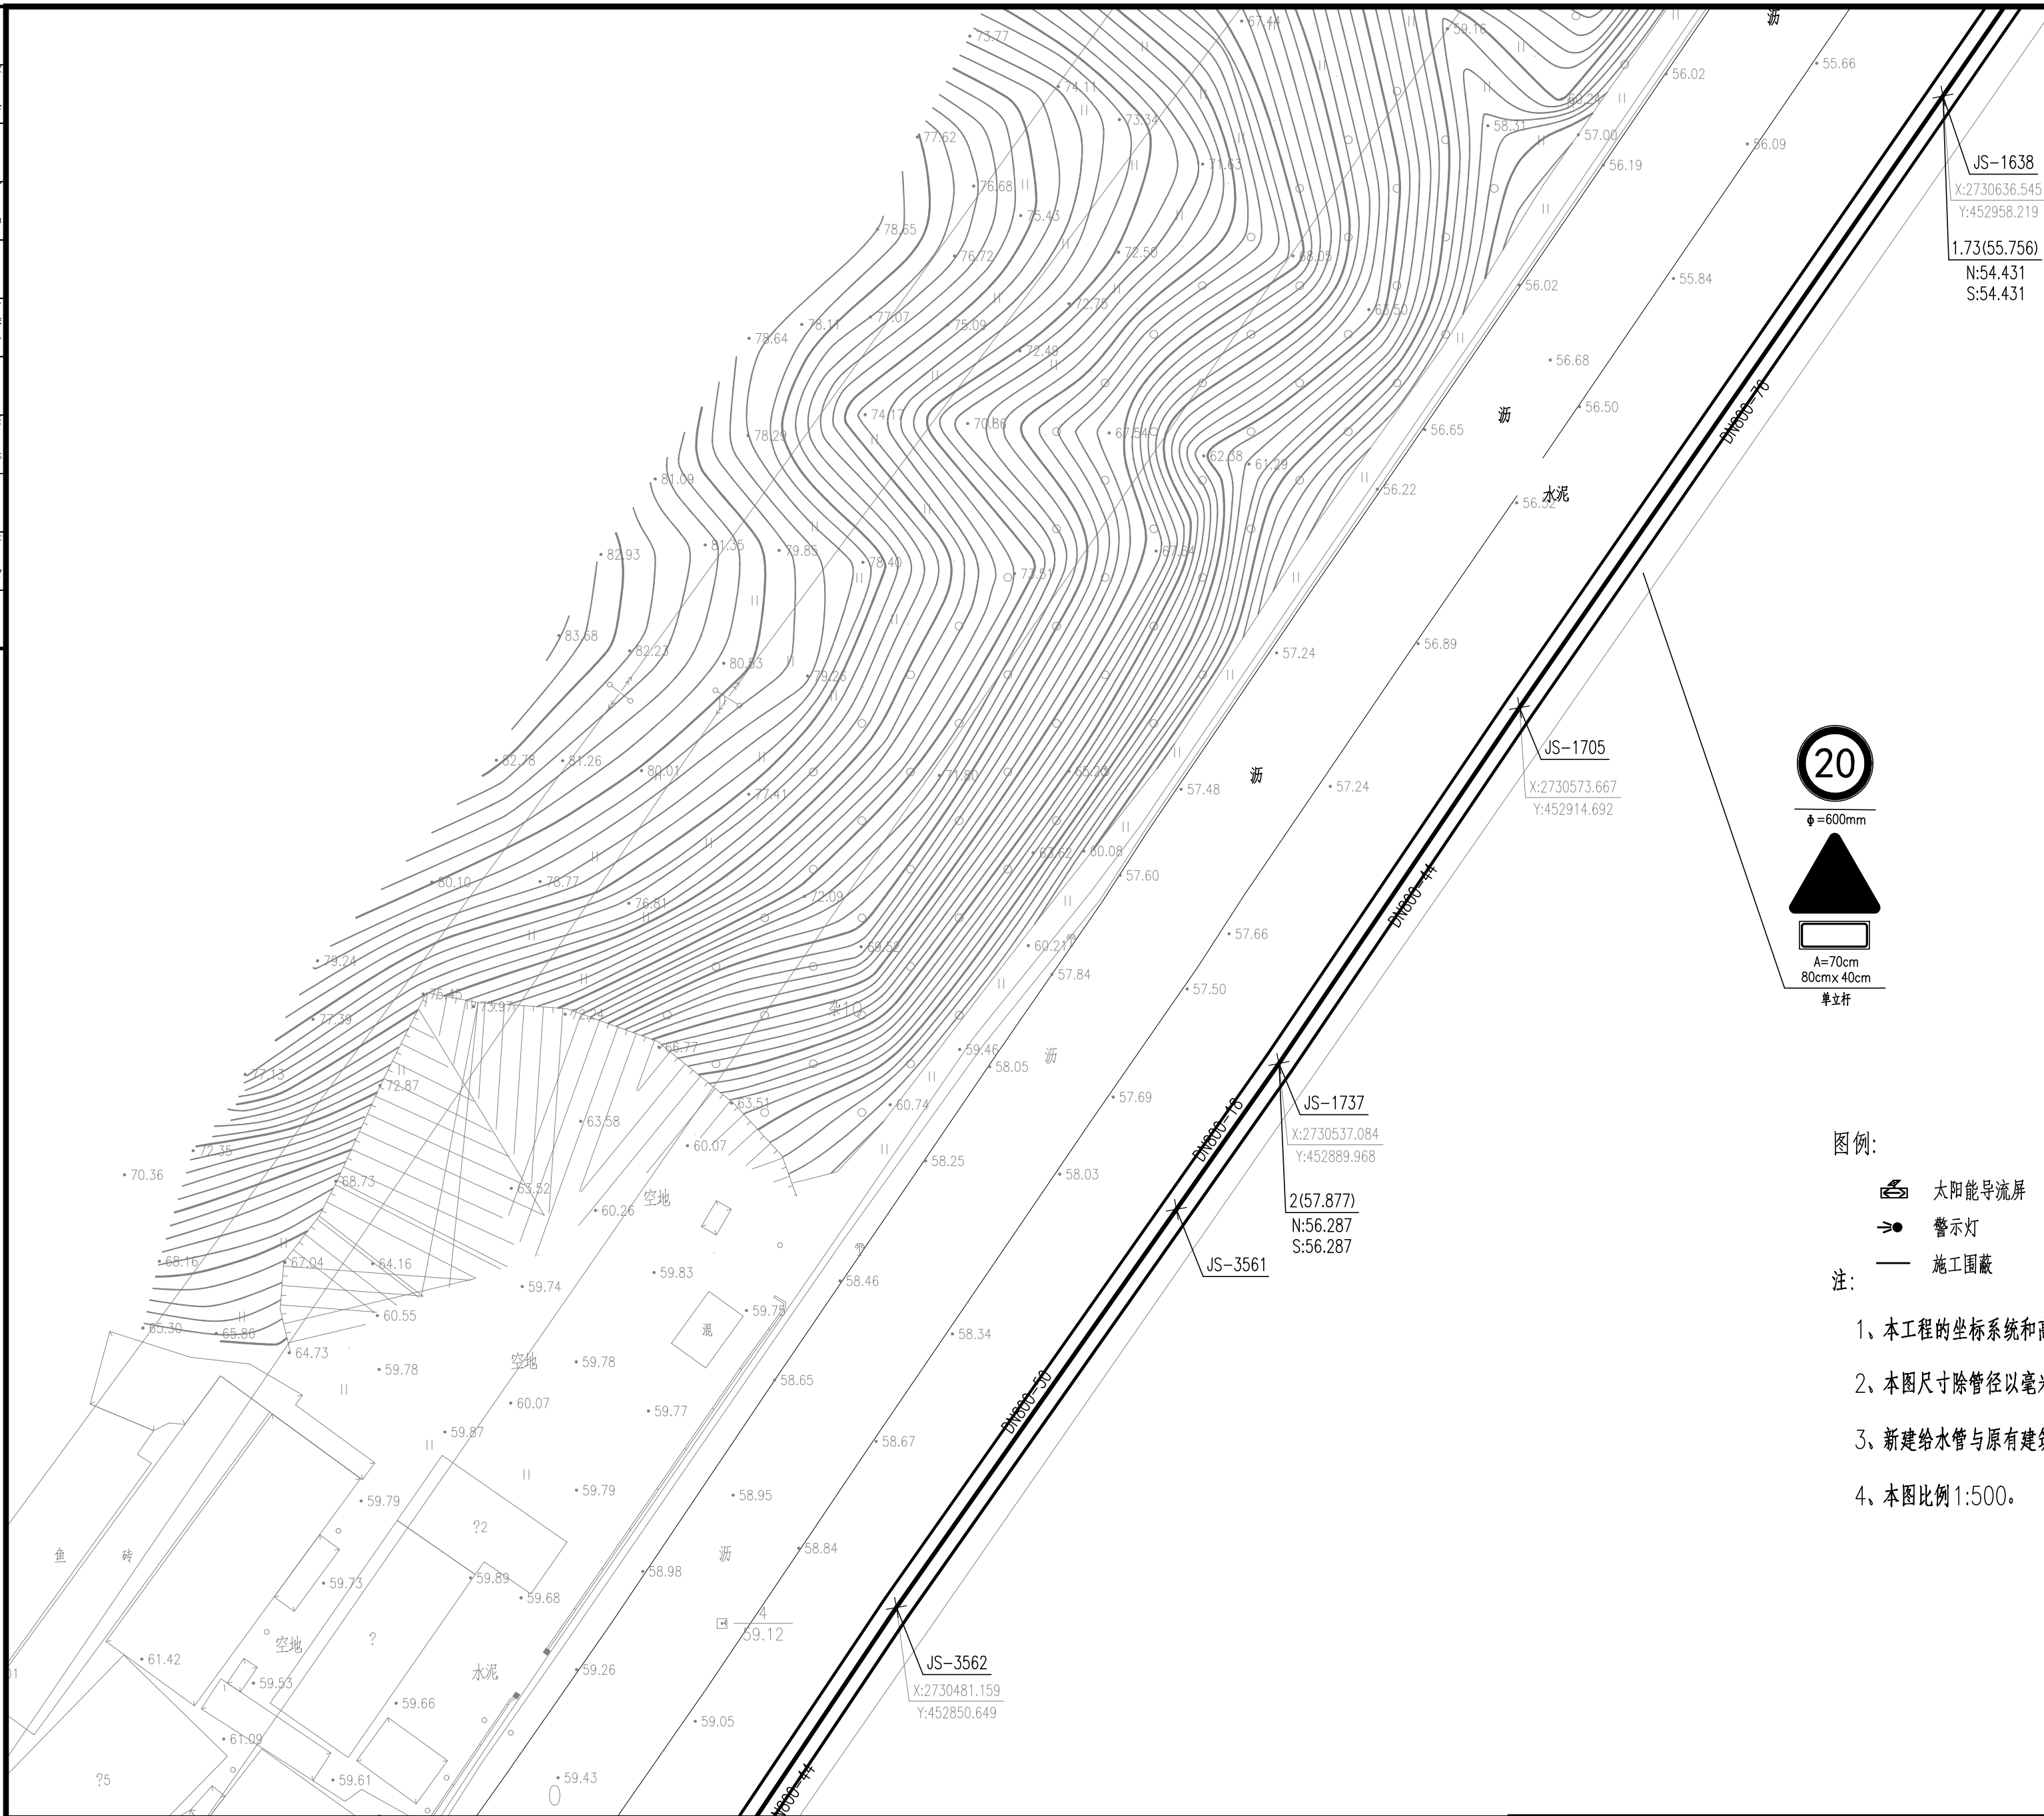


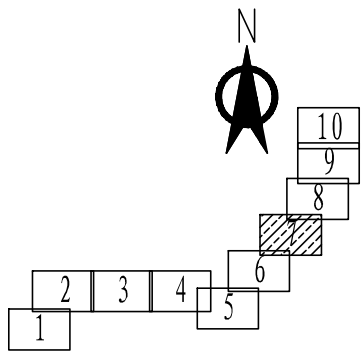

	太阳能导流屏		施工临时支架标志
	警示灯		标志杆单立柱
	施工围蔽		

注:

- 1、本工程的坐标系统和高程系统采用大地2000坐标系统和1985黄海高程高程系统。
- 2、本图尺寸除管径以毫米计外，其余均以米计。
- 3、新建给水管与原有建筑单体入户管的接驳位置及水表安装位置、管网漏损水表应根据现场情况确定。
- 4、本图比例 1:500。

批准 Approval		设计 Designed	李昊	项目经理 Project Principal	冯继力	 华设设计集团股份有限公司 China Design Group Co., Ltd	专业名称 Specialty Name	交通工程	项目编号 Project No.	20220501			
审定 Approval		绘图 Drawing	李昊	专业负责人 Principal Designer	时磊		分专业号 Sub-specialty No.	01	版本号 Edition No.	A			
审核 Reviewed	时磊			交通疏解平面图			建设单位 Client	韶关市曲江江区水务投资有限责任公司	比 例 Scale	1:500	设计阶段 Design Phase	施工图设计	
复核 Checked	黄达						项目名称 Project Title	曲江城区供水管网改造与新城片区扩容工程——穿越龙江河标段	日期 Date	2024.03	图号 Drawing No.	JS-02-07	