 
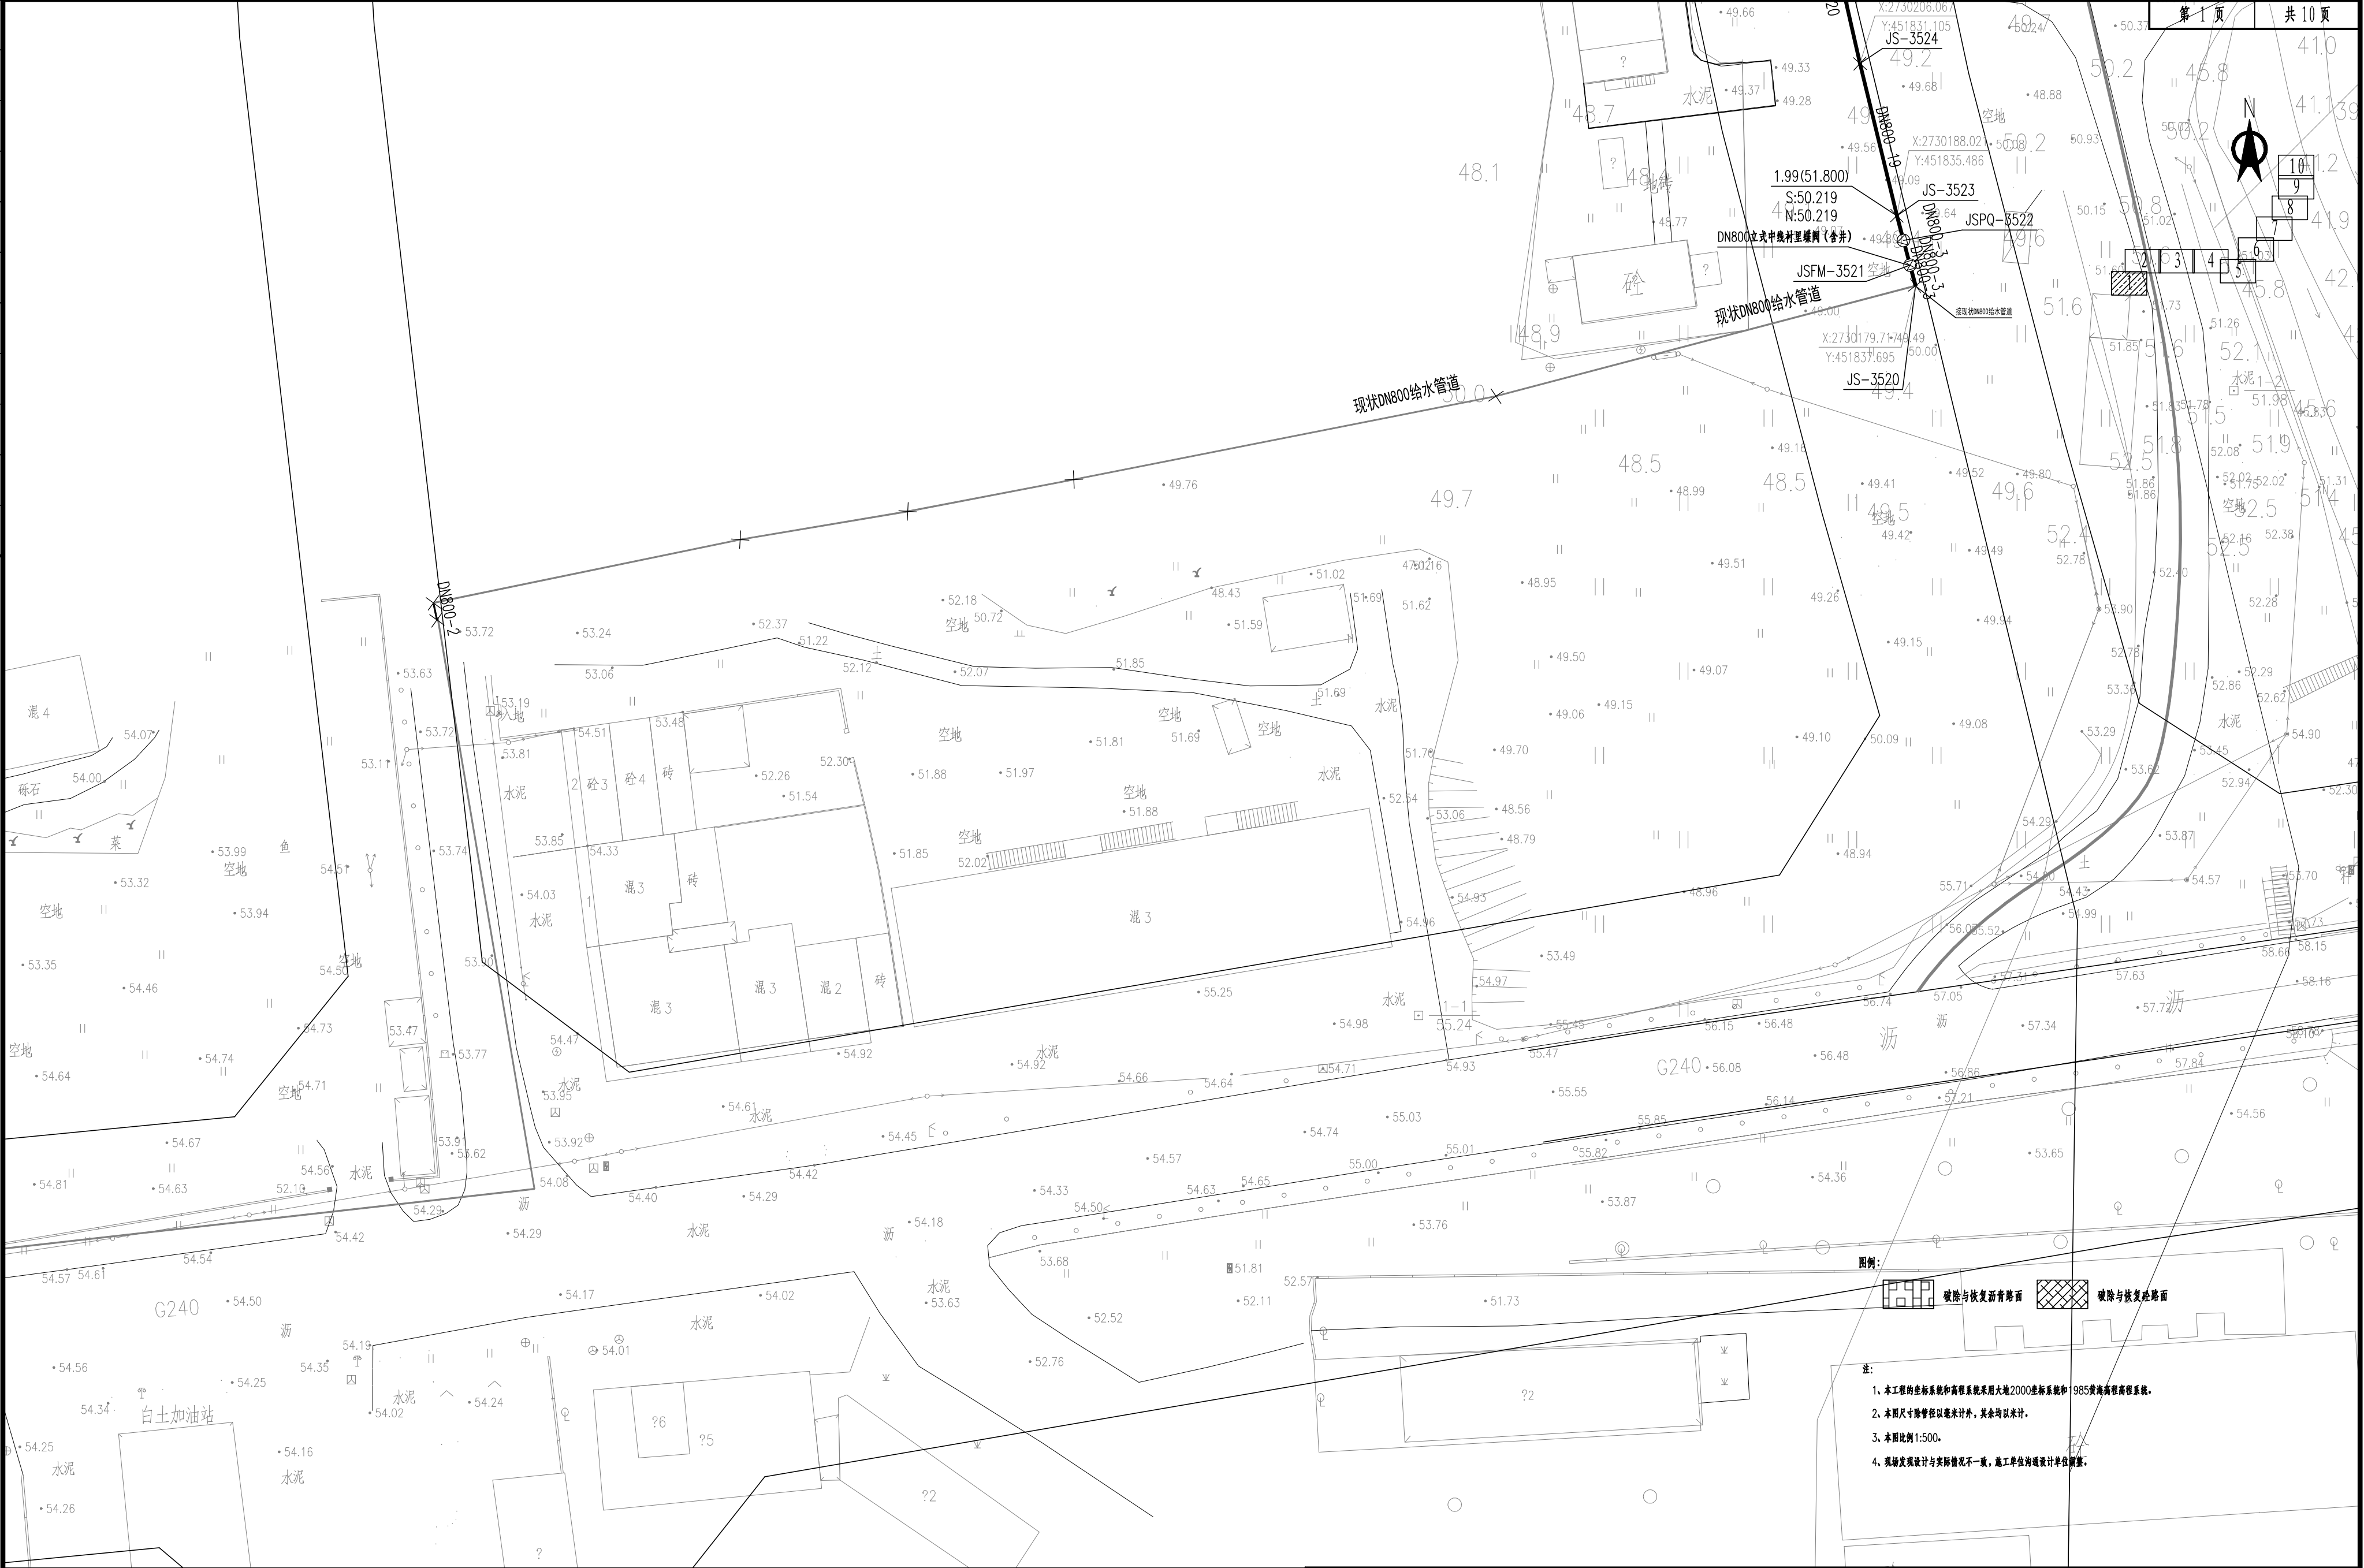


环境	电气	给排水	暖通	结构	建筑	道路	桥梁	其他
环境	电气	给排水	暖通	结构	建筑	道路	桥梁	其他
- 注:
- 1、本工程坐标系统和高程系统采用大地2000坐标系统和 1985黄海高程系统。
 - 2、本图尺寸除管径以毫米计外，其余均以米计。
 - 3、本图比例 1:500。
 - 4、现场发现设计与实际情况不一致，施工单位请设计单位调整。

批准	设计	李昊	李昊	项目负责人	冯维力	冯维力	华设设计集团股份有限公司	分项名称	管网工程	项目编号	20220501
审定	绘图	李昊	李昊	专业负责人	时磊	时磊	China Design Group Co., Ltd	分项编号	01	版本号	A
审核	时磊	时磊	时磊	审核人	时磊	时磊	建设单位	比例	1:500	设计阶段	施工图设计
复核	黄达	黄达	黄达	复核人	黄达	黄达	项目名称	日期	2024.03	图号	JS-06-01
道路破除与修复平面图							Client	Scale	2024.03	Design No.	JS-06-01
							Project Title	Scale	2024.03	Design No.	JS-06-01