



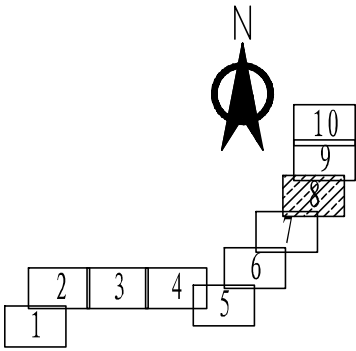

图例:

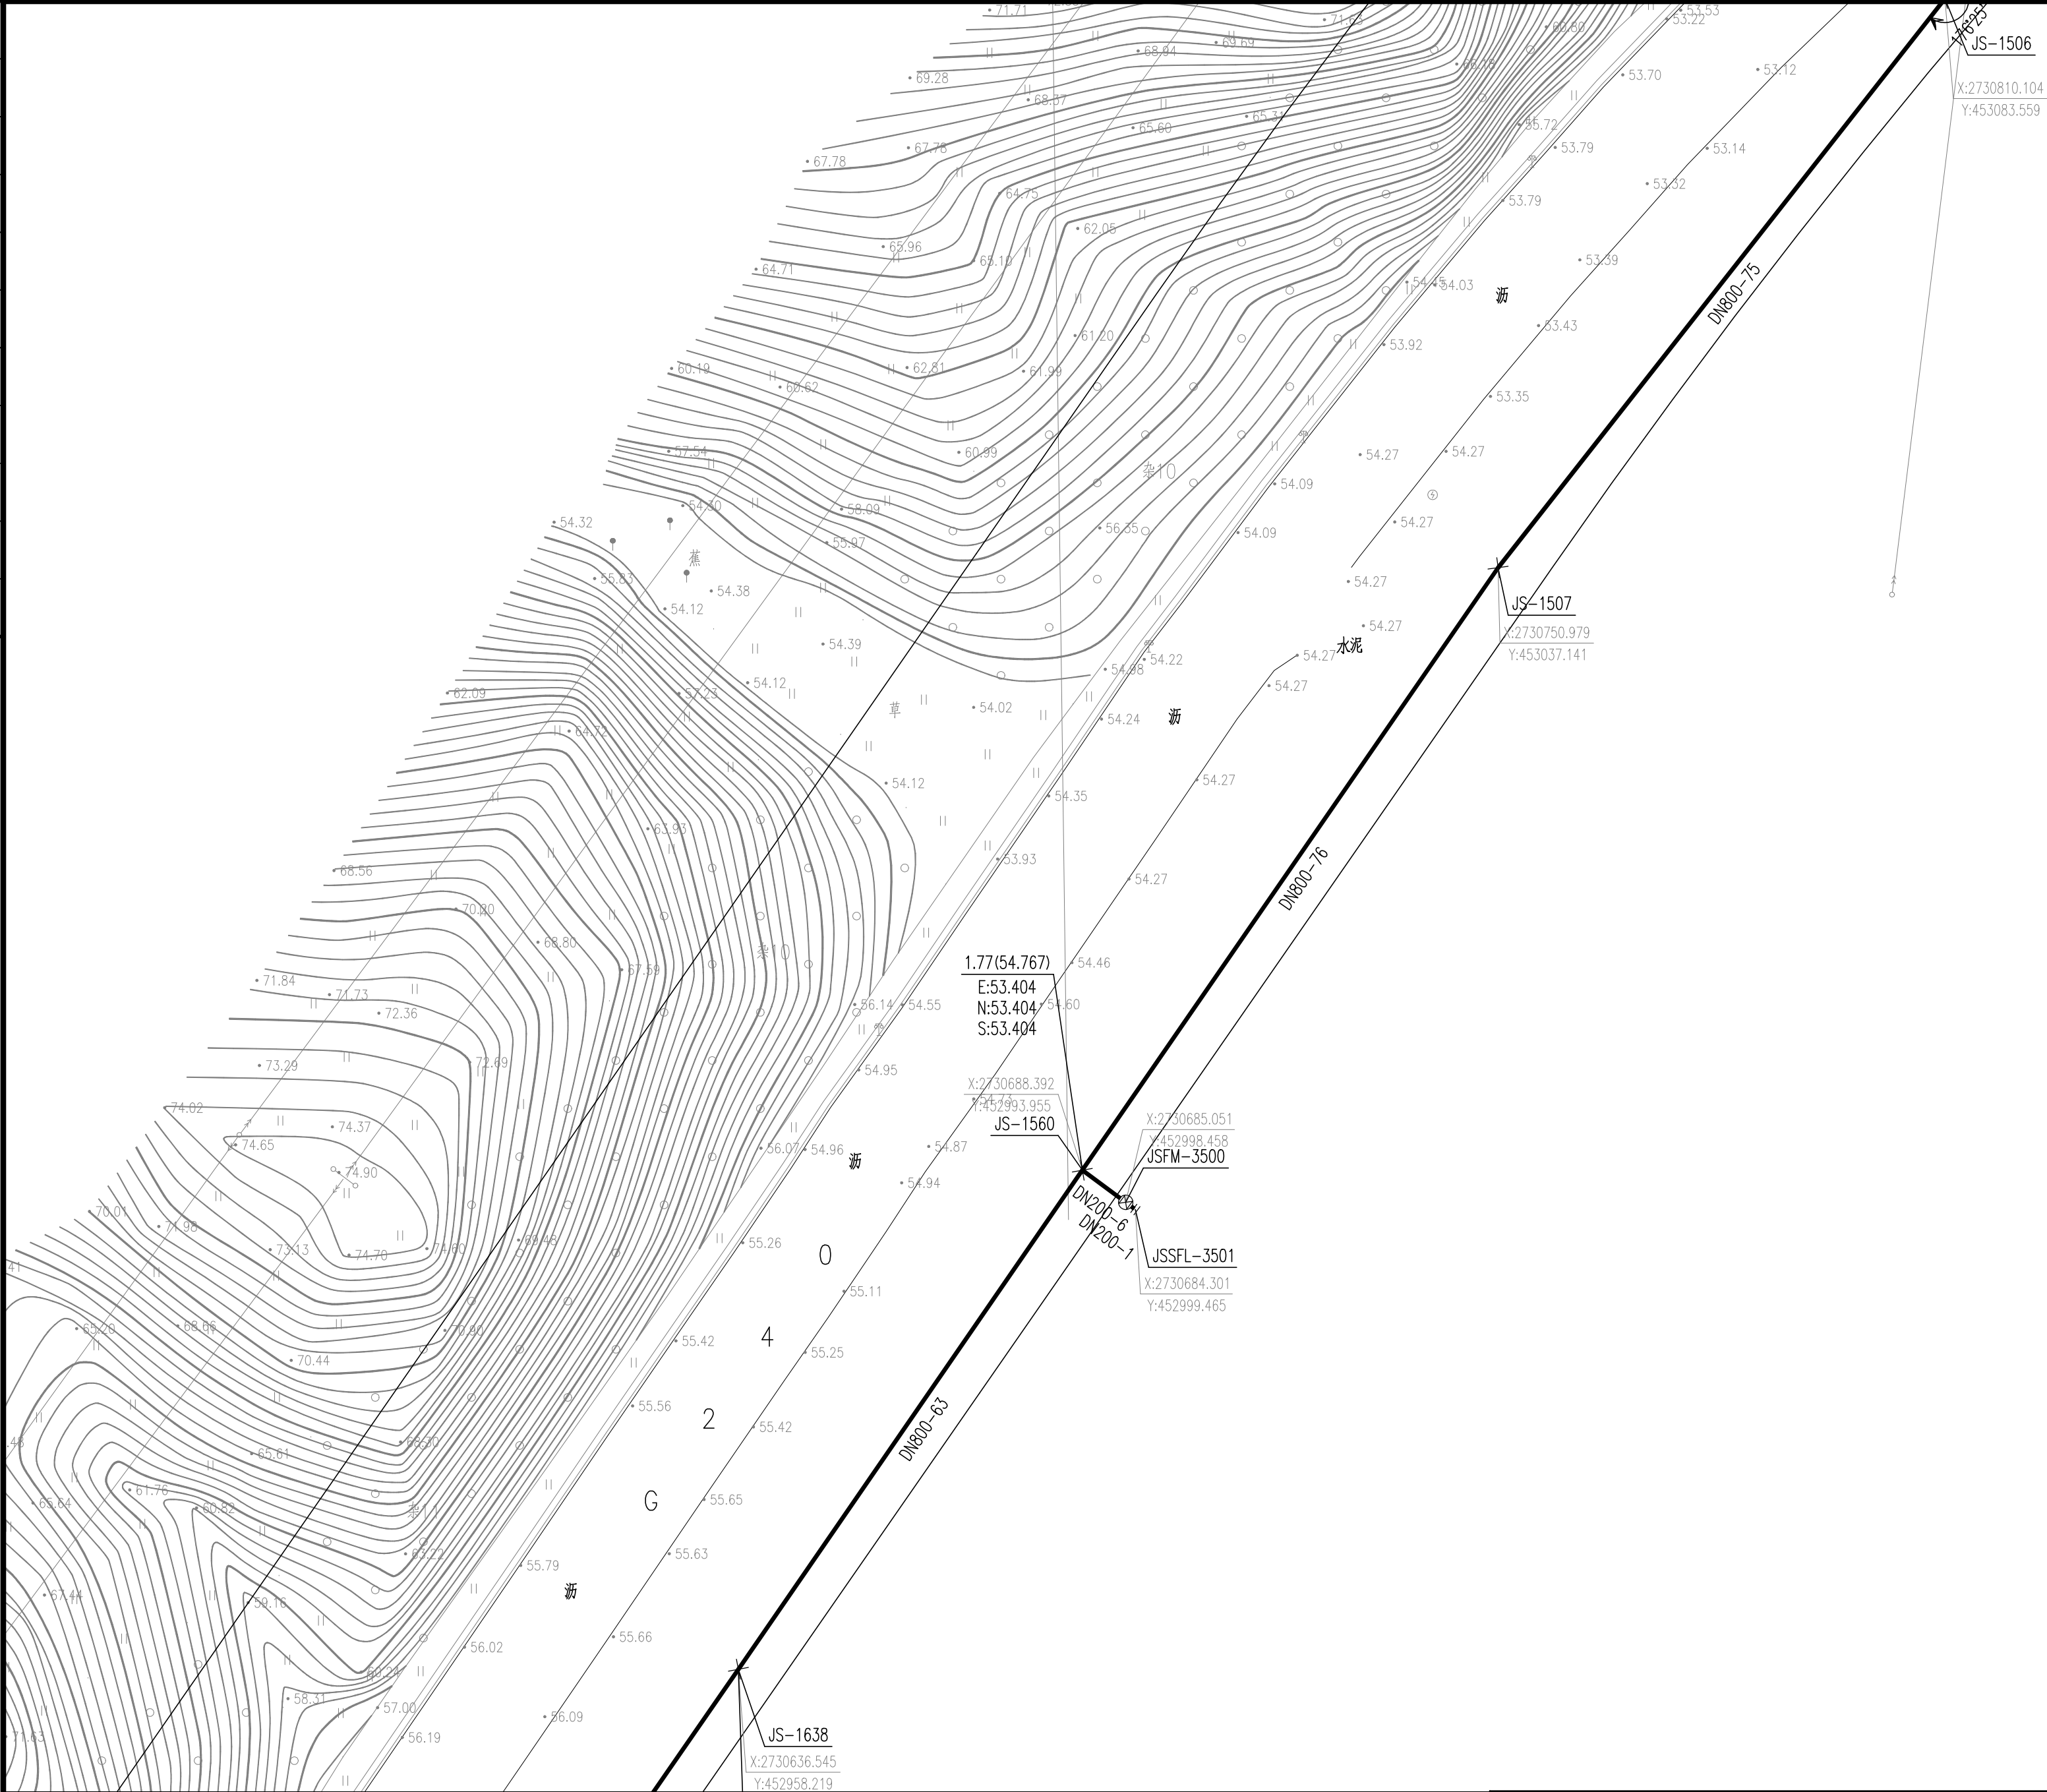

注:

- 1、本工程坐标系统和高程系统采用大地2000坐标系统和1985黄海高程系统。
- 2、本图尺寸除管径以毫米计外，其余均以米计。
- 3、本图比例 1:500。
- 4、现场发现设计与实际情况不一致，施工单位须按设计单位调整。

批准			设计	李昊	李昊	项目负责人	冯维力	冯维力	 华设设计集团股份有限公司 China Design Group Co., Ltd	分项名称	管网工程	项目编号	20220501					
审定			绘图	李昊	李昊	专业负责人	时磊	时磊		分项编号	01	版本号	A					
审核	时磊	时磊	复核	黄达	黄达	建设单位				比例	1:500	设计阶段	施工图设计					
复核	黄达	黄达	道路破除与修复平面图							项目名称	曲江城区供水旧管网改造与新城片区管网工程——穿越北江河标段							
										日期	2024.03	图号	JS-06-08					