


环境	景观	自	电	交通工程	给排水	暖通	桥梁	道路	工程	专业	人
----	----	---	---	------	-----	----	----	----	----	----	---

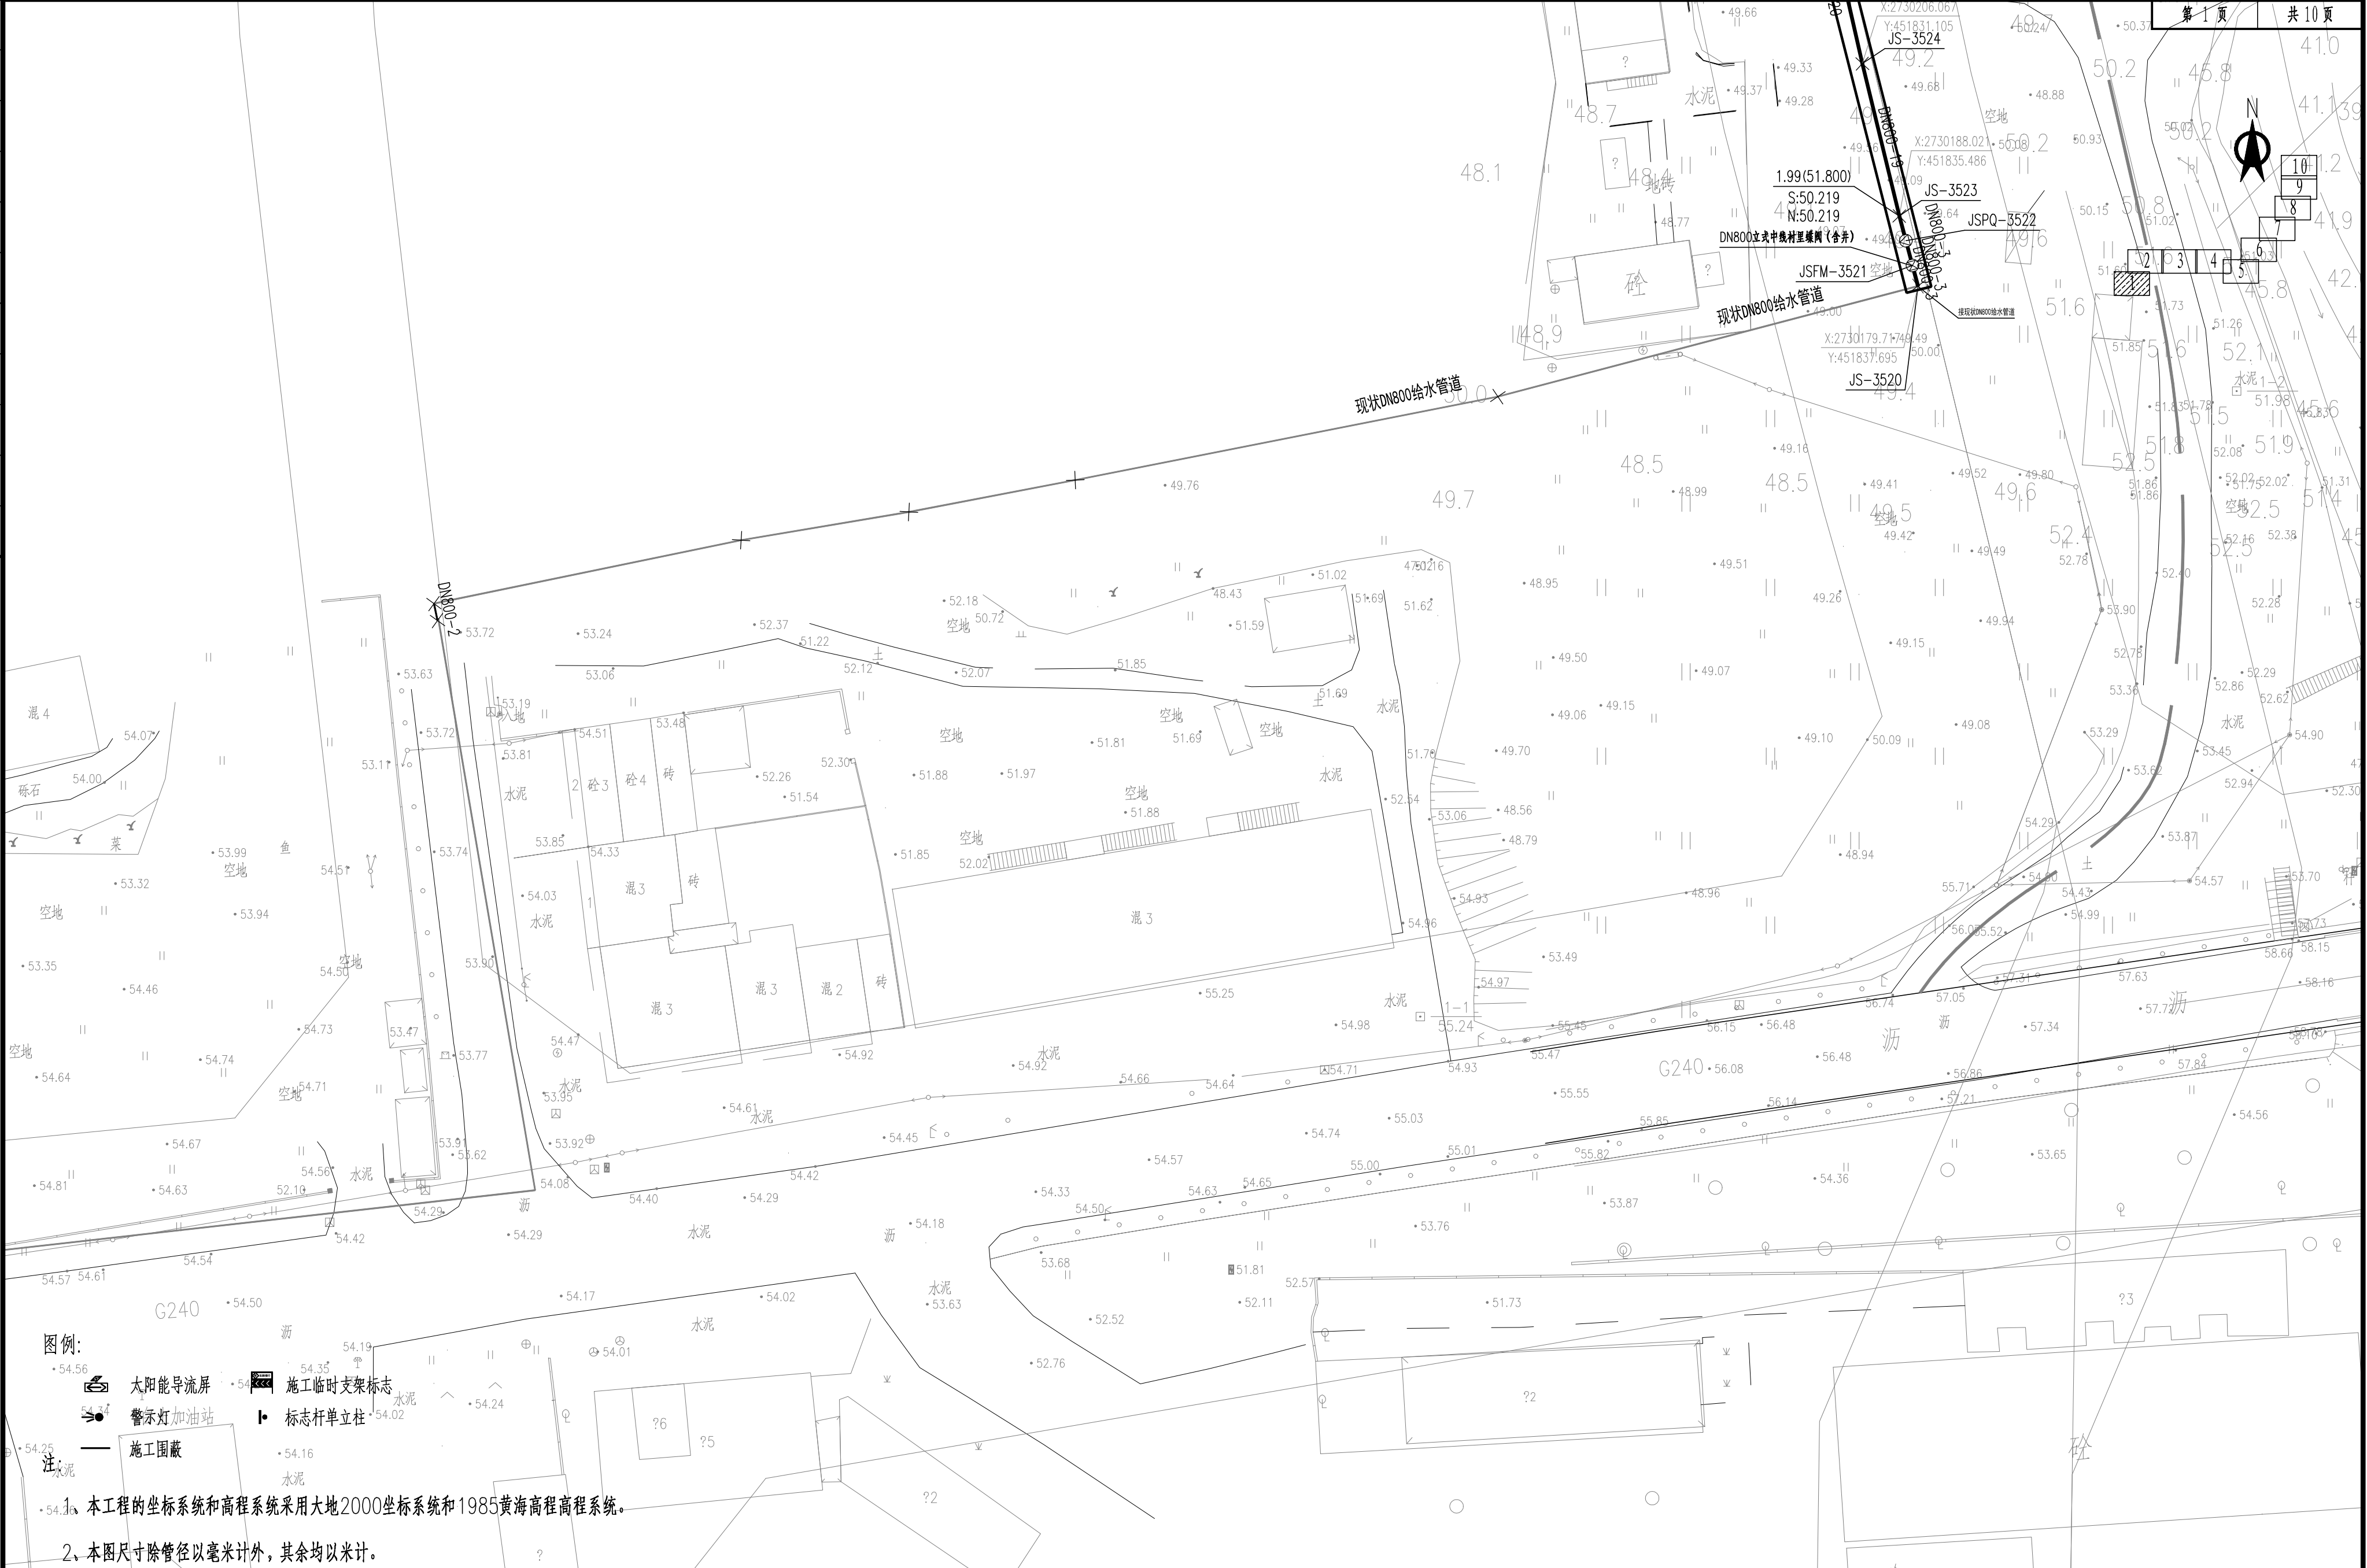

- 注：1、本工程的坐标系统和高程系统采用大地2000坐标系统和1985黄海高程高程系统。
- 2、本图尺寸除管径以毫米计外，其余均以米计。
- 3、新建给水管与原有建筑单体入户管的接驳位置及水表安装位置、管网漏损水表应根据现场情况确定。
- 4、本图比例 1:500。

批准			设计	李昊	李昊	项目负责人	冯维力	冯维力	 华设设计集团股份有限公司 China Design Group Co., Ltd.	分项名称	交通工程	项目编号	20220501	
审定			绘图	李昊	李昊	专业负责人	时磊	时磊		分项编号	01	版本号	A	
审核	时磊									建设单位	韶关市曲江水务投资有限公司	设计阶段	施工图设计	
复核	黄达									项目名称	曲江城区供水旧管网改造与新城片区管网工程——穿越北江河标段	日期	2024.03	图号
交通疏解平面图									建设单位	韶关市曲江水务投资有限公司	比例	1:500	图号	JS-02-01
									项目名称	曲江城区供水旧管网改造与新城片区管网工程——穿越北江河标段	日期	2024.03	图号	JS-02-01