


会	整	道	路	隧	道	交通工程	自控	环	保	
		道	体	桥	梁	给排水	电	景	观	
		总					气			

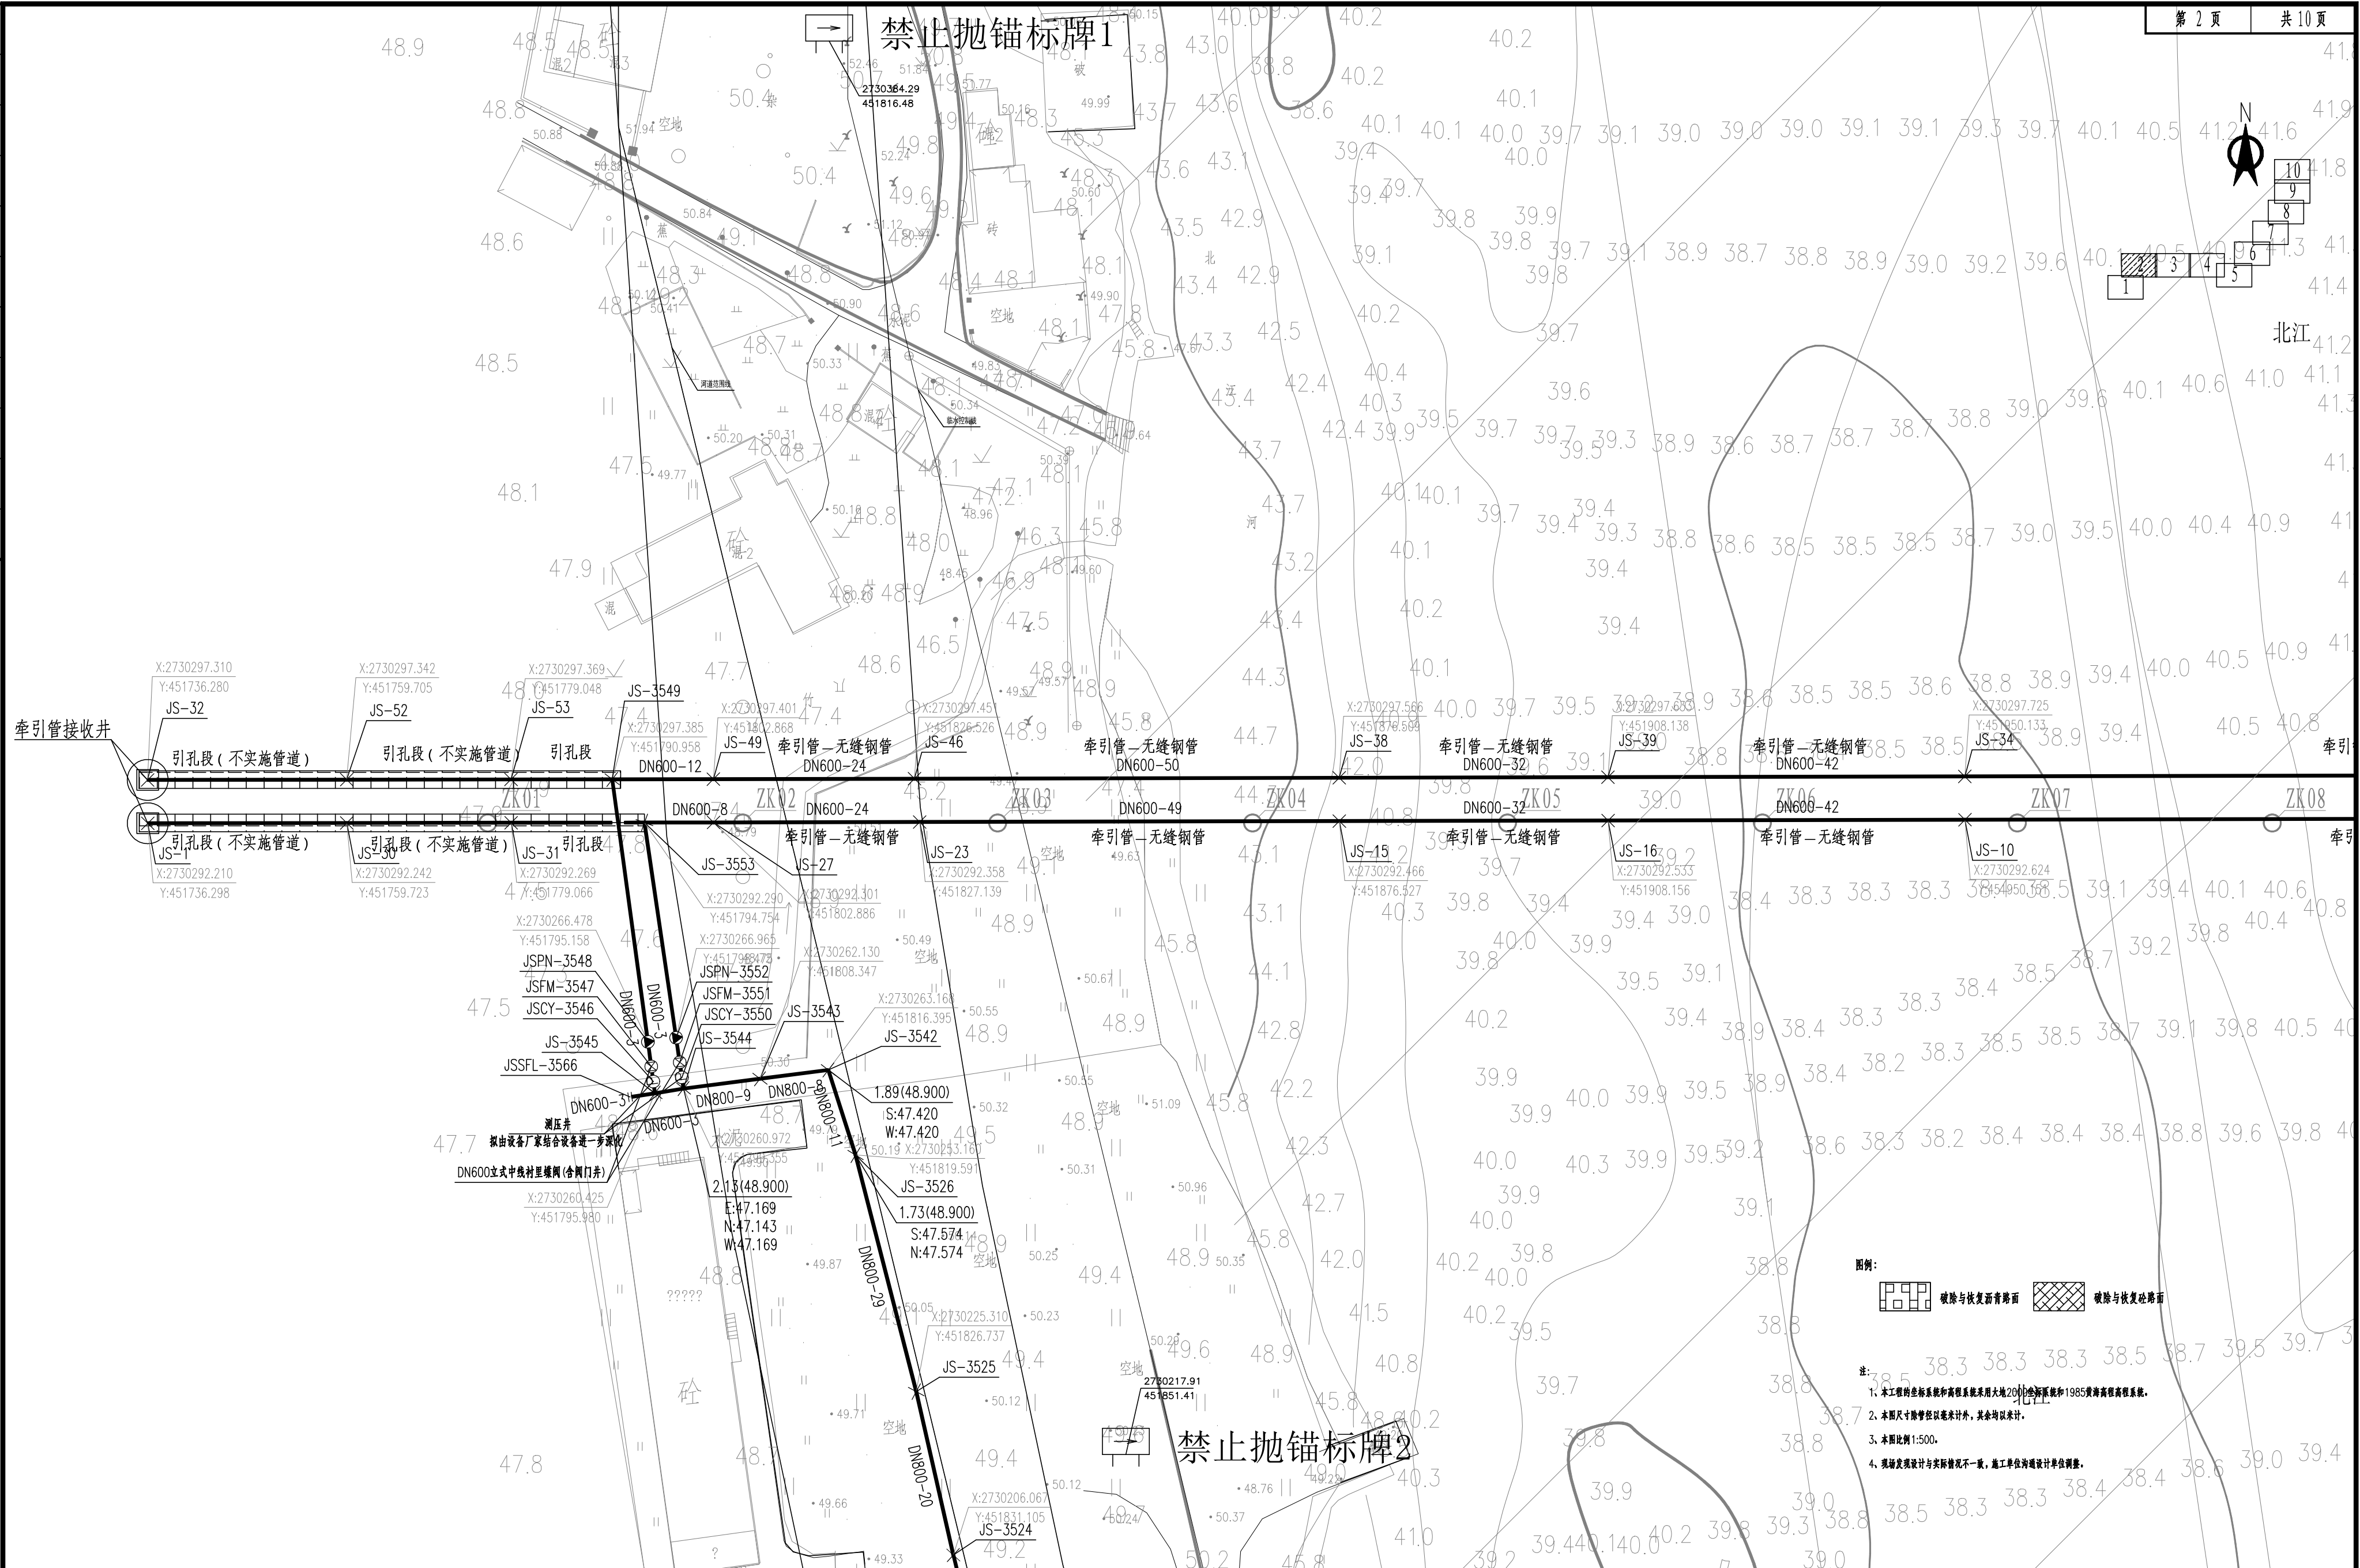

批准 Approval		设计 Design	李昊	专业负责人 Project Principal	冯维力	冯维力	 华设设计集团股份有限公司 China Design Group Co., Ltd	分卷名称 Section Title	管网工程	项目编号 Project No.	20220501		
审定 Appraisal		绘图 Drawing	李昊	专业负责人 Project Principal	时磊	时磊		专业编号 Specialty No.	01	版本号 Edit Ver.	A		
审核 Reviewed	时磊	时磊						建设单位 Client	韶关市曲江水务投资有限责任公司	比例 Scale	1:500	设计阶段 Design Phase	施工图设计
复核 Checked	黄达	黄达						项目名称 Project Title	曲江镇供水管网改造与新建输水工程——穿越北江河标段	日期 Date	2024.03	图号 Drawing No.	JS-06-02