
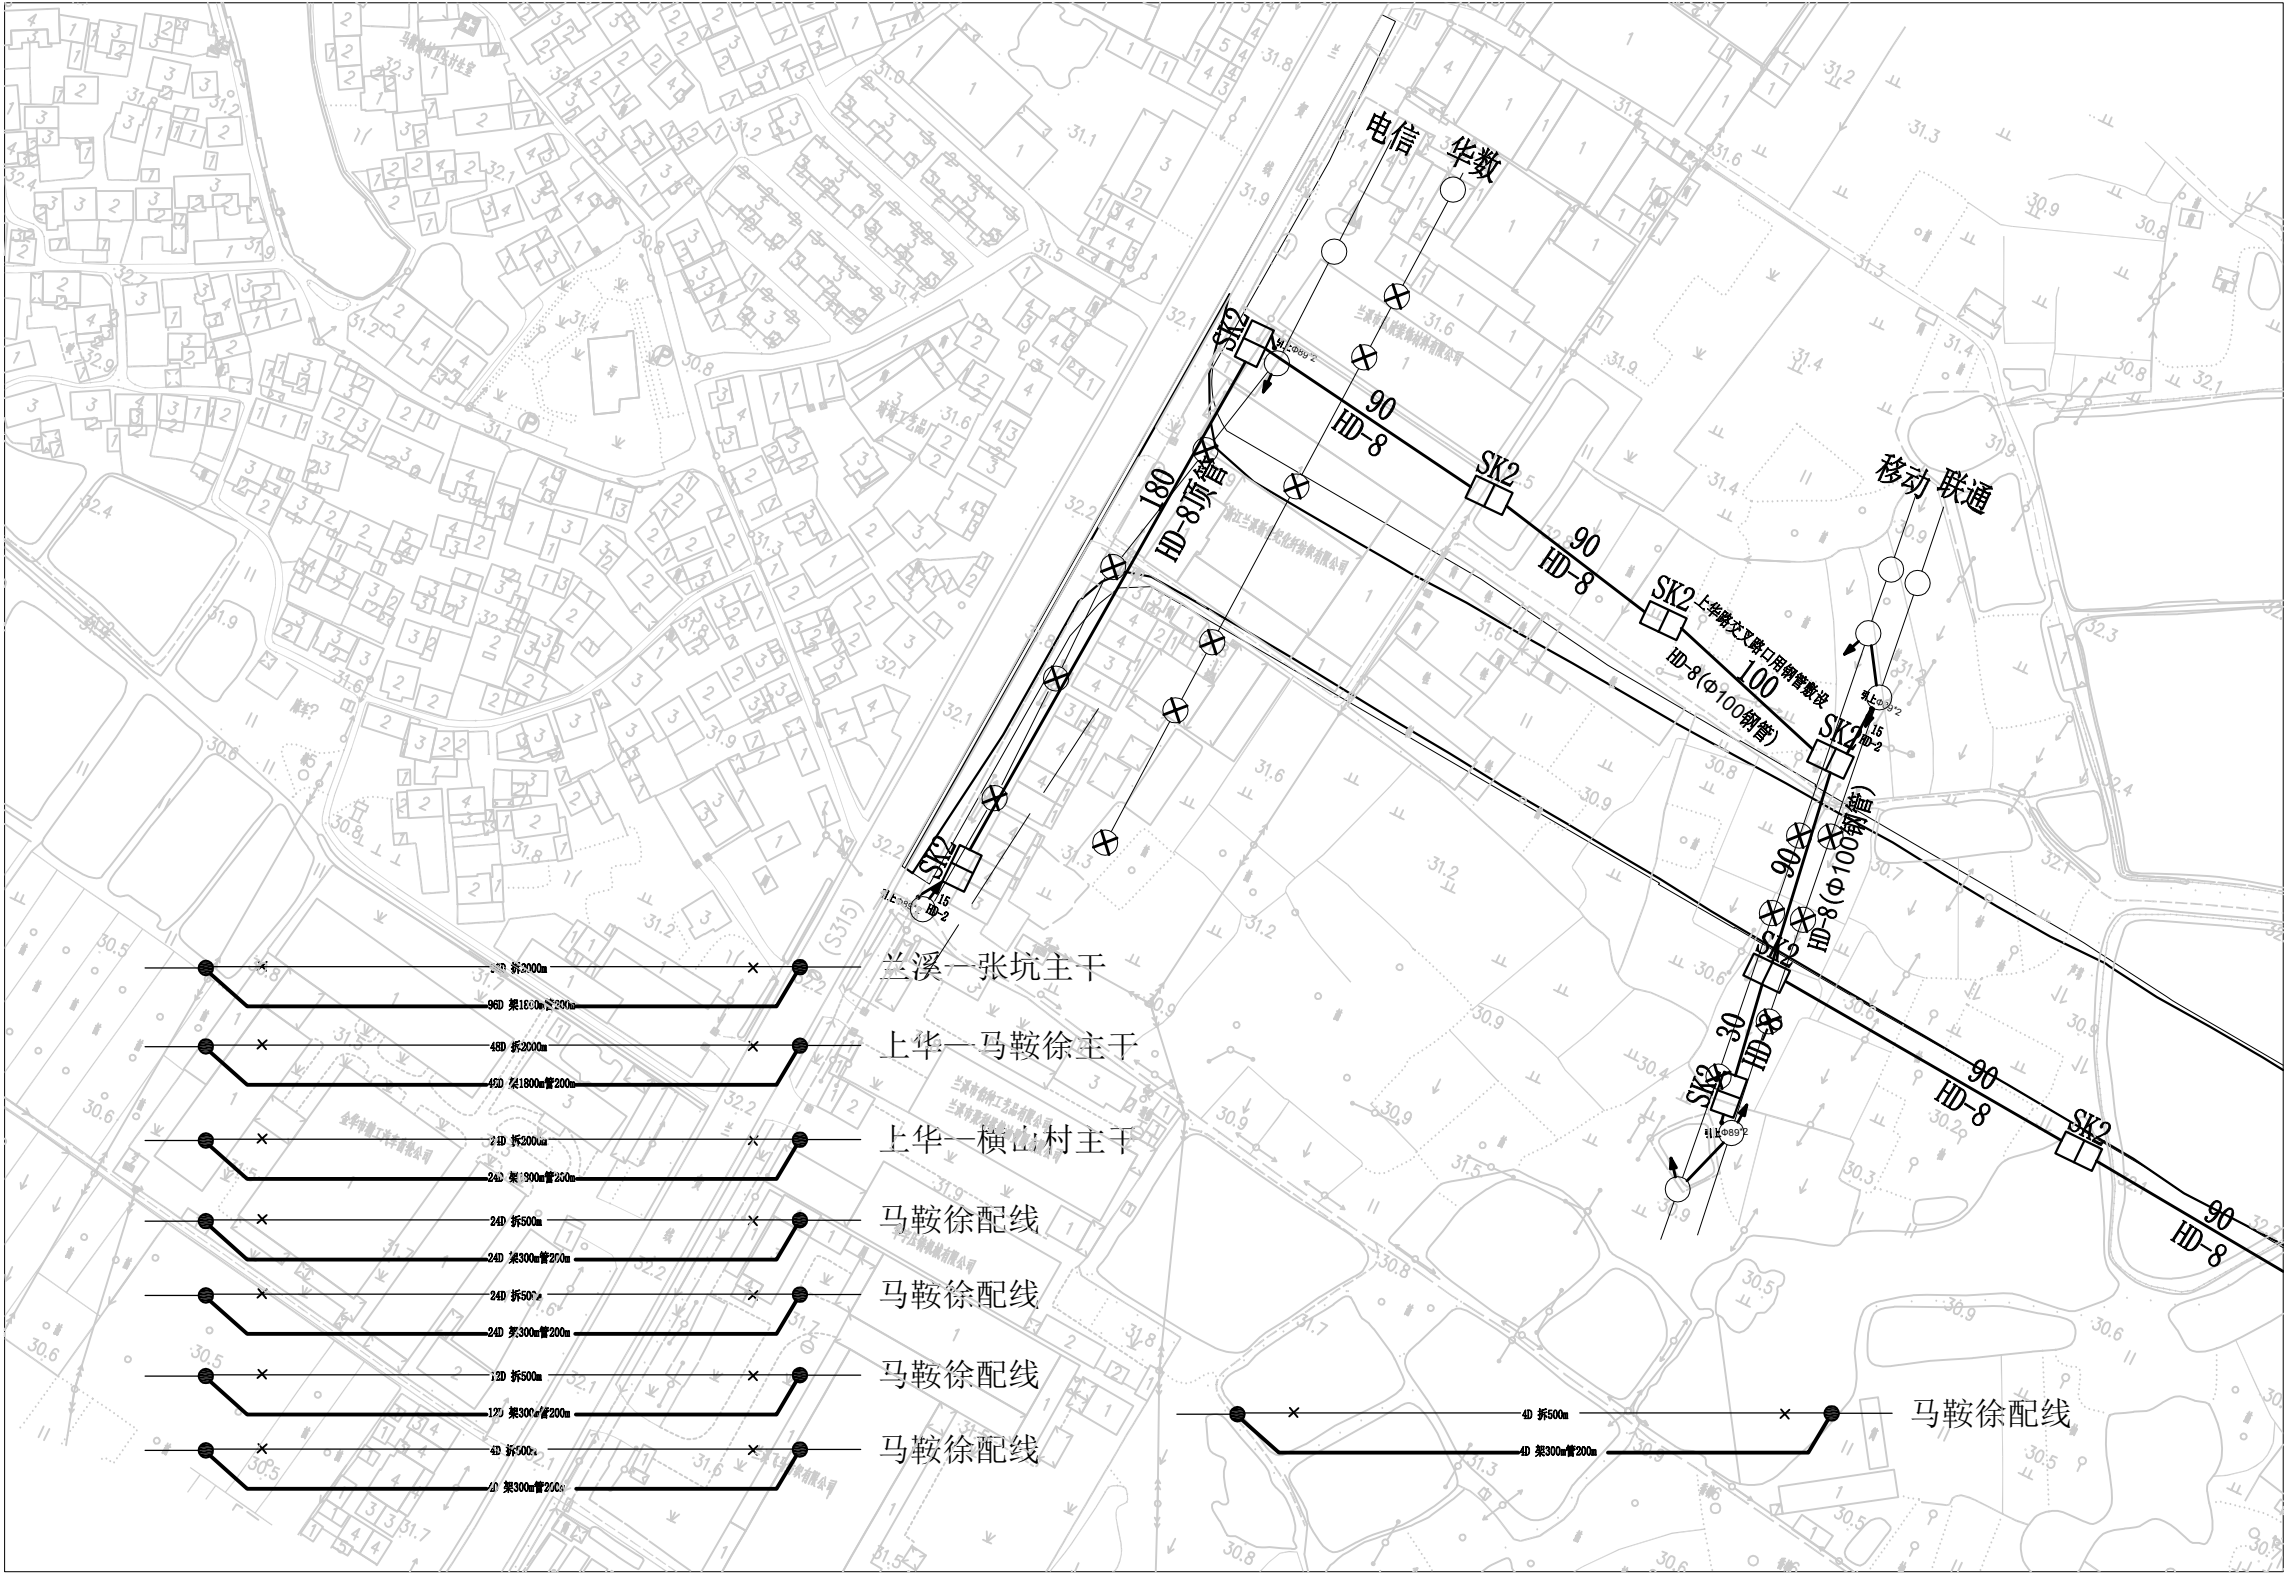


专业	工艺
弱电	
暖通	
电气	
给排水	
结构	
建筑	
专业	日期
姓名	
签字	

中欧班列(义新欧)金华港兰溪港区铁公水多式联运枢纽  
项目(疏港大道2号连接线)通信(华数部分)光缆线路迁  
改工程图(1)

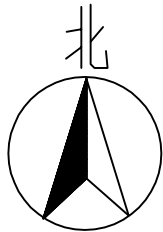

中浙信科技咨询有限公司

电子通信广电行业(有线通信、无线通信、通信铁塔)专业甲级  
建筑行业(建筑工程)专业甲级  
(有效期至2029年06月25日)

★NO:A133029459

浙江省住房和城乡建设厅监制

中浙信科技咨询有限公司				项目名称	通信管线工程	
证书等级: 甲级 编号: A133029459				工程名称	中欧班列(义新欧)金华港兰溪港区铁公水多式联运枢纽项目(疏港大道2号连接线)通信(华数部分)光缆线路迁改工程	
审定	彭鑫	专业负责		华数线路迁改图(一)	编号	
审核	胡忠君	设计			图别	一阶段
项目负责		制图			图号	01
校对	彭鑫	出图日期			比例	示意