



会 签	专 业	建 筑	结 构	给排水	电 气	暖 通	弱 电	工 艺
	签 名							
	日 期							

中浙信科技咨询有限公司
★ NO.A133026459
电子证书 电子合同 (有效证明)
证书编号: 浙信电证(05) 44444444
建设单位: (建设单位) 中浙信
(有效期为 2023.9.1 08:25:51)

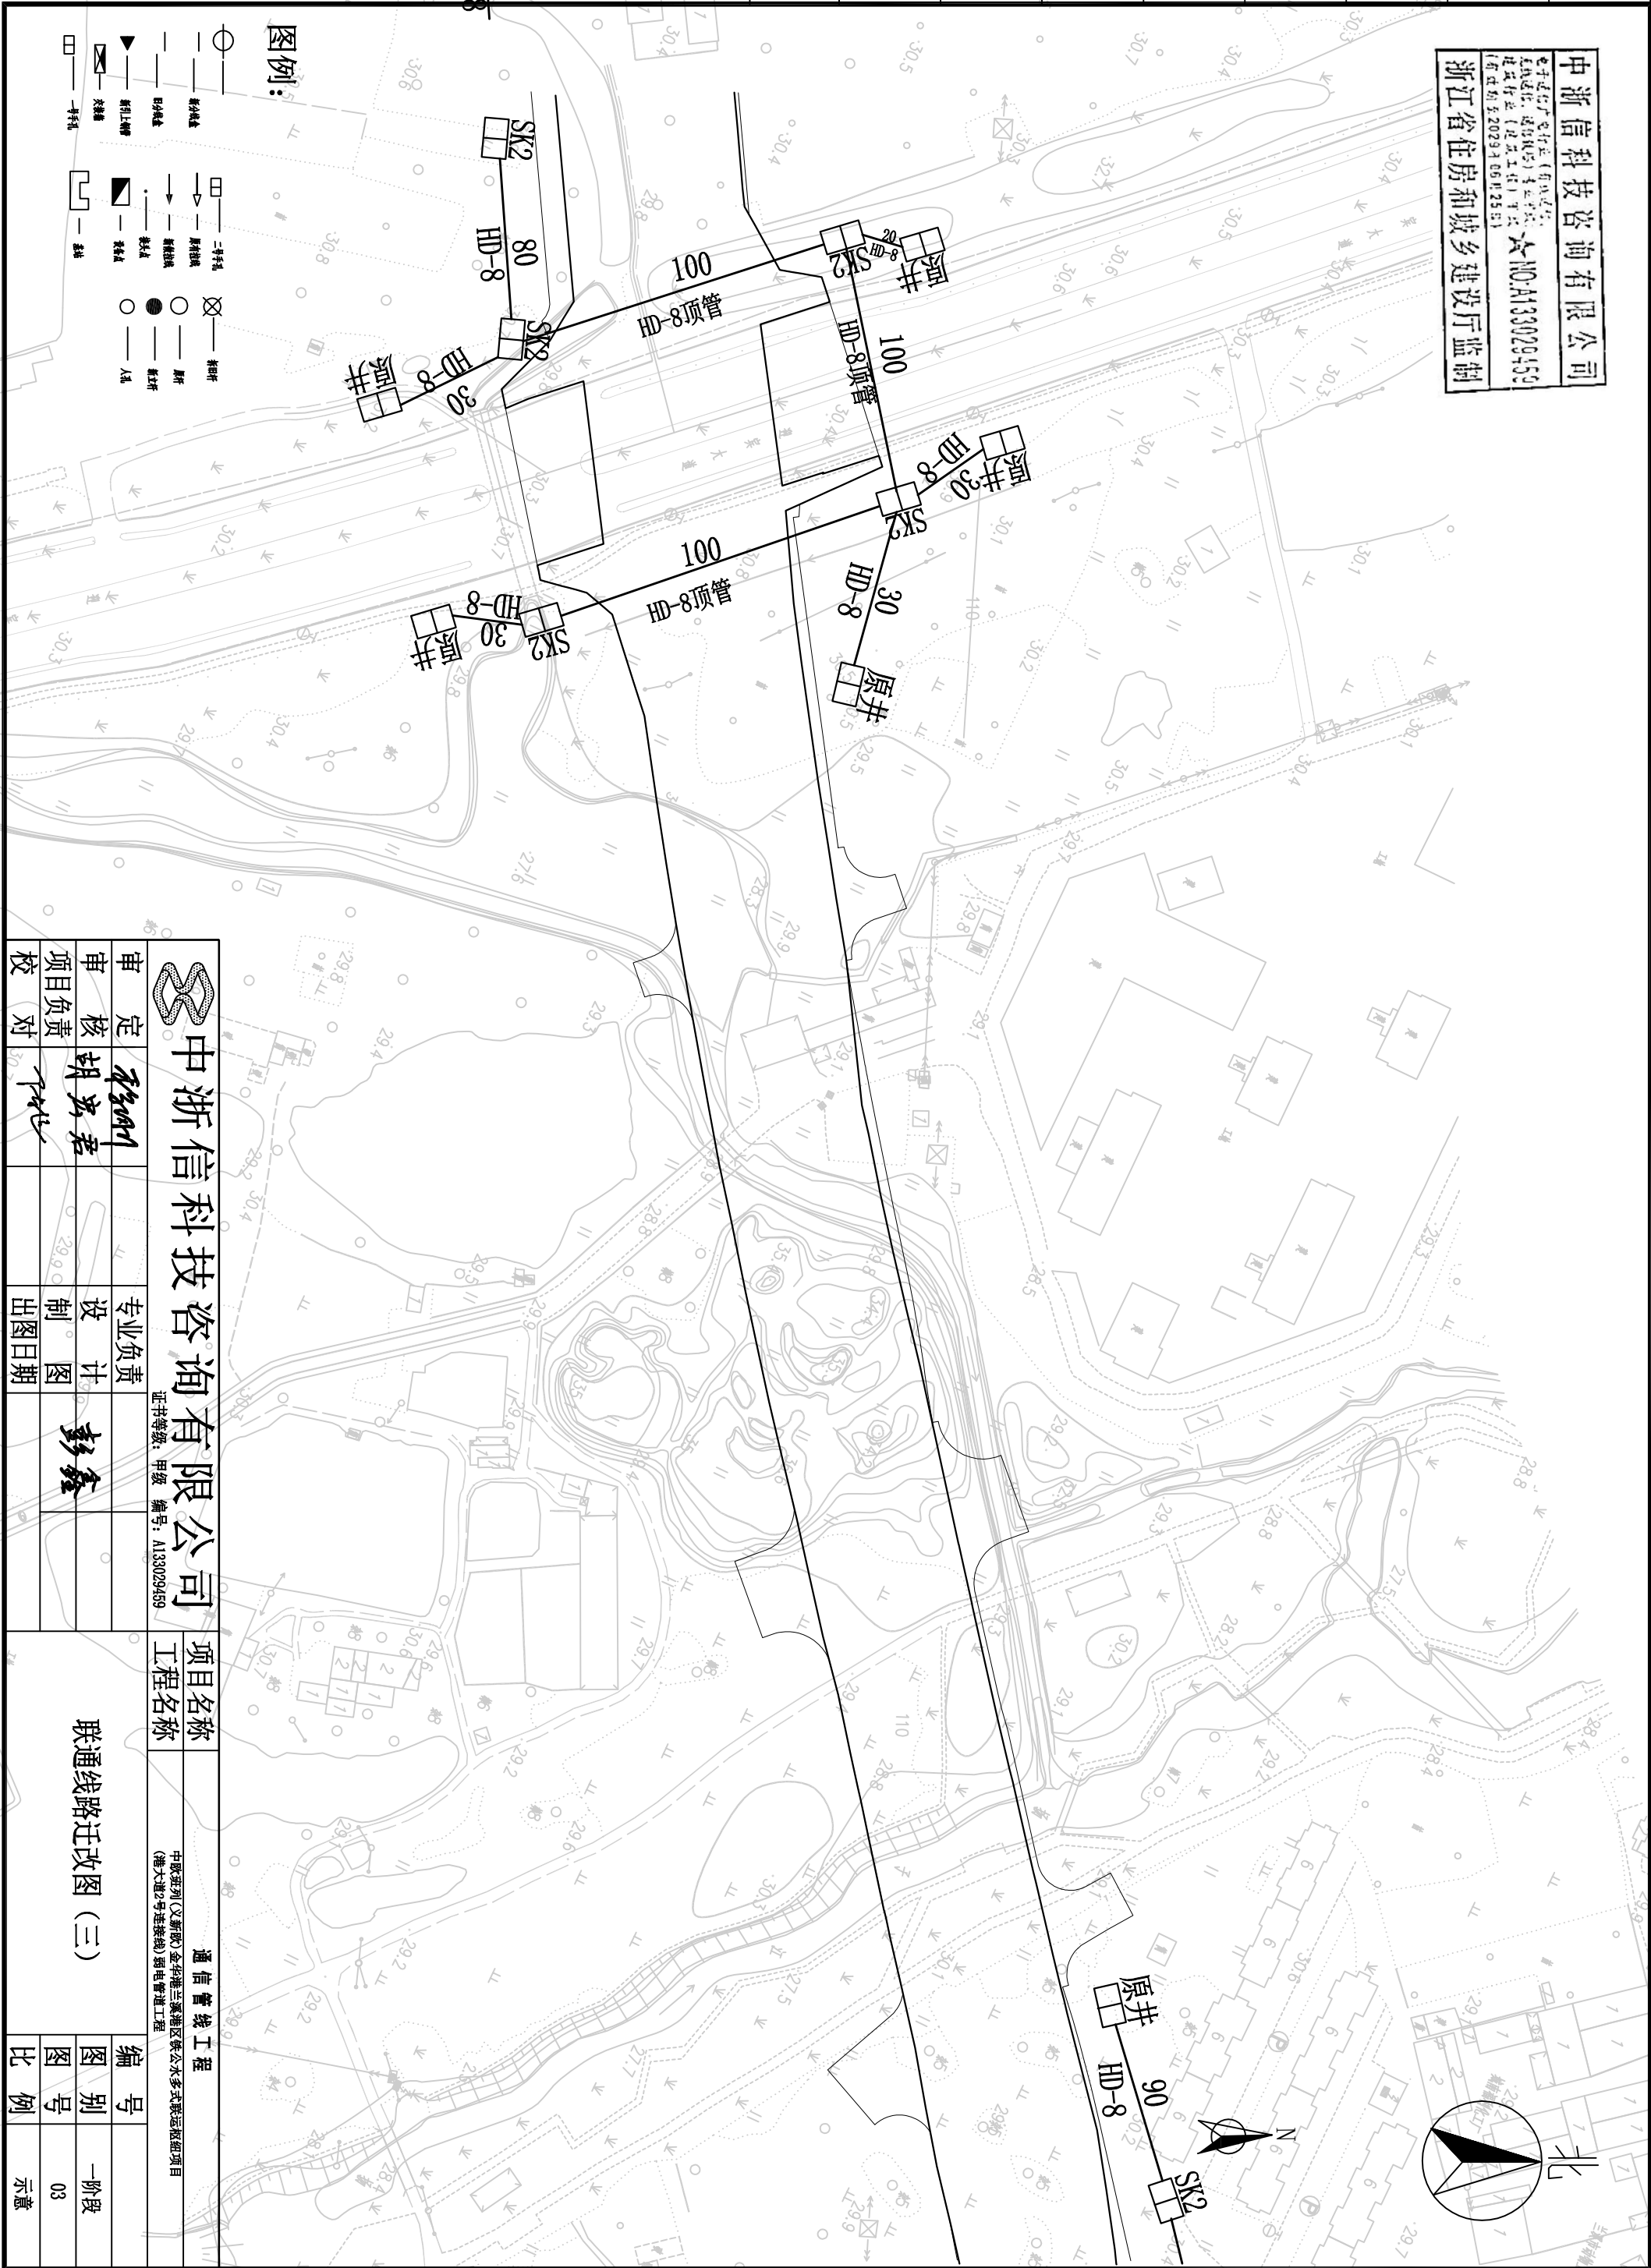

通信 管线 工程									
中顺班列(义新欧)金华港兰溪港区铁公水多式联运枢纽项目 (港大道2号连接线) 弱电管道工程									
项目名称		工程名称							
 中浙信科技咨询有限公司		证书等级：甲级 编号：AL33029459							
		审定	核定	审核	审图	专业负责	设计	制图	出图日期
		彭名刚	胡宏君	李永华					
联通线路迁改图（三）									
编号		图别							
图号		比例							
		一阶段 03 示意							