
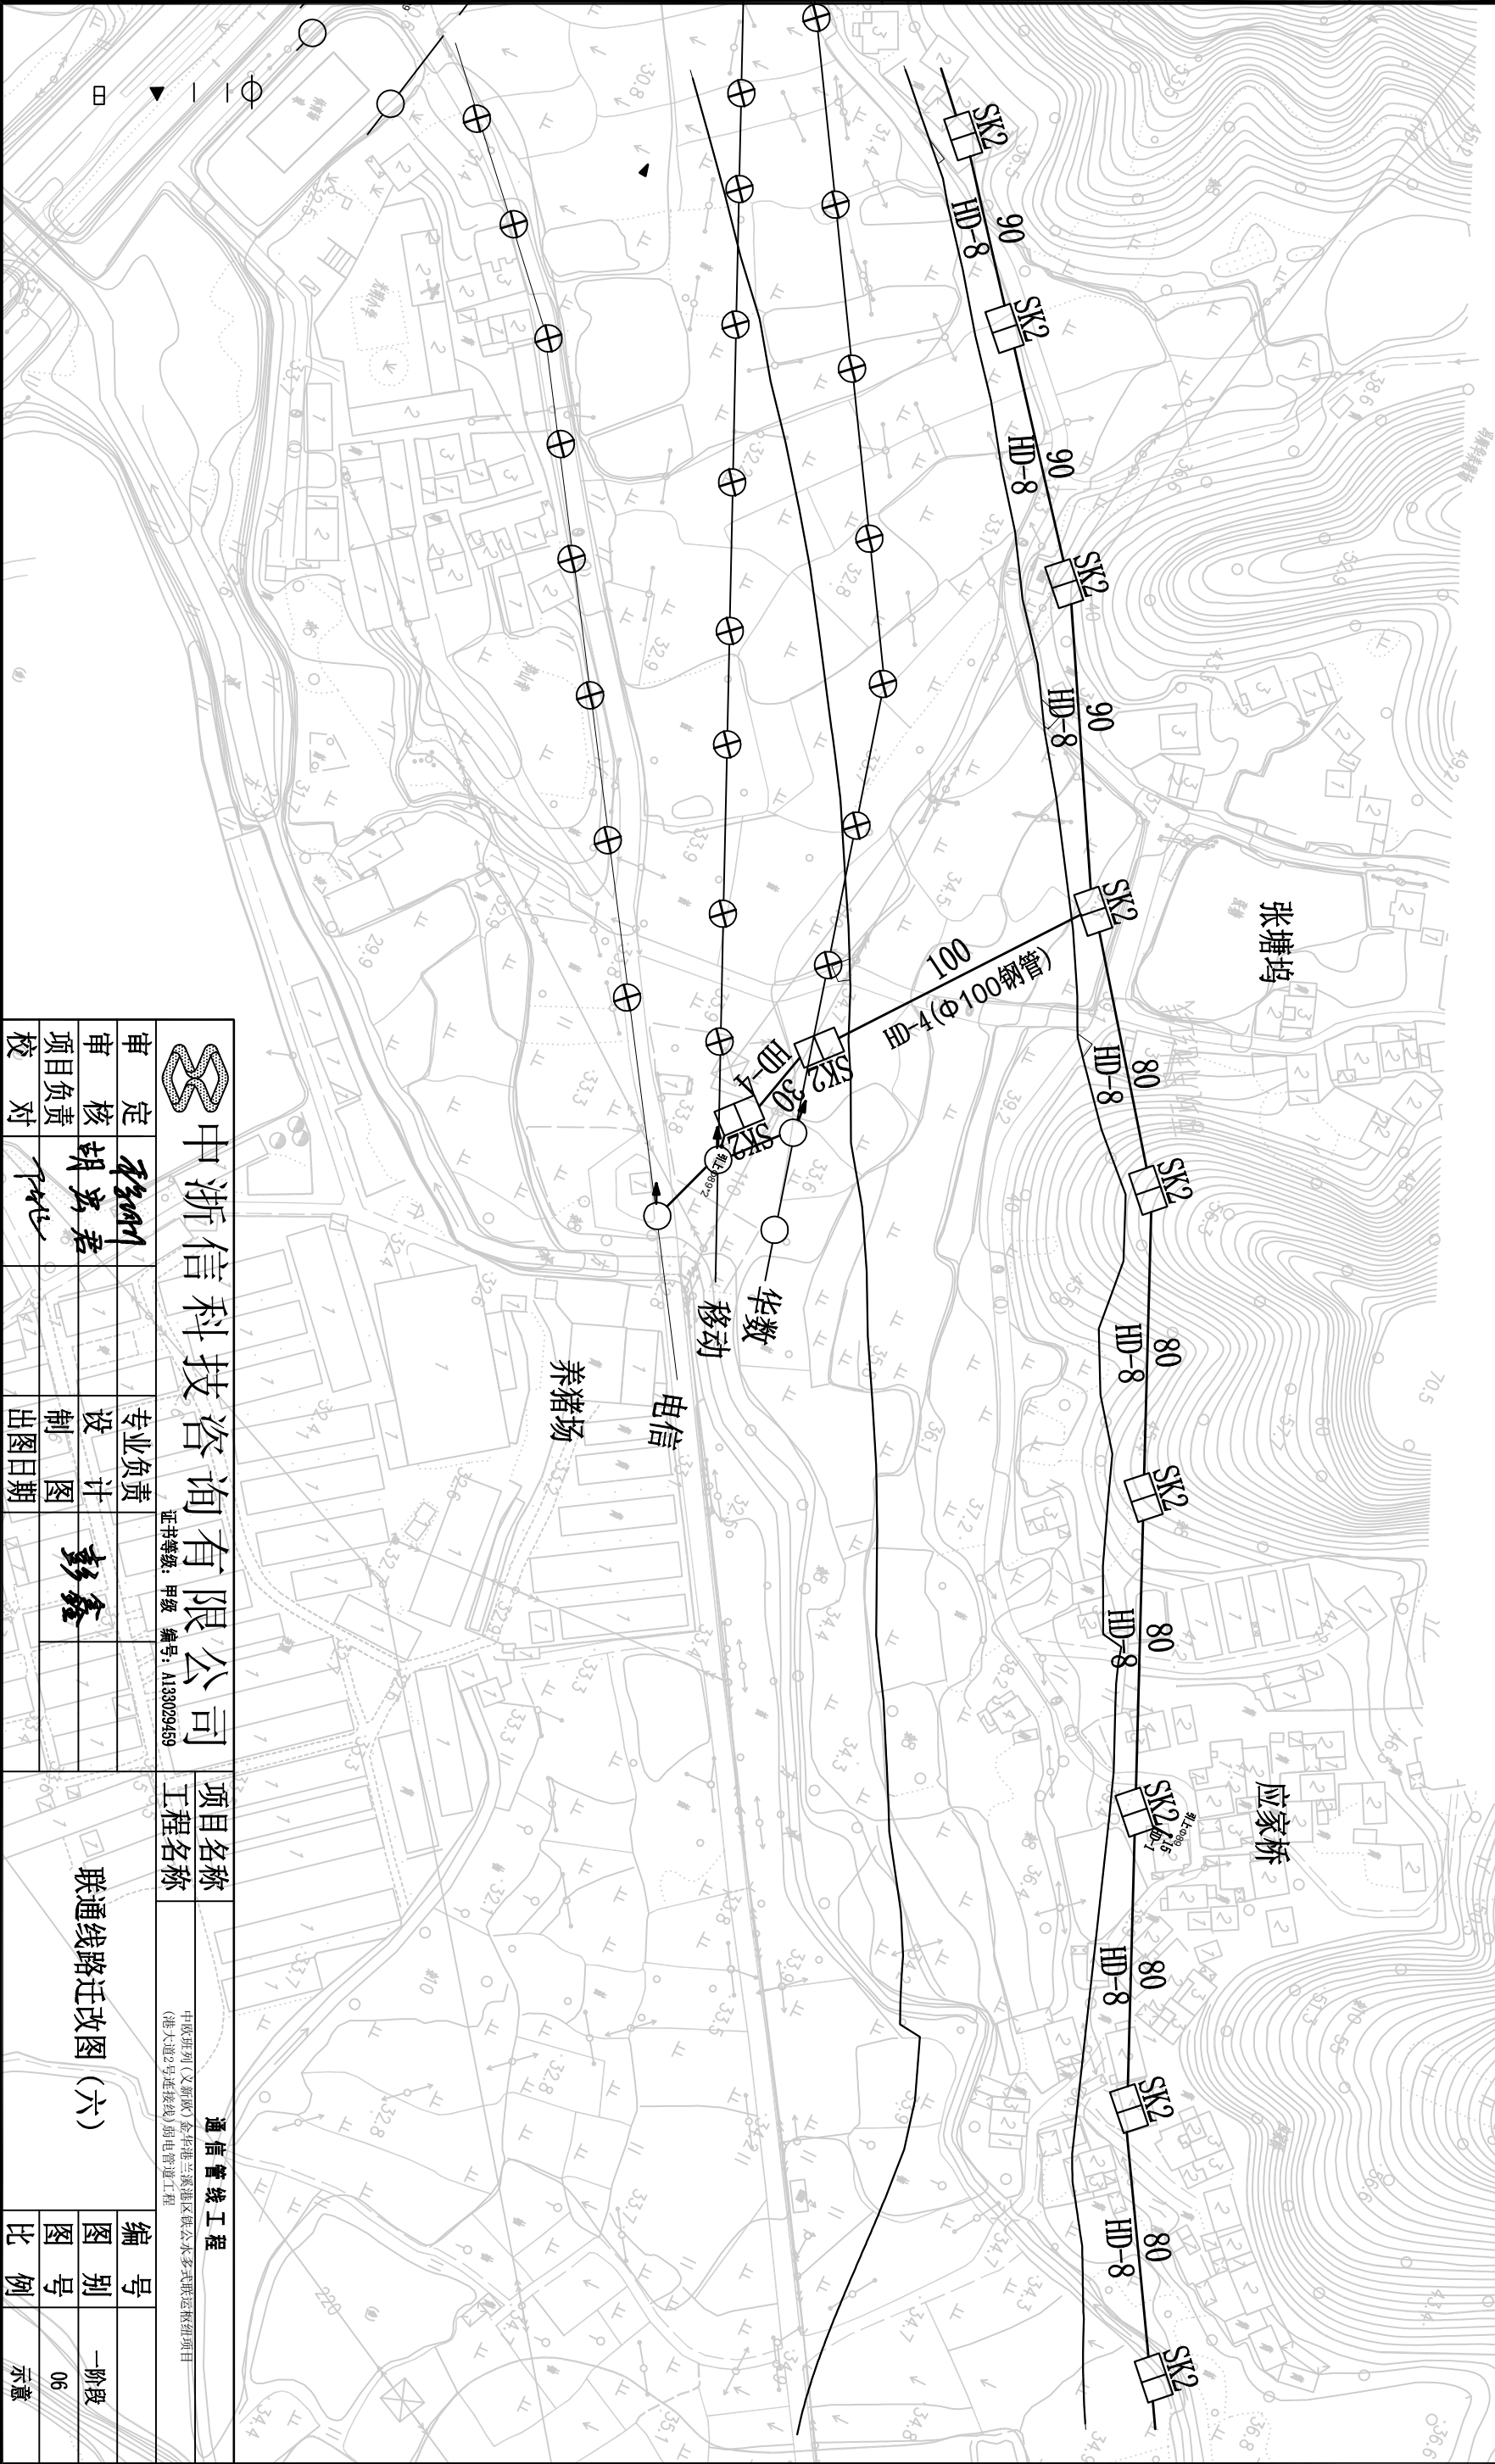


中浙信科技咨询有限公司  
电子通信广电行业（有线通信、无线通信、通信线路）工程勘察资质证书（市政公用工程）甲级  
证号：A133029459  
有效期至：2023年05月25日

浙江省住房和城乡建设厅监制

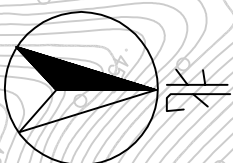

|                       |     |    |      |      |  |                             |     |
|-----------------------|-----|----|------|------|--|-----------------------------|-----|
| 中浙信科技咨询有限公司           |     |    |      | 项目名称 |  | 通信管线工程                      |     |
| 证书等级：甲级 编号：A133029459 |     |    |      | 工程名称 |  | 中国联通迁改工程                    |     |
|                       |     |    |      |      |  | 中国联通（义新镇）金林湖兰溪港区供水厂多式联运迁改项目 |     |
|                       |     |    |      |      |  | (港大道2号连接线) 弱电迁改工程           |     |
| 审核                    | 核定  | 设计 | 专业负责 | 项目   |  | 编号                          |     |
| 项目负责                  | 胡永君 | 设计 | 彭鑫   | 联    |  | 图别                          | 一阶段 |
| 校对                    | 叶世  | 制图 |      | 通    |  | 图号                          | 06  |
|                       |     | 日期 |      | 线    |  | 比例                          | 示意  |
|                       |     |    |      | 路    |  |                             |     |
|                       |     |    |      | 迁    |  |                             |     |
|                       |     |    |      | 改    |  |                             |     |
|                       |     |    |      | 图    |  |                             |     |
|                       |     |    |      | 六    |  |                             |     |