

会签	专业 签 名 期	建 筑	结 构	给排水	电 气	暖 通	弱 电	工 艺


中浙信科技咨询有限公司

浙江省住房和城乡建设厅监制

NO: A133029459

电子注册证号: (浙)A133029459

注册日期: 2023.06.28

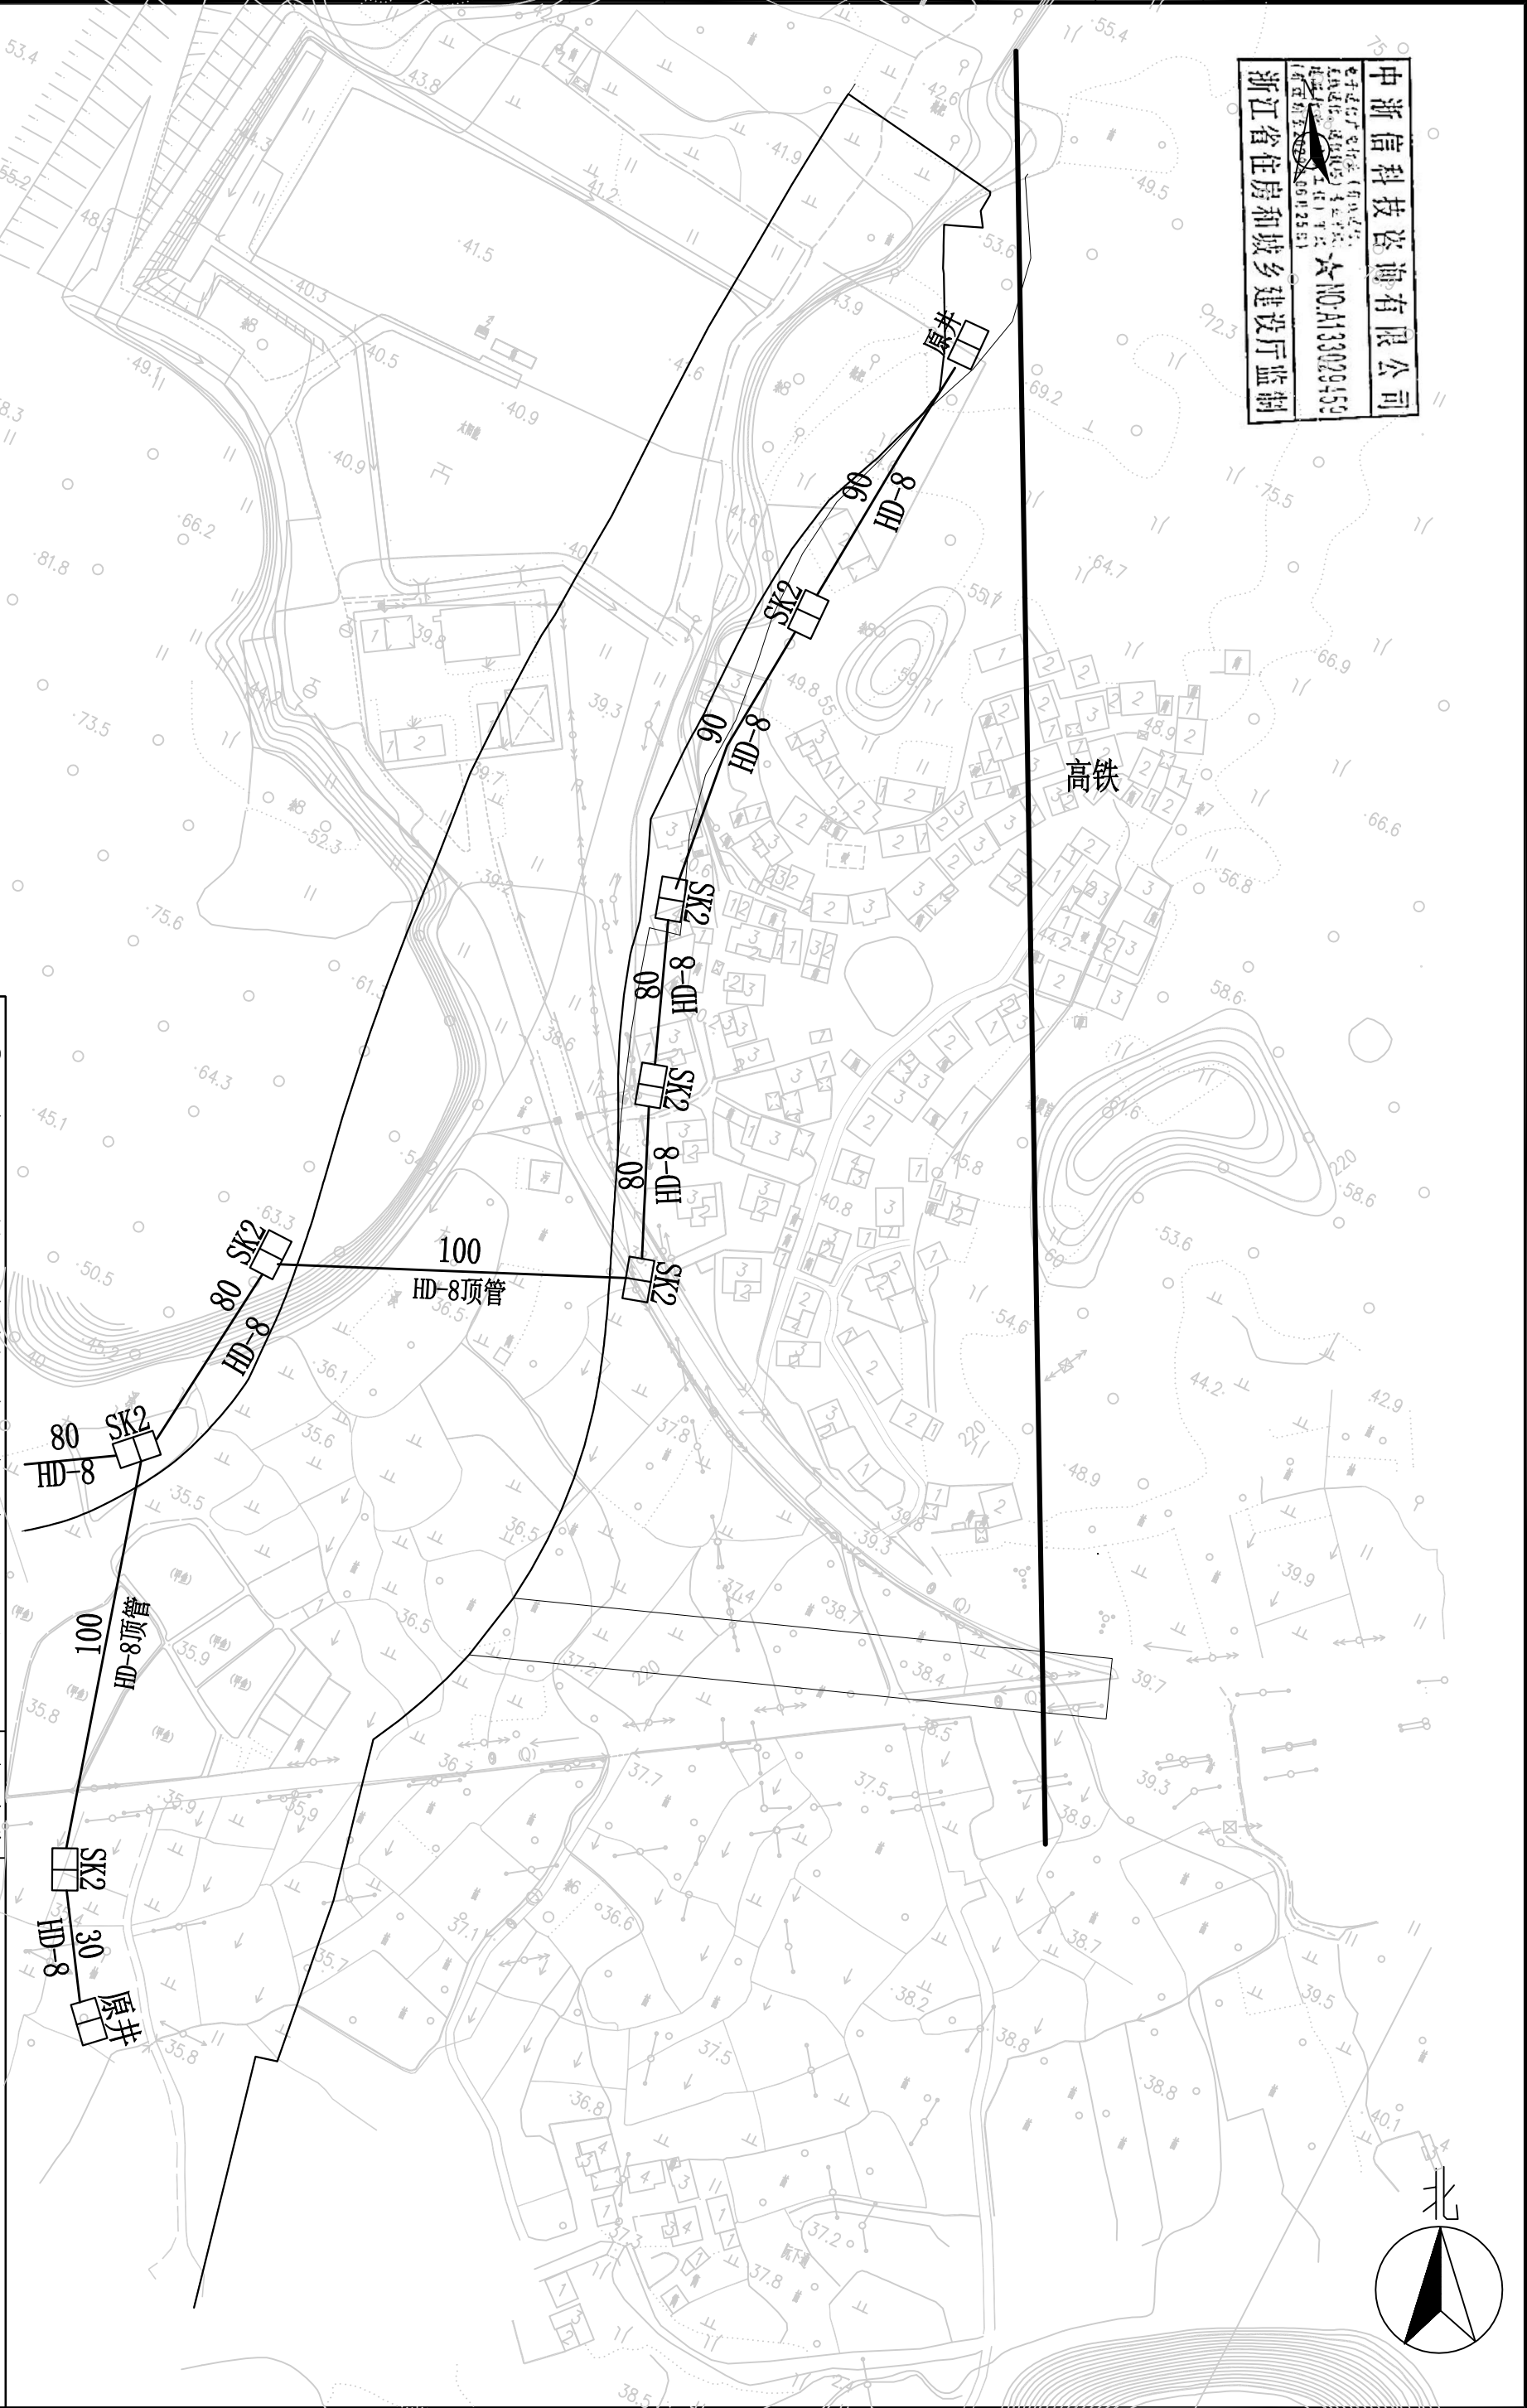

中浙信科技咨询有限公司

证书等级: 甲级 编号: A133029459

项目名称

工程名称

通信管线工程

中纵班列(义新段)金华浦江兰溪港区供水式联运枢纽项目
(港大道2号连接线)弱电管道工程

审定

审核

项目负责

校对

专业负责

设计

制图

出图日期

彭鑫

联通线路迁改图 (七)

编号

图别

图号

比例

一阶段

07

示意