
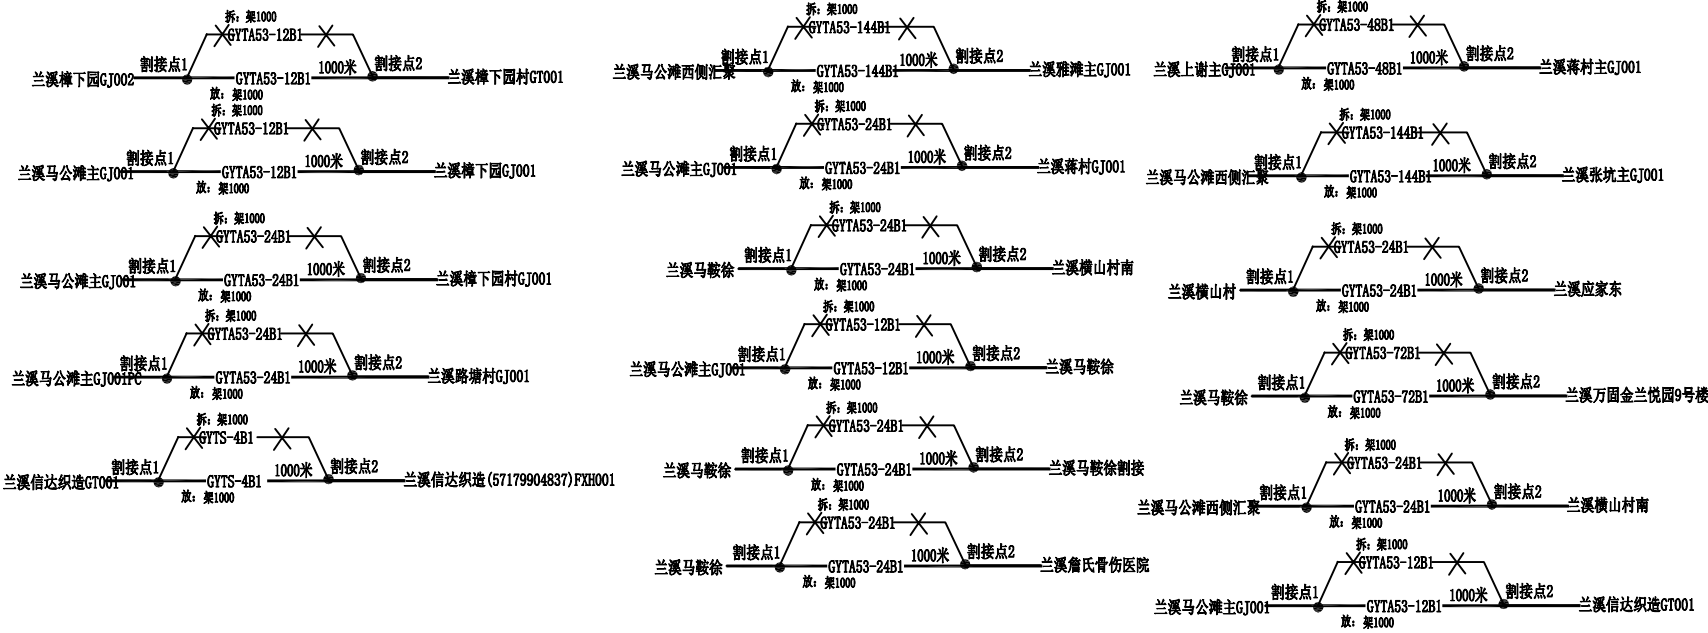


工艺	
弱电	
暖通	
电气	
给排水	
结构	
建筑	
专业	签名
日期	
会签	

中浙信科技咨询有限公司

电子通信广电行业（有线通信、无线通信、通信线路）专业甲级★NO:A133029459
(有效期至2029年06月25日)

浙江省住房和城乡建设厅监制

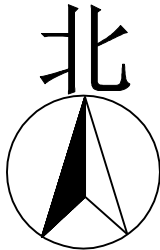

兰溪樟下园GJ002资源点—兰溪樟下园村GJ002资源点PON12芯光缆段01
兰溪马公滩主GJ001资源点（两个GJ）—兰溪樟下园GJ001资源点PON接入层12芯光缆段01
兰溪马公滩主GJ002资源点—兰溪樟下园村GJ001资源点PON接入层24芯光缆段01
兰溪马公滩主GJ001PC—兰溪路塘村GJ001光缆GZT001—兰溪马公滩主GJ001PC—兰溪路塘村GJ001光缆GZT002主配线层24芯光缆段01
兰溪信达织造GT001—兰溪信达织造（57179904837）FXH001资源点驻地网4芯光缆段02
兰溪马公滩西侧汇集—兰溪雅滩主GJ001资源点主配线层144芯光缆段01
兰溪马公滩主GJ001资源点（两个GJ）—兰溪蒋村GJ001资源点PON接入层24芯光缆段01
兰溪马公滩—兰溪横山村南无线接入层24芯光缆段01
兰溪马公滩主GJ001资源点（两个GJ）—兰溪马公滩无线接入层12芯光缆段01
兰溪马公滩—兰溪马公滩割接（1—12芯骨伤医院室分、13—24芯上华卫生院）延伸接入层光缆（ZQ）GT002综合接入24芯光缆段01
兰溪马公滩—兰溪唐氏骨伤医院GF010资源点驻地网24芯光缆段01
兰溪上谢主GJ001资源点—兰溪蒋村主GJ001资源点主配线层48芯光缆段01
兰溪马公滩西侧汇集—兰溪张坑主GJ001资源点主配线层144芯光缆段01
兰溪横山村—兰溪应家东无线接入层24芯光缆段01
兰溪马公滩—兰溪万固金兰悦园9号楼室分延伸接入层72芯光缆段02
兰溪马公滩西侧汇集—兰溪横山村南无线接入层24芯光缆段01
兰溪马公滩主GJ001资源点（两个GJ）—兰溪信达织造GT001主配线层12芯光缆段02

中浙信科技咨询有限公司						项目名称	通信管线工程		
证书等级：甲级 编号：A133029459						工程名称	中联班列（义新联）金华港兰溪港区供水多式联运枢纽项目（港大道2号连接线）弱电管道工程		
审定	彭鑫		专业负责			移动线路迁改图（二）	编号		
审核	胡宏君		设计	彭鑫			图别	一阶段	
项目负责			制图				图号	02	
校对	下北		出图日期				比例	示意	