



专业	工艺
签名	弱电
日期	暖通
	电气
	给排水
	结构
	建筑
专业	签名
日期	日期
专业	签名
日期	日期

中浙信科技咨询有限公司

电子通信广电行业《有线电视、无线通信、通信线路》专业甲级★NO:A133029459
(有效期至2023年06月25日)

浙江省住房和城乡建设厅监制

兰溪上榭-兰溪彭村无线接入层24芯光缆段01
兰溪田歌实业-兰溪彭村无线接入层24芯光缆段01
兰溪费龙口-兰溪彭村无线接入层24芯光缆段02
兰溪彭村-兰溪上余无线接入层24芯光缆段01
兰溪彭村-兰溪行知学院安置房无线接入层24芯光缆段02
兰溪彭村主GJ001资源点-兰溪陈村GJ001资源点PON接入层24芯光缆段01
兰溪彭村-兰溪江宁居5号楼延伸接入层24芯楼间光缆段02
兰溪彭村-金华市兰溪市浙江兰溪农村商业银行股份有限公司站点019政企12芯光缆段01
兰溪马公滩GJ003资源点-兰溪贝佳进出口有限公司GT001PON接入层24芯光缆段02
兰溪马公滩GJ003资源点-兰溪马公滩GJ003光缆GT001PON接入层12芯光缆段01
兰溪马公滩GJ003资源点-兰溪兰荫五金厂(5717929708)FXH001资源点驻地网4芯光缆段02
兰溪陈村GJ001资源点-兰溪陈村GJ001-石子排村GF031光缆GZT001PON接入层4芯光缆段02
兰溪陈村GJ001资源点-兰溪陈村新村GT001PON接入层24芯光缆段01
兰溪陈村GJ001资源点-兰溪毛巾市场GT005PON接入层48芯光缆段02
兰溪陈村GJ001资源点-兰溪渔塘背新村GT001PON接入层12芯光缆段01

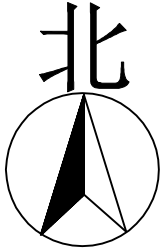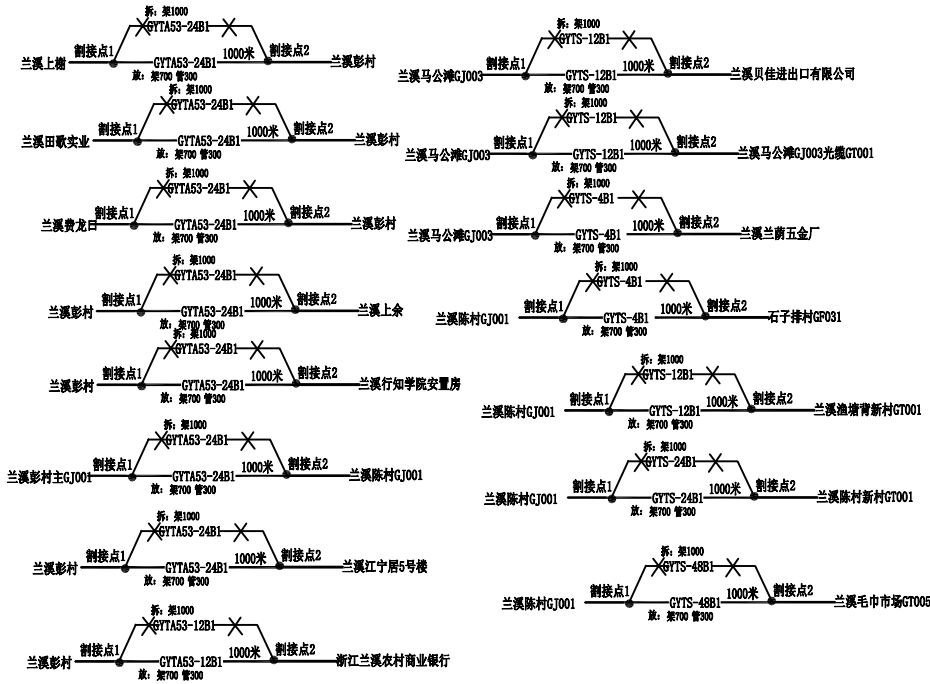

中浙信科技咨询有限公司						项目名称	通信管线工程		
证书等级: 甲级 编号: A133029459						工程名称	中联班列(义新欧)金华港兰溪港区供水多式联运枢纽项目(港大道2号连接线)弱电管道工程		
审定	彭鑫		专业负责			移动线路迁改图(八)	编号		
审核	胡宏君		设计	彭鑫			图别	一阶段	
项目负责			制图				图号	08	
校对	陈旭		出图日期				比例	示意	