


专业	弱电	暖通	电气	给排水	结构	建筑	专业
日期							签名
会签							日期

中浙信科技咨询有限公司

电力通信广电行业（弱电专业）  
通信线路、通信线路（弱电专业）  
通信行业（广电专业）  
（前住期至2029年06月25日）

★NO.A133029459

浙江省住房和城乡建设厅监制

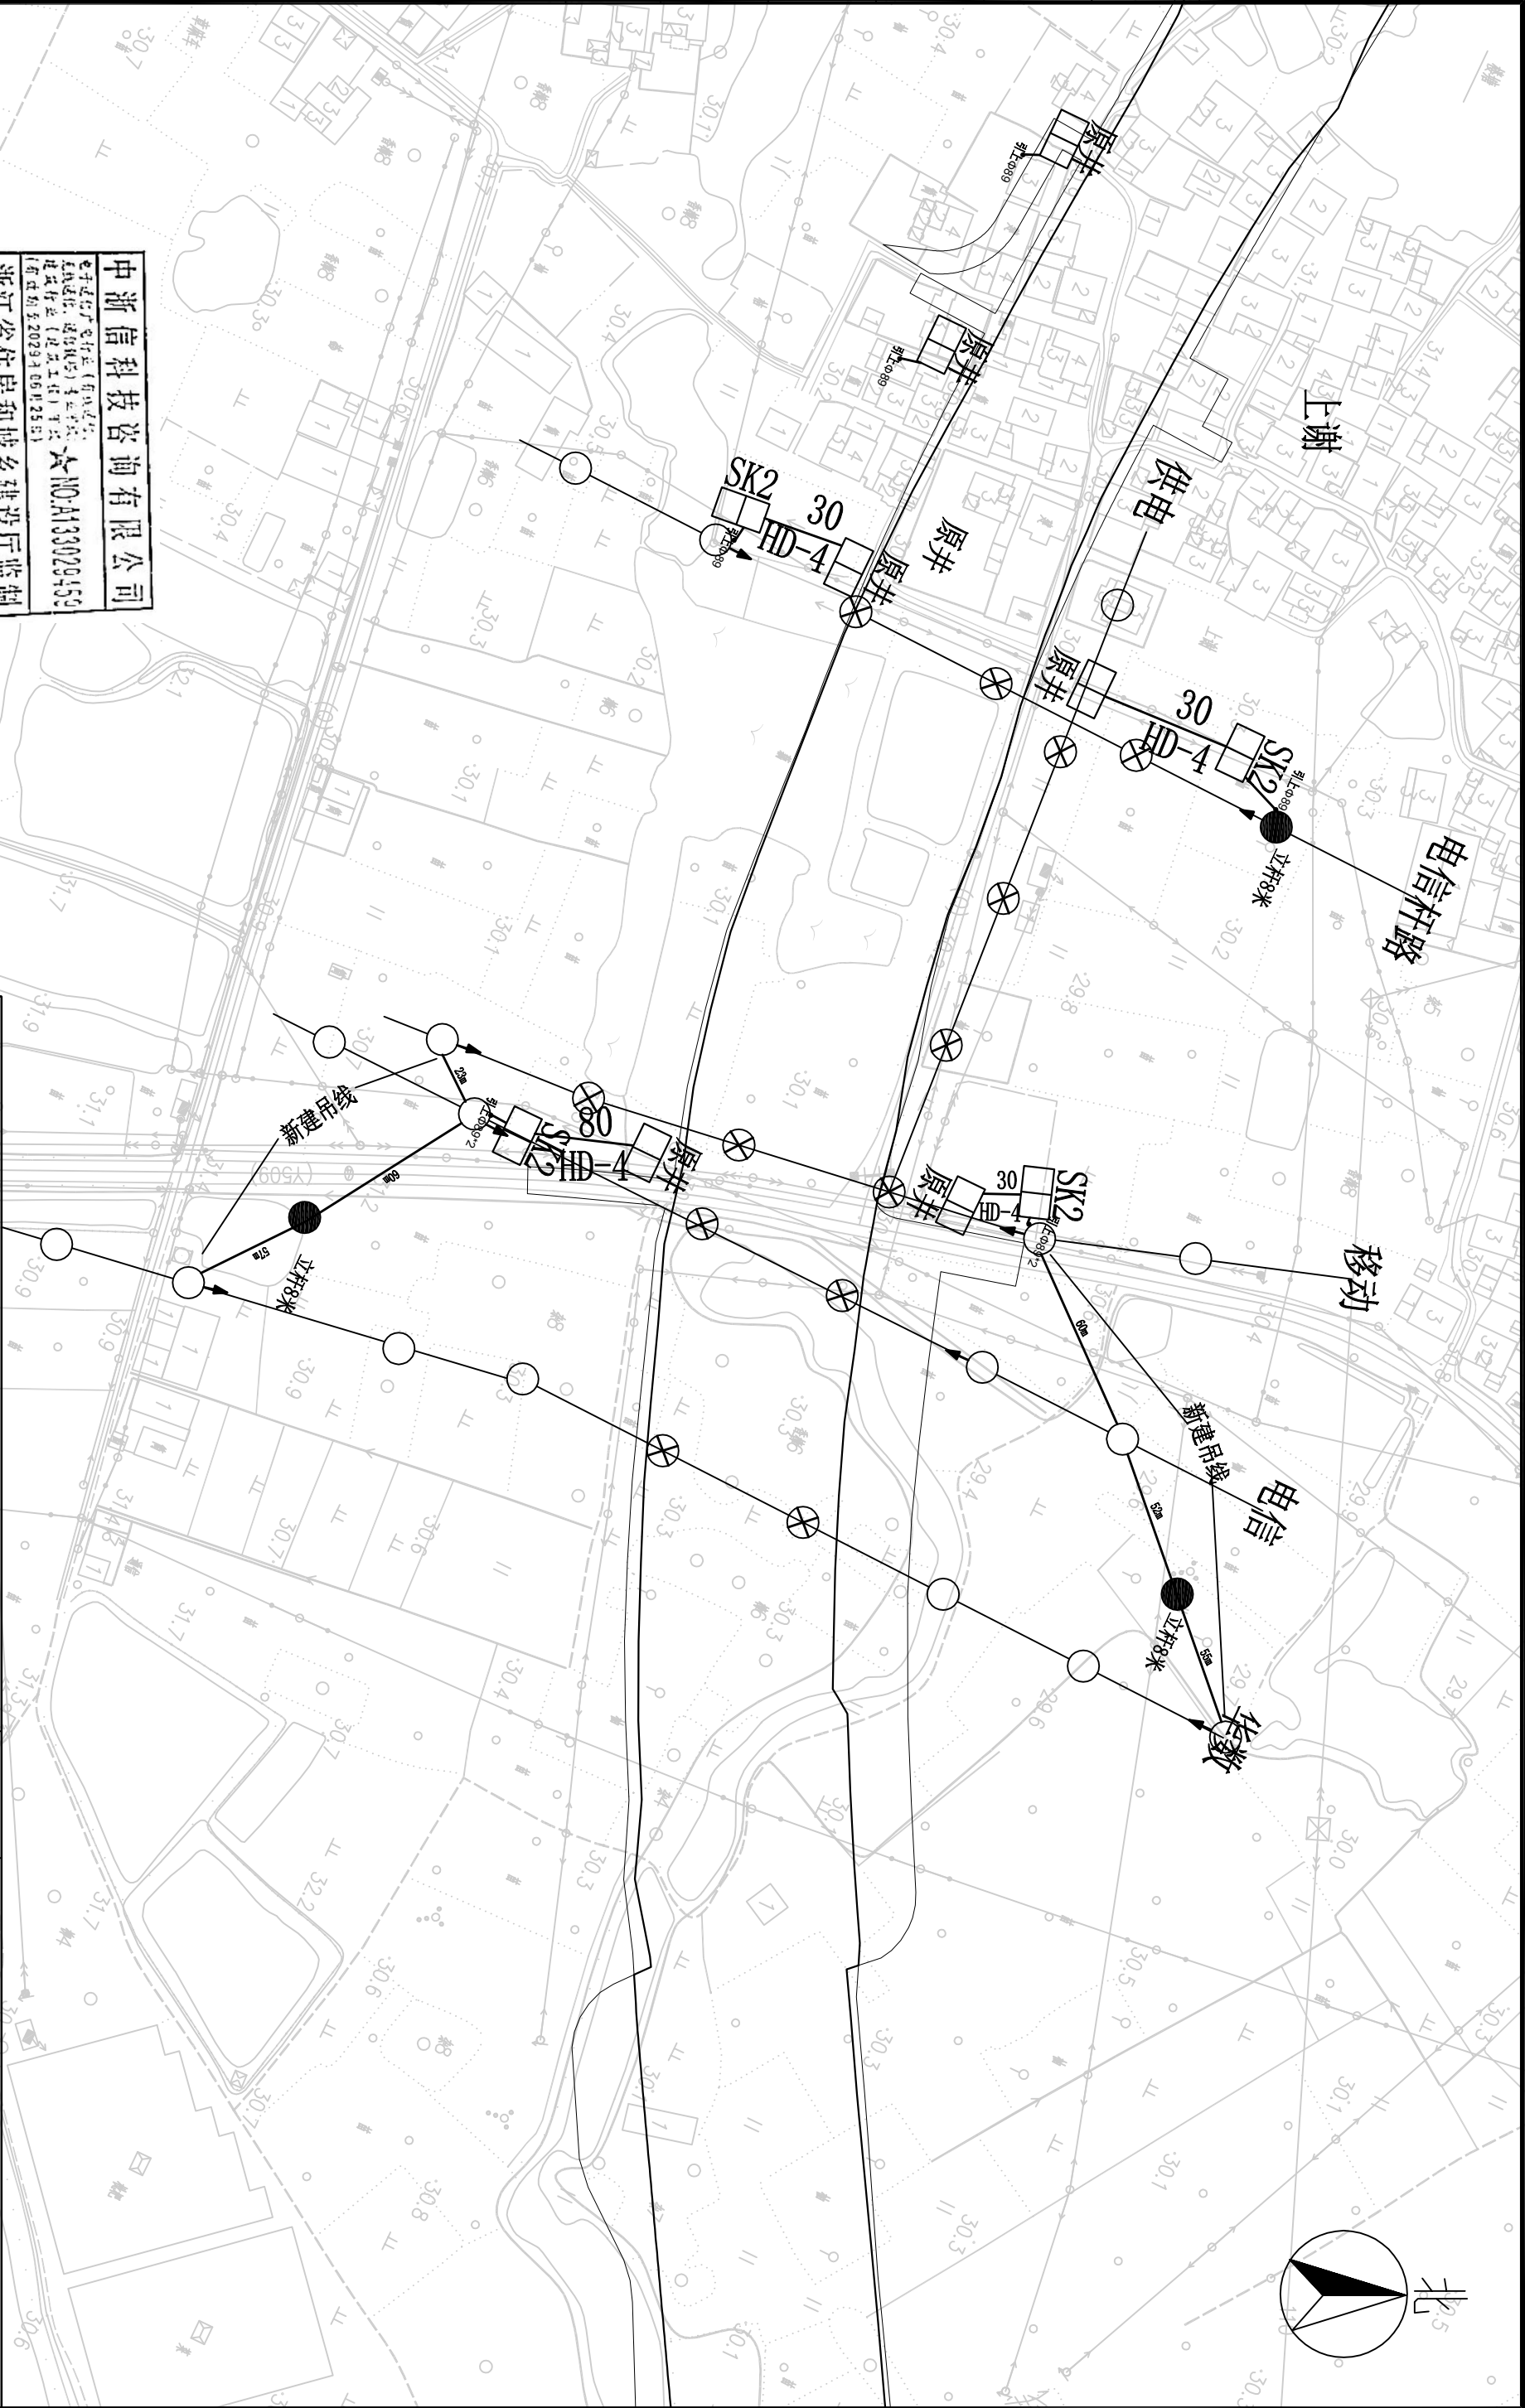

中浙信科技咨询有限公司				通信管线工程			
项目名称		疏港大道2号连接线通信（弱电管道增加部分）光缆线路迁改工程		工程名称		编号	
审核		胡忠君		设计		图别	
项目负责		彭鑫		制图		图号	
校对				出图日期		比例	

中浙信科技咨询有限公司  
地址：浙江省杭州市西湖区文新路111号  
电话：0571-88888888

疏港大道2号连接线通信（弱电管道增加部分）光缆线路迁改工程

图号 02

比例 示意