



会签	专业	建筑	结构	给排水	电气	暖通	弱电	工艺
	签名							
	日期							

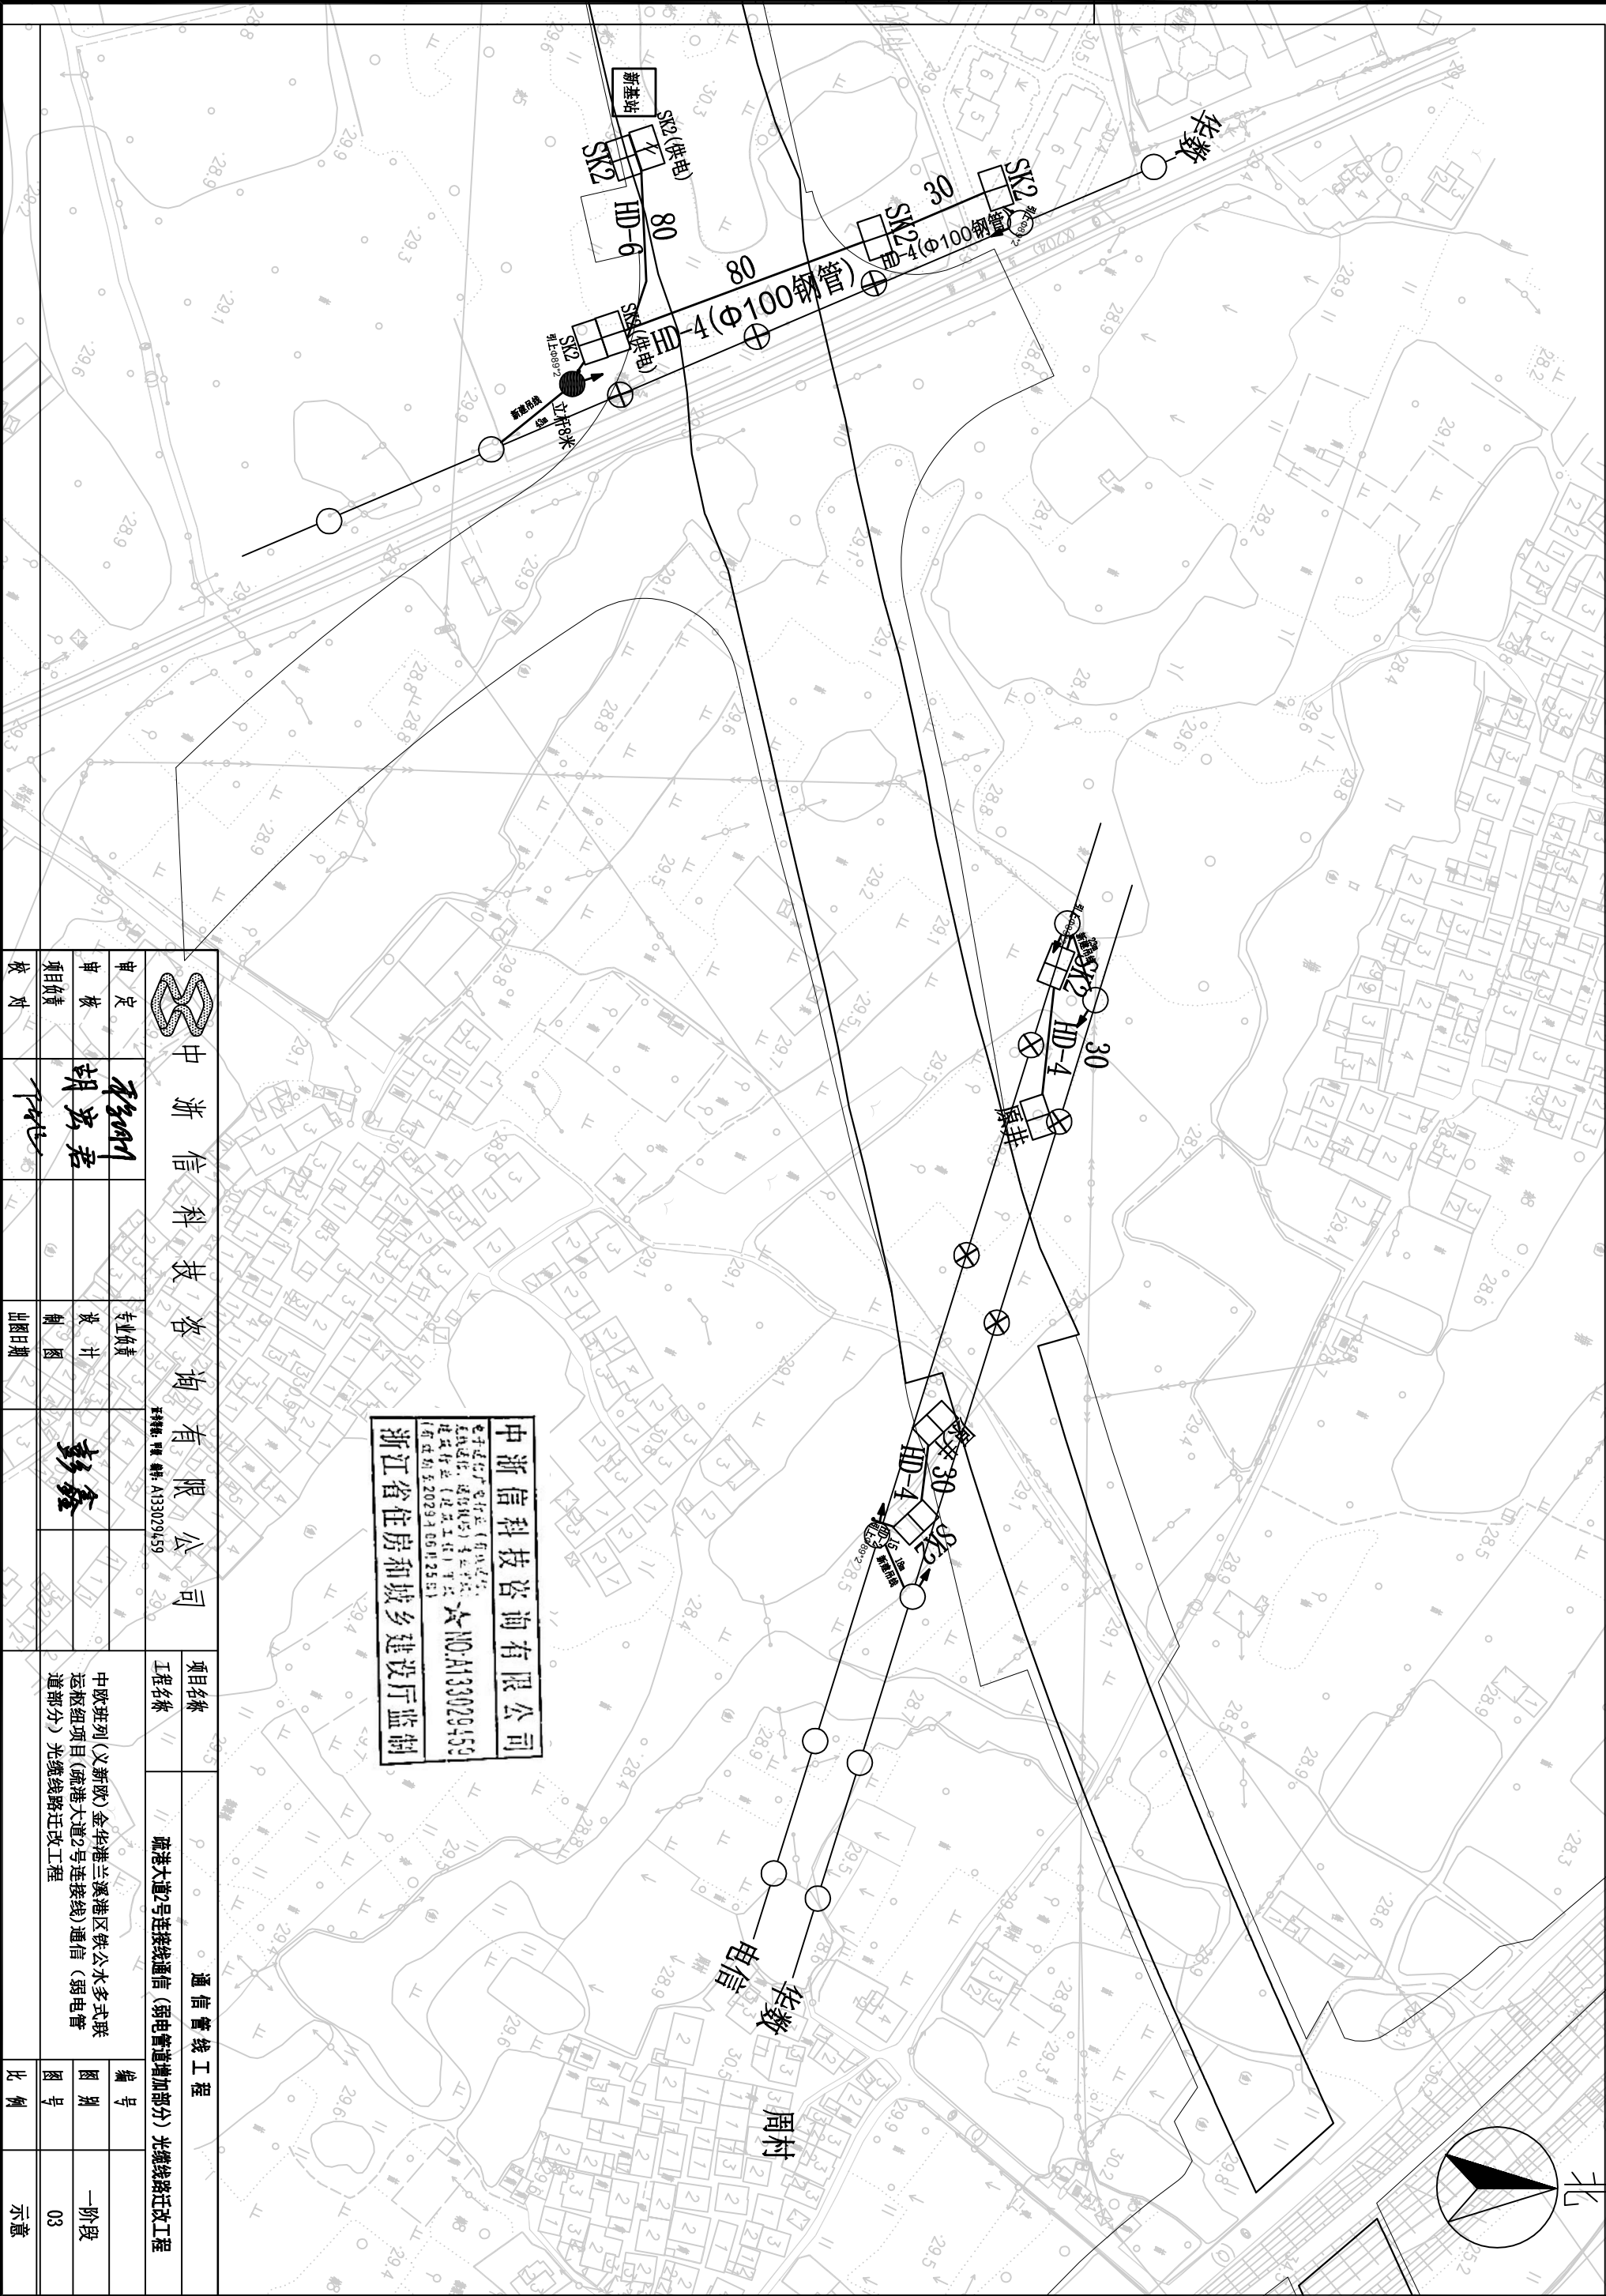

 中浙信科技咨询有限公司				通信管线工程	
审定	审核	设计	出图日期	项目名称	疏港大道2号连接线通信(弱电管道增加部分) 光缆线路迁改工程
胡忠君	彭鑫			工程名称	疏港大道2号连接线通信(弱电管道增加部分) 光缆线路迁改工程
项目负责人	设计	出图日期		编号	一阶段
				图号	03
				比例	示意

中浙信科技咨询有限公司
电子通信广电行业(有线通信、广播电视、通信线路)专业设计
资质等级(工程设计) 甲级
(有效期至2023年06月25日) 六 NO.A133029459
浙江省住房和城乡建设厅监制