



6		信息插座		个	1	0.3	网络公司配置
5		双联暗开关	250V,10A	个	1	1.4	
4		安全型空调插座	250V,16A	个	4	0.3	柜式空调
3		双联LED节能灯	LED,220V,2*25W	盏	3	吸顶	
2		照明配电箱	见系统图	台	1	1.4	
1		照明配电箱		台	1	1.4	原有
序号	图例	名称	规格	单位	数量	安装高度(m)	备注

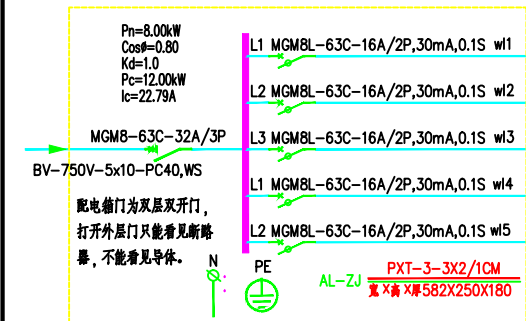

注1.新增配电箱AL-ZJ电源引自原有照明配电箱总进线断路器下口,用BV-750V,5x10PC40,WS,沿墙暗敷设。从新增配电箱AL-ZJ引至柜式空调插座用BV-750V,3x4PC25,WS,SCE沿墙明敷设。吊顶内敷设。
 2.一层办公室原有照明灯具拆除,更换照明灯具,电源引自原有照明灯具电源盒,配线用BV-750V,2.5穿PC20,W,C,S沿墙暗敷设。顶板明敷设。
 3.阶梯教室讲台侧房内增加一个网络信息插座,从主楼一层弱电机房引来沿墙明敷设。吊顶内敷设。

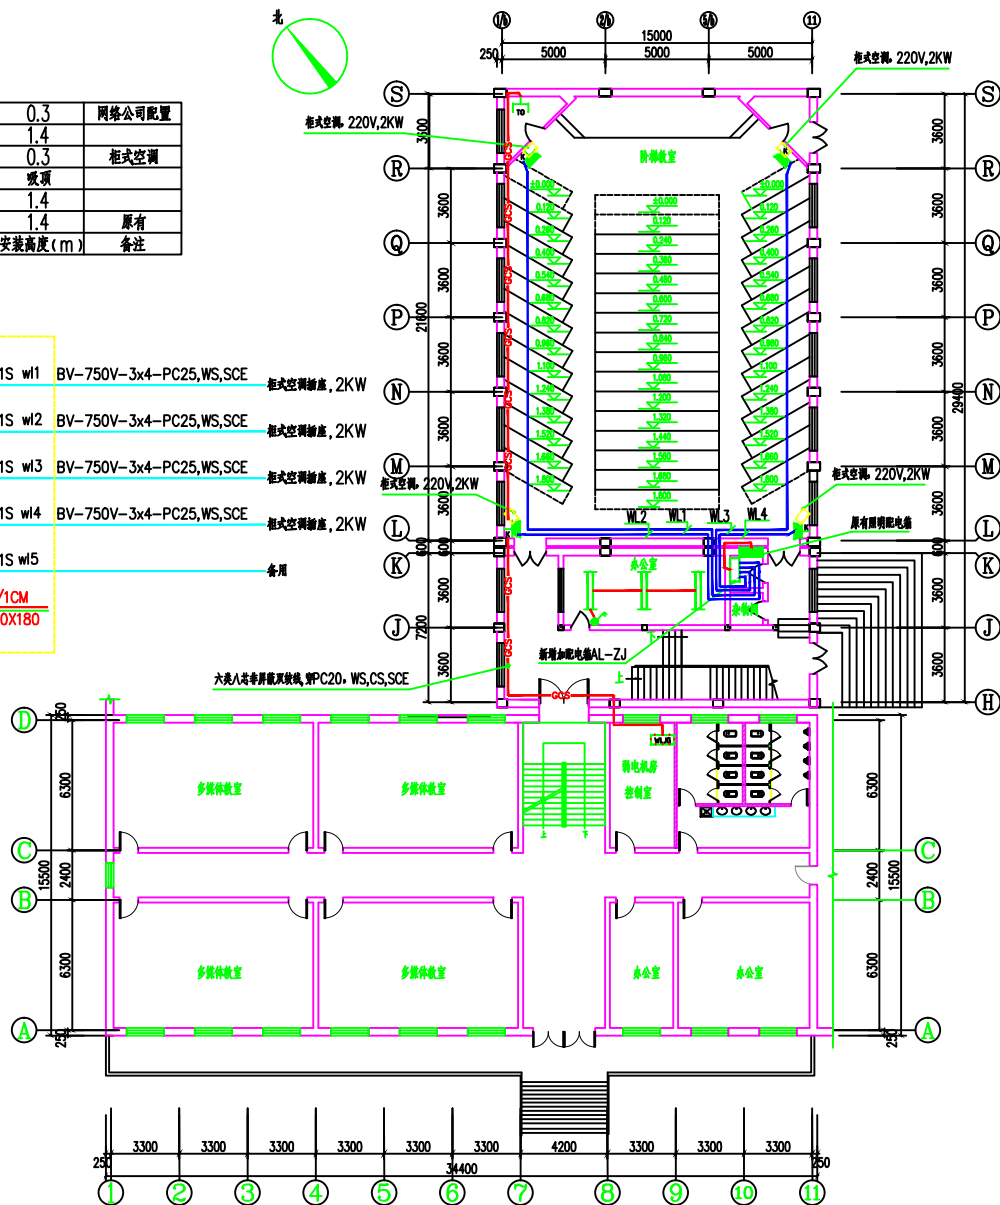

工程设计出图专用章:

(本图由设计专用章审核)

注册人员章:

内蒙古第二军工建筑设计院有限责任公司

Inse for the second army architecture design co., ltd.
 建设部发证乙级编号: A215003886

合作设计单位:

会签栏:

建筑	强电
结构	弱电
给排水	建设单位
暖通	使用单位

审核栏:

项目负责人	
专业负责人	
审定	
审核	
设计	
专业	

建设单位:

工程名称:

图框名称:

工程编号	2021-02-012	图号	电施-13/38
设计阶段	施工图	版次	A
比例	1:150	日期	2021.07