


基础	给排水	暖通
电气	结构	环境
照明	工艺	工程
弱电	设备	材料
其他	工程	材料

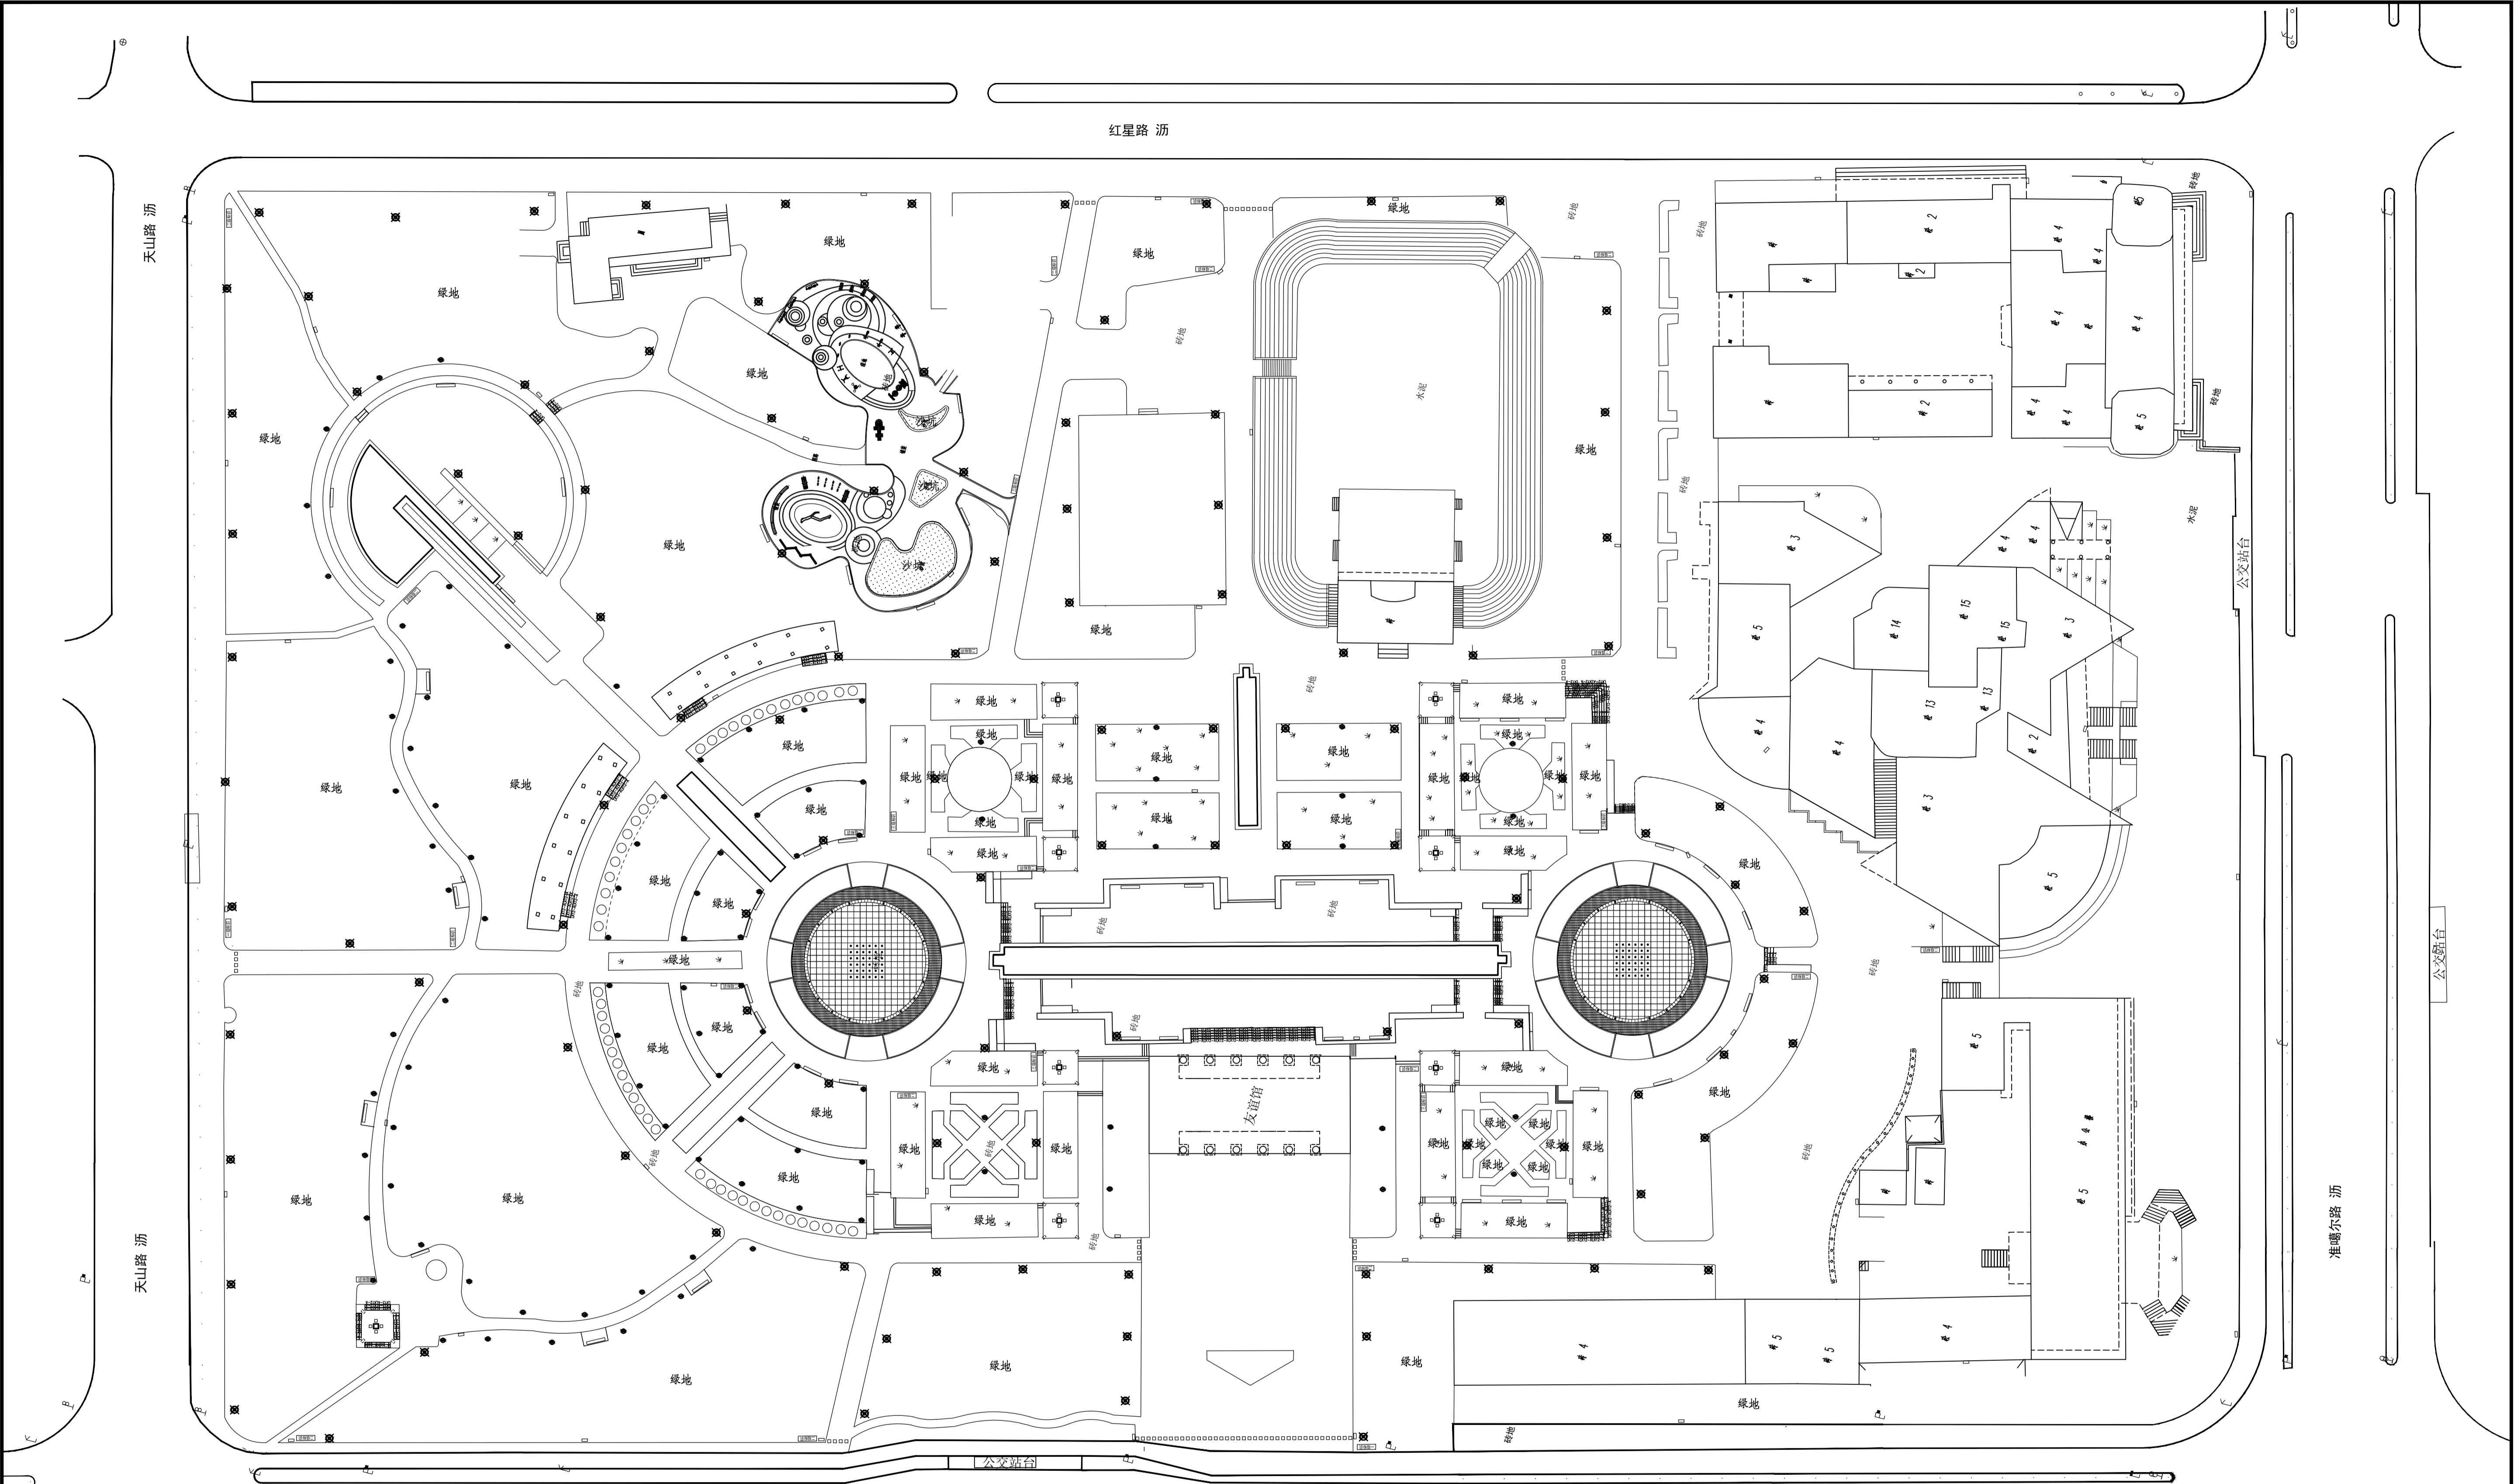

灯具选型表

序号	图例	设备名称	单位	数量
1		庭院灯	个	130
2		草坪灯	个	110
3		LED灯带	米	200
4		YJV22-5x6.0mm2	米	2000
5		YJV22-5x4.0mm2	米	1000
6		DN50镀锌钢管	米	500

配电箱采用现状已有配电箱两处外部做铁艺装饰。

中国建科 中国城市建设研究院				项目名称 克拉玛依市克东社区老旧小区、街区改造项目（二期）			
项目编号 PROJECT NO.				设计阶段 DESIGN PHASE			
子项名称 SUB-ITEM				初步设计			
图名 TITLE				灯具布置平面图			
比例 SCALE				1:500			
图号 FIG. NO.				电初-01			