

期	日	姓	名	业	专
				通	暖
				气	电
				电	弱
期	日	姓	名	业	专
				建	结
				构	水
				道	


龙川县老隆镇水贝小学添置消防综合联网项目说明

由于原校园消防设置存在以下问题：

- 1. 原校园地下消防水池无给水来源与消防给水管网与原建筑的消防管网串联问题。
- 2. 原校园无消防控制室。
- 3. 原校园无发电机做为消防二次电源。

现增加以下工程内容：

- 1. 增加地下消防水池给水管DN100共120米接至室外给水管网，增设喷淋湿式报警阀屋面水池补水管DN100共80米接至原校园屋面消防水箱，增加消防给水管DN100共100米接至原校园建筑消防给水环管，详JS-01。
- 2. 原教学楼首层增加消防控制室与消防主机引至现设计的地下车库电井，线路共110米, 详JS-02。
- 3. 地下室发电机房增设发电机一部100KW与二次电源箱供消防设施，详JS-03。

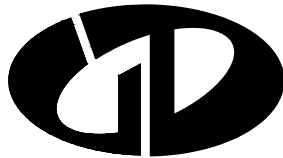

中述设计集团有限公司

Zhongshu Design Group Co., Ltd.

国家甲级工程资质证书编号:A151023585

 
 
 
NATIONAL ARCHITECTURAL DESIGN

LICENSE No A151023585

地址:中国·宜宾市屏山县屏山镇
岷江大道中段9号丹山碧水
商业步行街负二层1046号

电话:0831-3501888 TEL:0831-3501888

建设单位：
CLIENT：
龙川县老隆镇水贝小学

注册执业栏		REGISTERED ARCHITECT	
姓 名：	夏红卫		NAME
注册证书号码：	CS193700929		REGISTRATION CERTIFICATE NO.
注册印章号码：	5102358-CS004		REGISTRATION STAMP NO.
项目负责人 PROJECT CAPTAIN	傅晓勇		
专业负责人 MAIN ENGINEER	夏红卫		
审定 APPR'D	聂军强		
审核 EXAM'D	夏红卫		
校对 CHK'D	马永付		
设计 DESIG'D	郭晓红		
职责 DUTY	姓 名 FULL NAME	签 署 SIGNATURE	
设 计 签 署SIGNATURE			
设计阶段 JOB STAGE		专 业 DISCIPLINE	
工程名称 PROJECT	龙川县老隆镇水贝小学添置消防综合联网项目		
子项名称 SUB ITEM			
图 名 TITLE	龙川县老隆镇水贝小学添置消防综合联网项目说明		
工 程 号 PROJECT NO.		图 号 DWG. NO.	SS-00
比 例 SCALE		日 期 DATE	2025. 7. 05



中述设计集团有限公司
Zhongshu Design Group Co., Ltd.


国家甲级工程资质证书编号:A151023585

NATIONAL ARCHITECTURAL DESIGN

LICENSE No A151023585

地址:中国·宜宾市屏山县屏山镇
岷江大道中段9号丹山碧水
商业步行街负二层1046号

电话:0831-3501888 TEL:0831-3501888

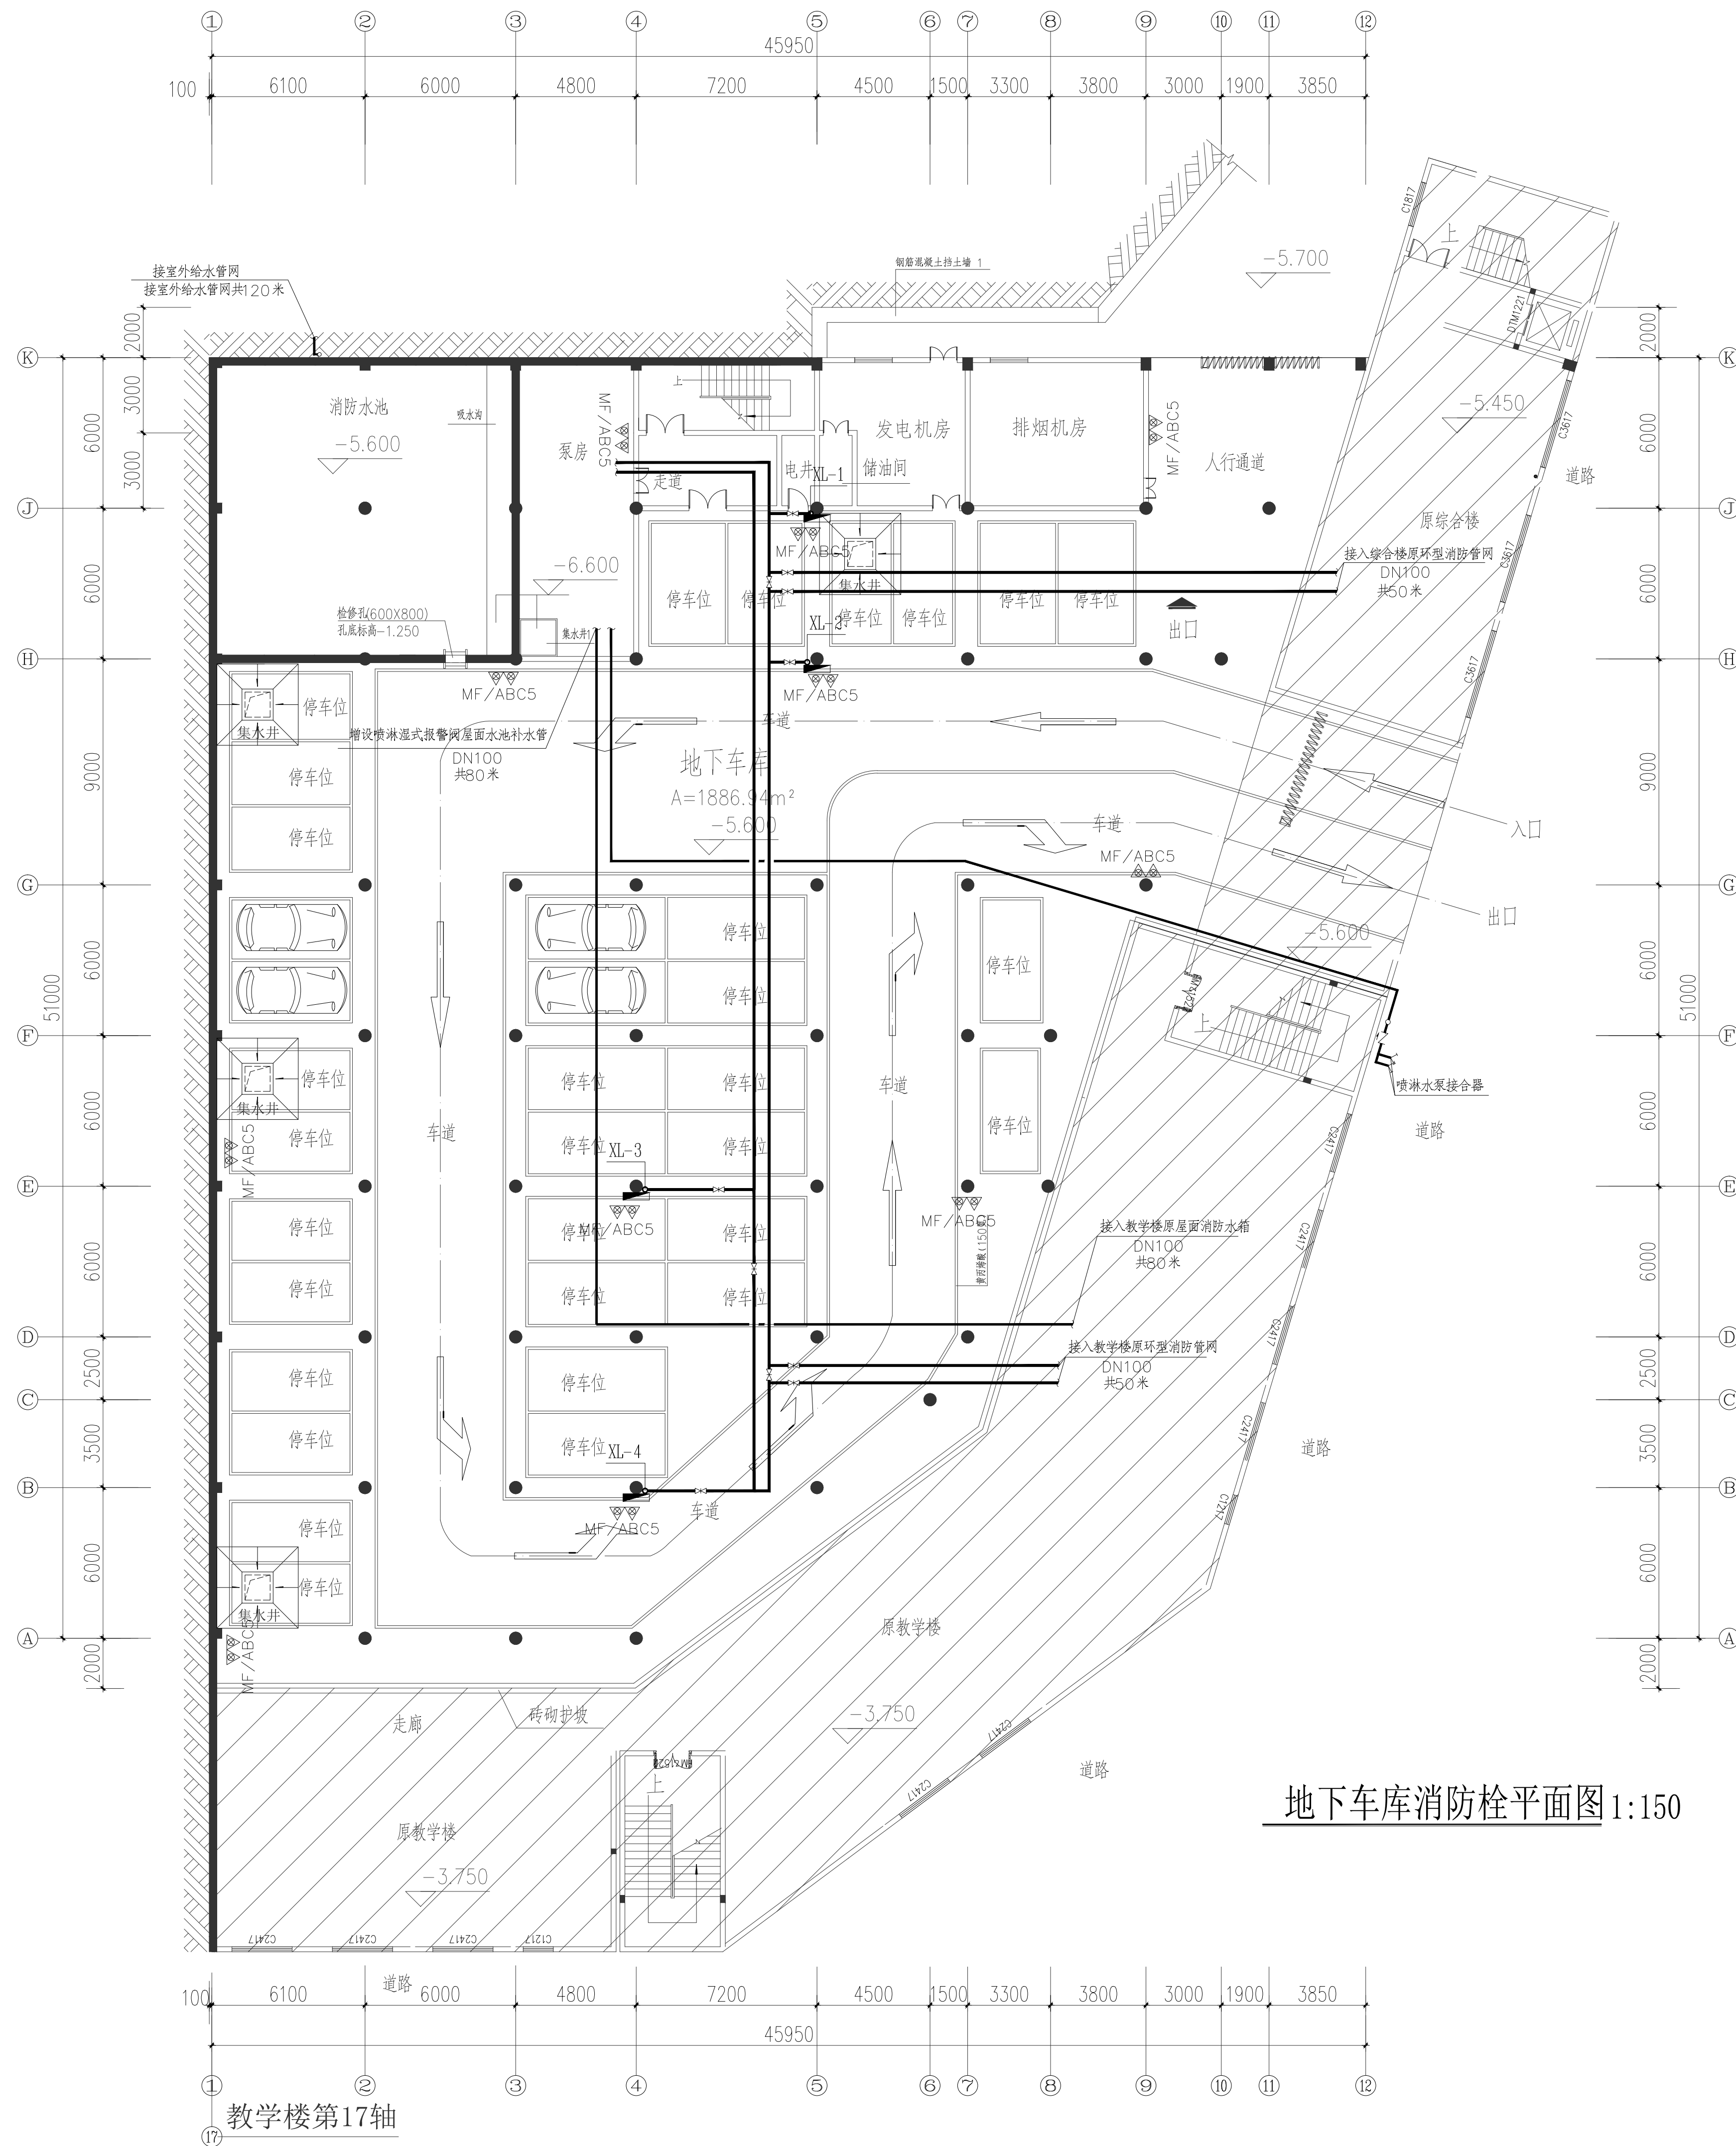

地下车库消防栓平面图 1:150

建设单位:
CLIENT:
龙川县老隆镇水贝小学

注册执业栏	REGISTERED ARCHITECT
姓名:	夏红卫
注册证书号码:	CS193700929
注册印章号码:	5102358-CS004
项目负责人	傅晓勇
专业负责人	夏红卫
审定	聂军强
审核	夏红卫
校对	马永付
设计	郭晓红
职责	姓名 签署
DUTY	FULL NAME SIGNATURE
设计签署	SIGNATURE
设计阶段	专业
工程名称	龙川县老隆镇水贝小学添置消防综合联网项目
子项名称	
图名	地下车库消防栓平面图
工程号	图号 JS-01
PROJECT NO.	DATE
比例	2025.7.05




中述设计集团有限公司
Zhongshu Design Group Co., Ltd.

国家甲级工程资质证书编号:A151023585

NATIONAL ARCHITECTURAL DESIGN
LICENSE No A151023585

地址:中国·宜宾市屏山县屏山镇
岷江大道中段9号丹山碧水
商业步行街负二层1046号

电话:0831-3501888 TEL:0831-3501888

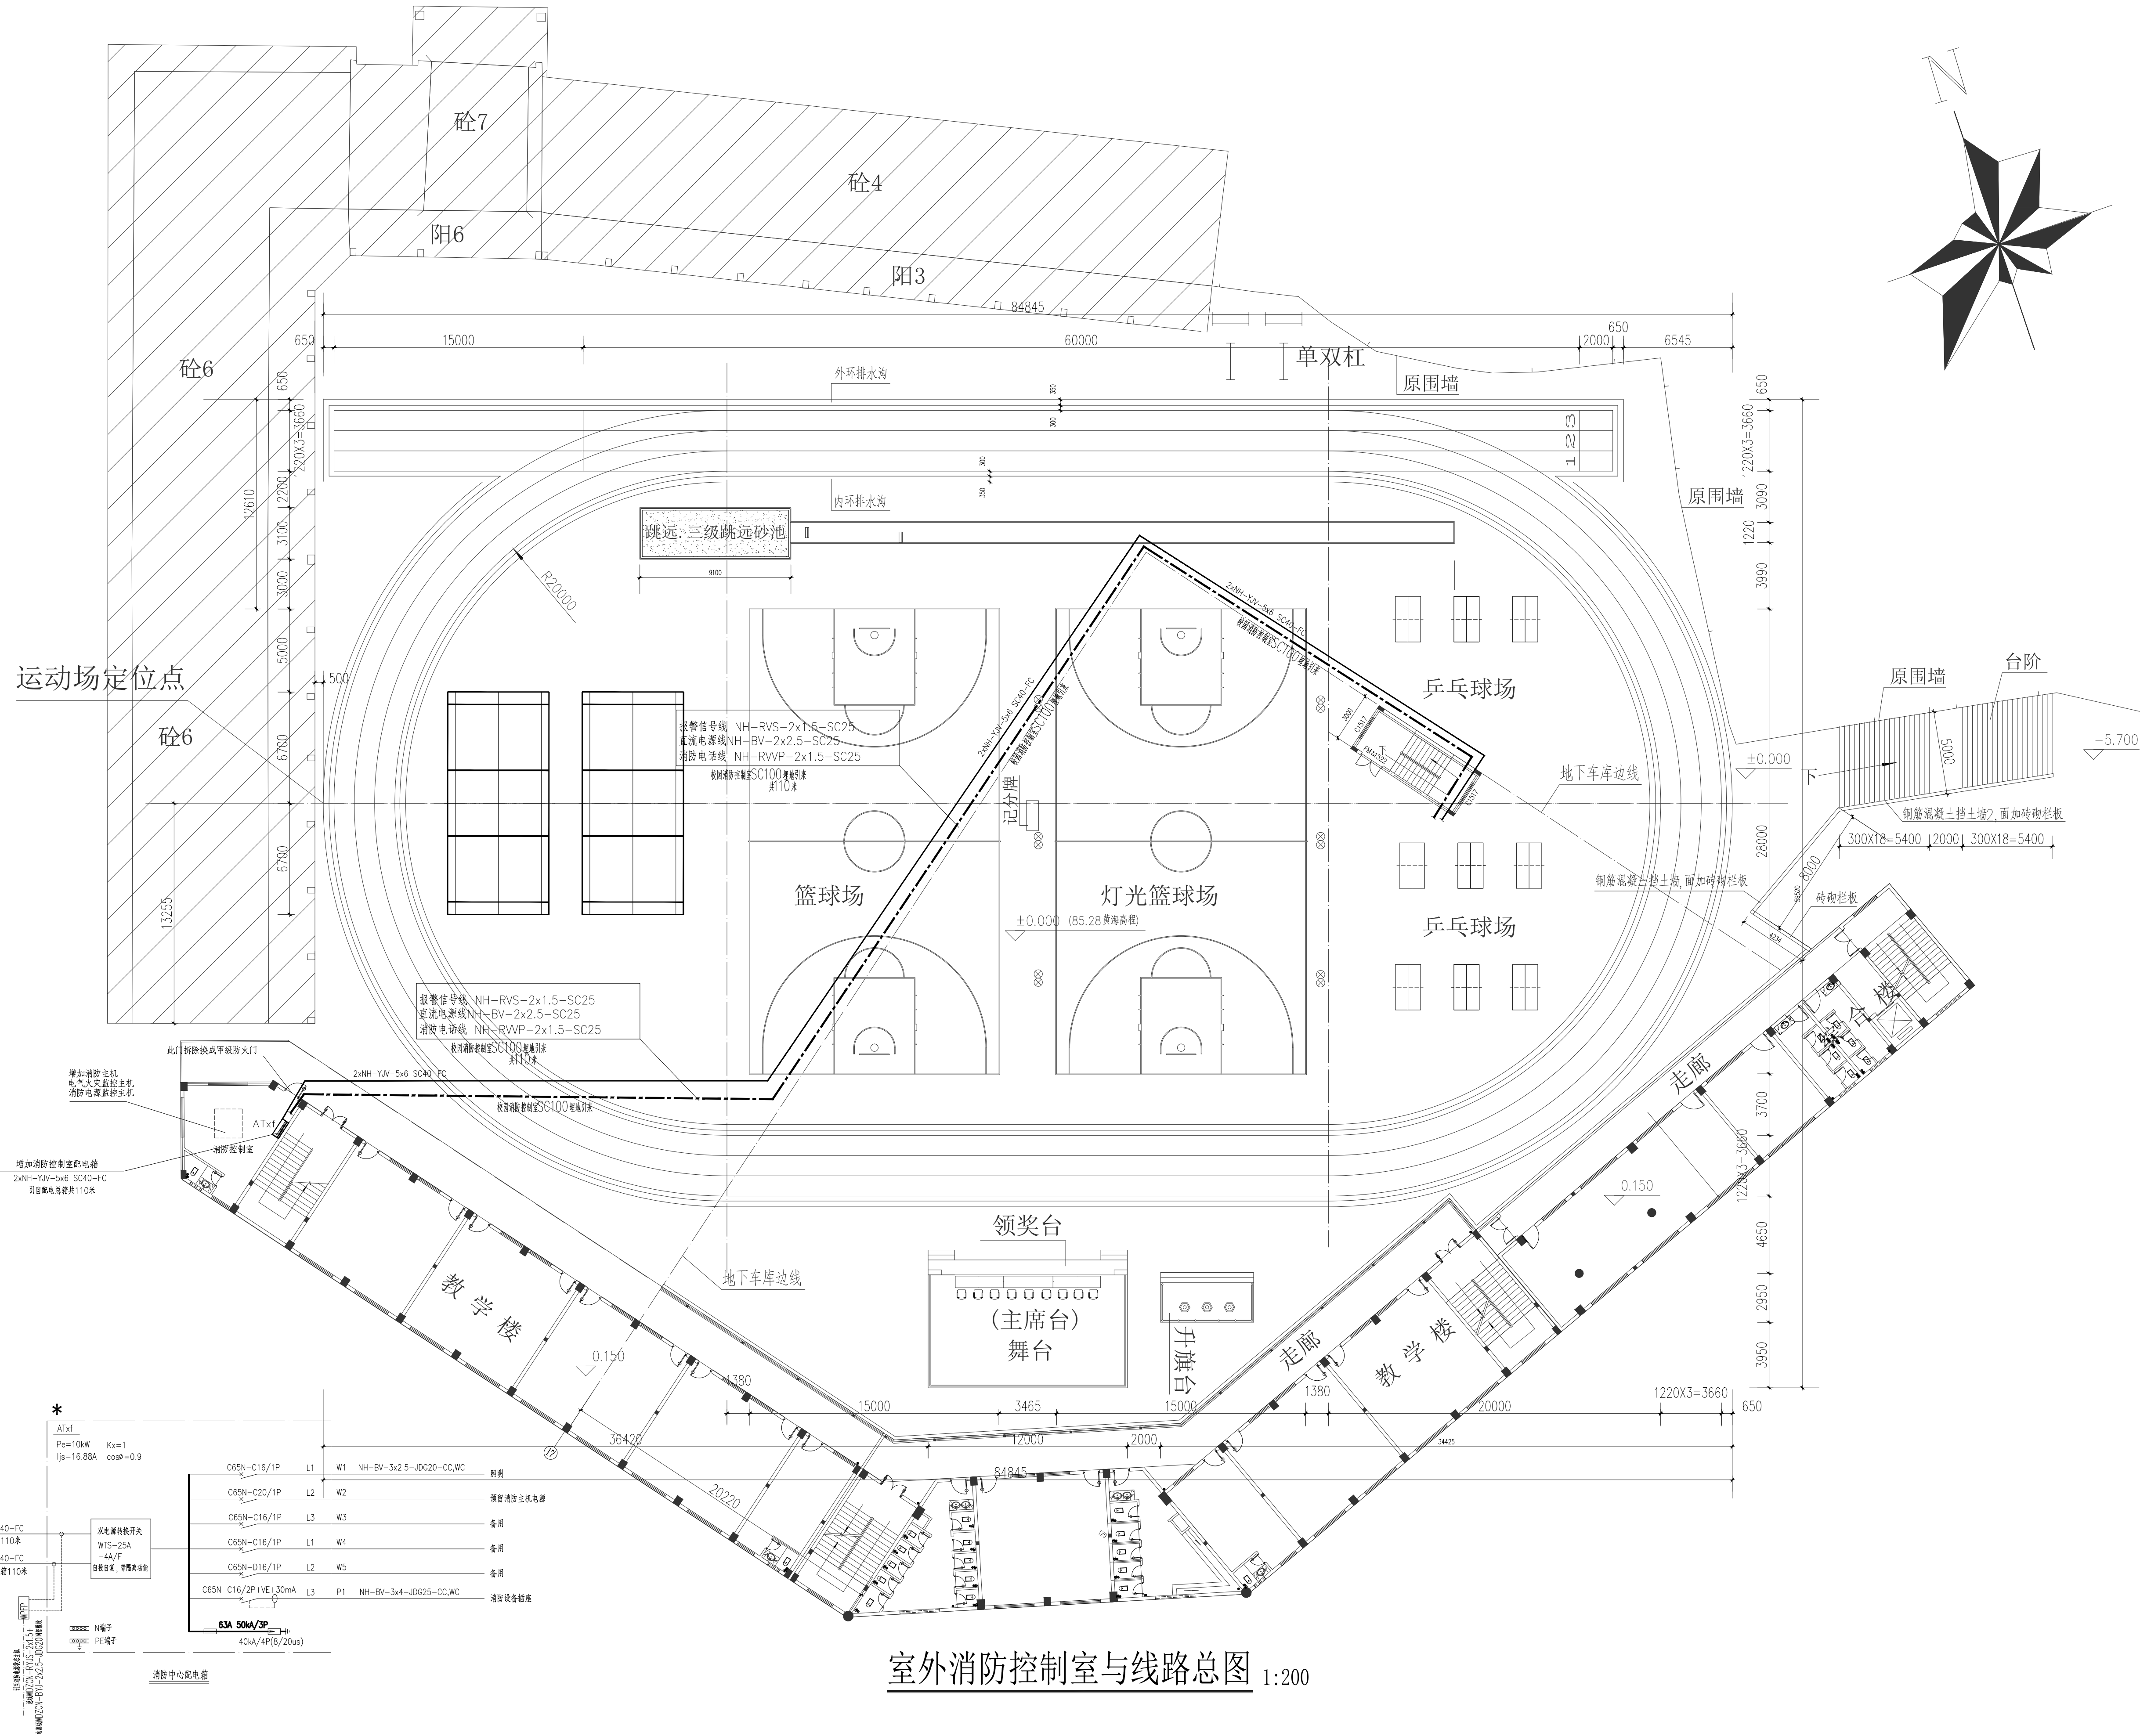

室外消防控制室与线路总图 1:200

建设单位:
CLIENT:
龙川县老隆镇水贝小学

注册执业栏		REGISTERED ARCHITECT
姓名:	夏红卫	NME
注册证书号码:	CS193700929	REGISTRATION CERTIFICATE NO.
注册印章号码:	5102358-CS004	REGISTRATION STAMP NO.
项目负责人	傅晓勇	PROJECT CAPTAIN
专业负责人	夏红卫	MAIN ENGINEER
审定	聂军强	APPR'D
审核	夏红卫	EXAM'D
校对	马永付	COR'D
设计	郭晓红	DESIG'D
职责	姓名	签署
DUTY	FULL NAME	SIGNATURE
设计签署		SIGNATURE
设计阶段	专业	JOB STAGE
工程名称	龙川县老隆镇水贝小学添置消防	PROJECT
子项名称	综合联网项目	SUB-ITEM
图名	室外消防控制室与线路总图	TITLE
工程号	图号	PROJECT NO.
比例	日期	SCALE
	2025.7.05	



中述设计集团有限公司

Zhongshu Design Group Co., Ltd.



国家甲级工程资质证书编号:A151023585

NATIONAL ARCHITECTURAL DESIGN

LICENSE No A151023585

地址:中国·宜宾市屏山县屏山镇
岷江大道中段9号丹山碧水
商业步行街负二层1046号

电话:0831-3501888 TEL:0831-3501888

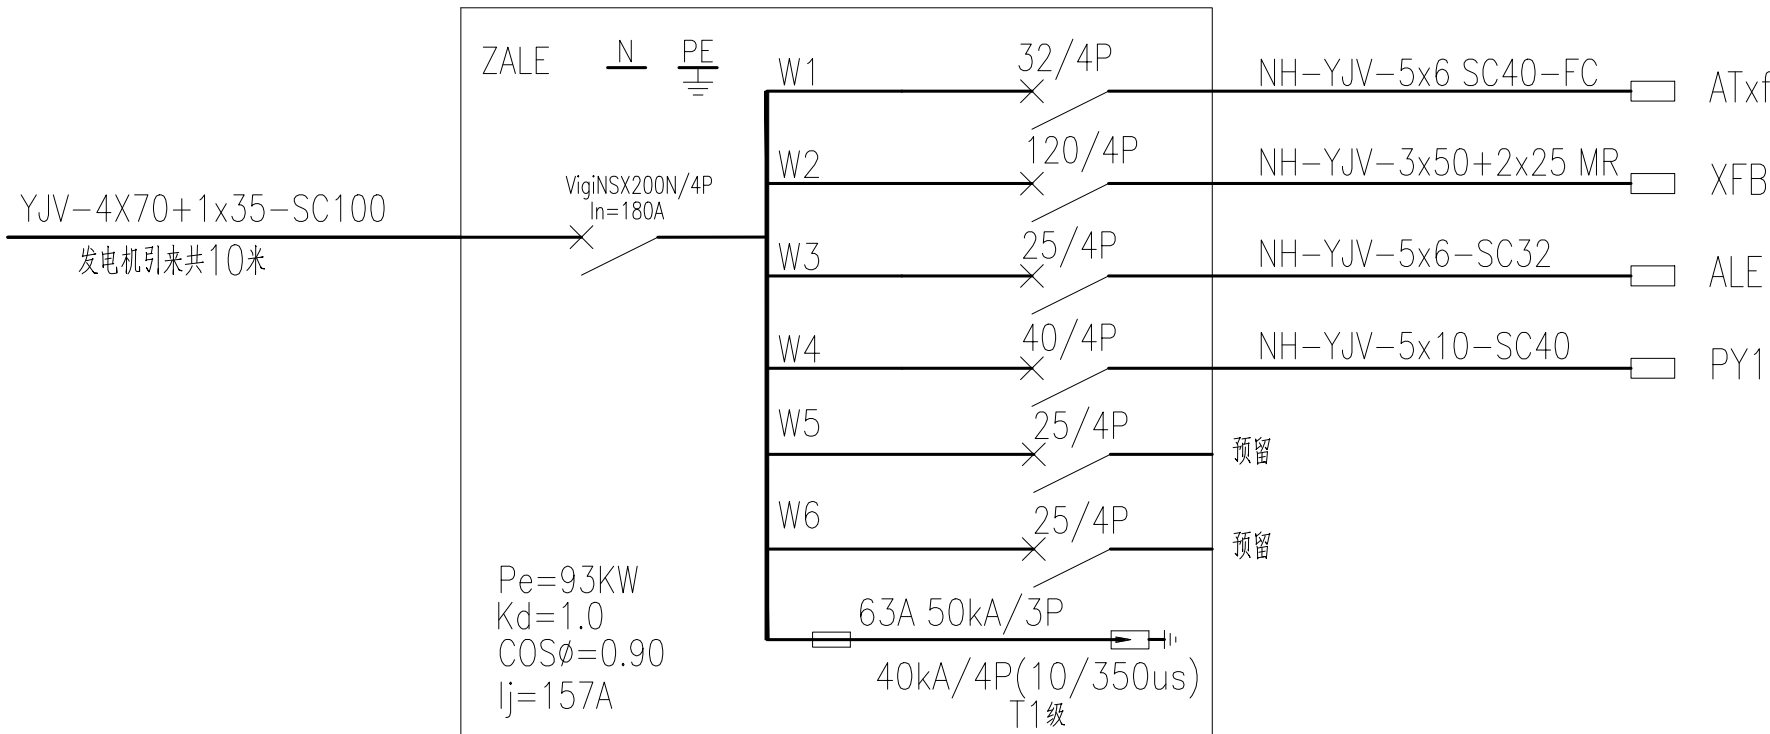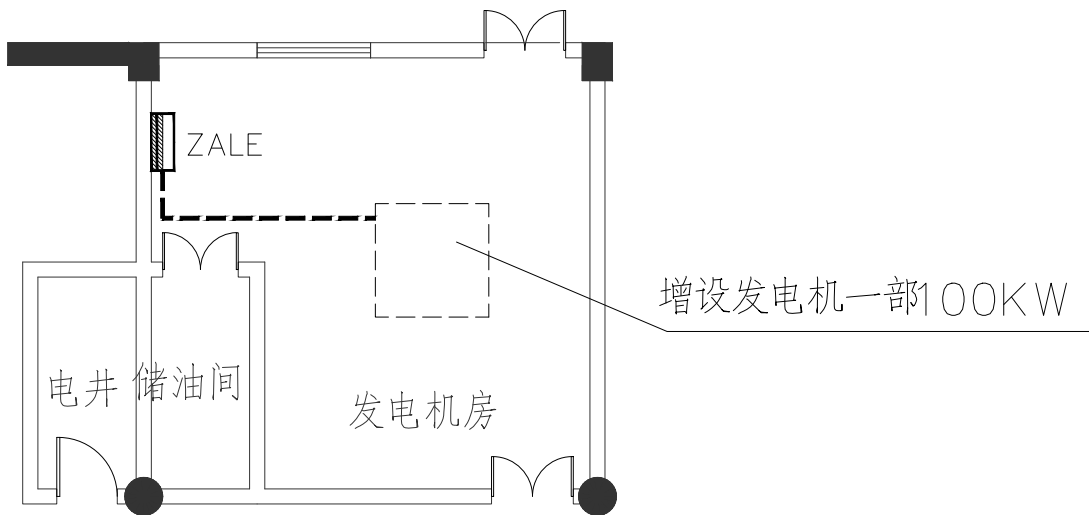

地下室发电机平面图 1:100

建设单位:

CLIENT:

龙川县老隆镇水贝小学

注册执业栏 REGISTERED ARCHITECT

姓名: 夏红卫

注册证书号码: CS193700929

注册印章号码: 5102358-CS004

项目负责人 PROJECT CAPTAIN 傅晓勇

专业负责人 MAIN ENGINEER 夏红卫

审定 APPR'D 聂军强

审核 EXAM'D 夏红卫

校对 CHK'D 马永付

设计 DESIG'D 郭晓红

职责 DUTY 姓名 FULL NAME 签署 SIGNATURE

设计签署 SIGNATURE

设计阶段 JOB STAGE 专业 DISCIPLINE

工程名称 PROJECT 龙川县老隆镇水贝小学添置消防综合联网项目

子项名称 SUB ITEM

图名 TITLE 地下室发电机平面图

工程号 PROJECT NO. 图号 DWG. NO. JS-03

比例 SCALE 日期 DATE 2025. 7. 05