


会 参 CONFERENCE	建 筑				电 气	
	ARCH				ELECTRICAL	
	结 构				电 信	
	STRUCT				TELECOMMUNICATION	
	给 水 水				暖 通	
	PLUMBING				HVAC	

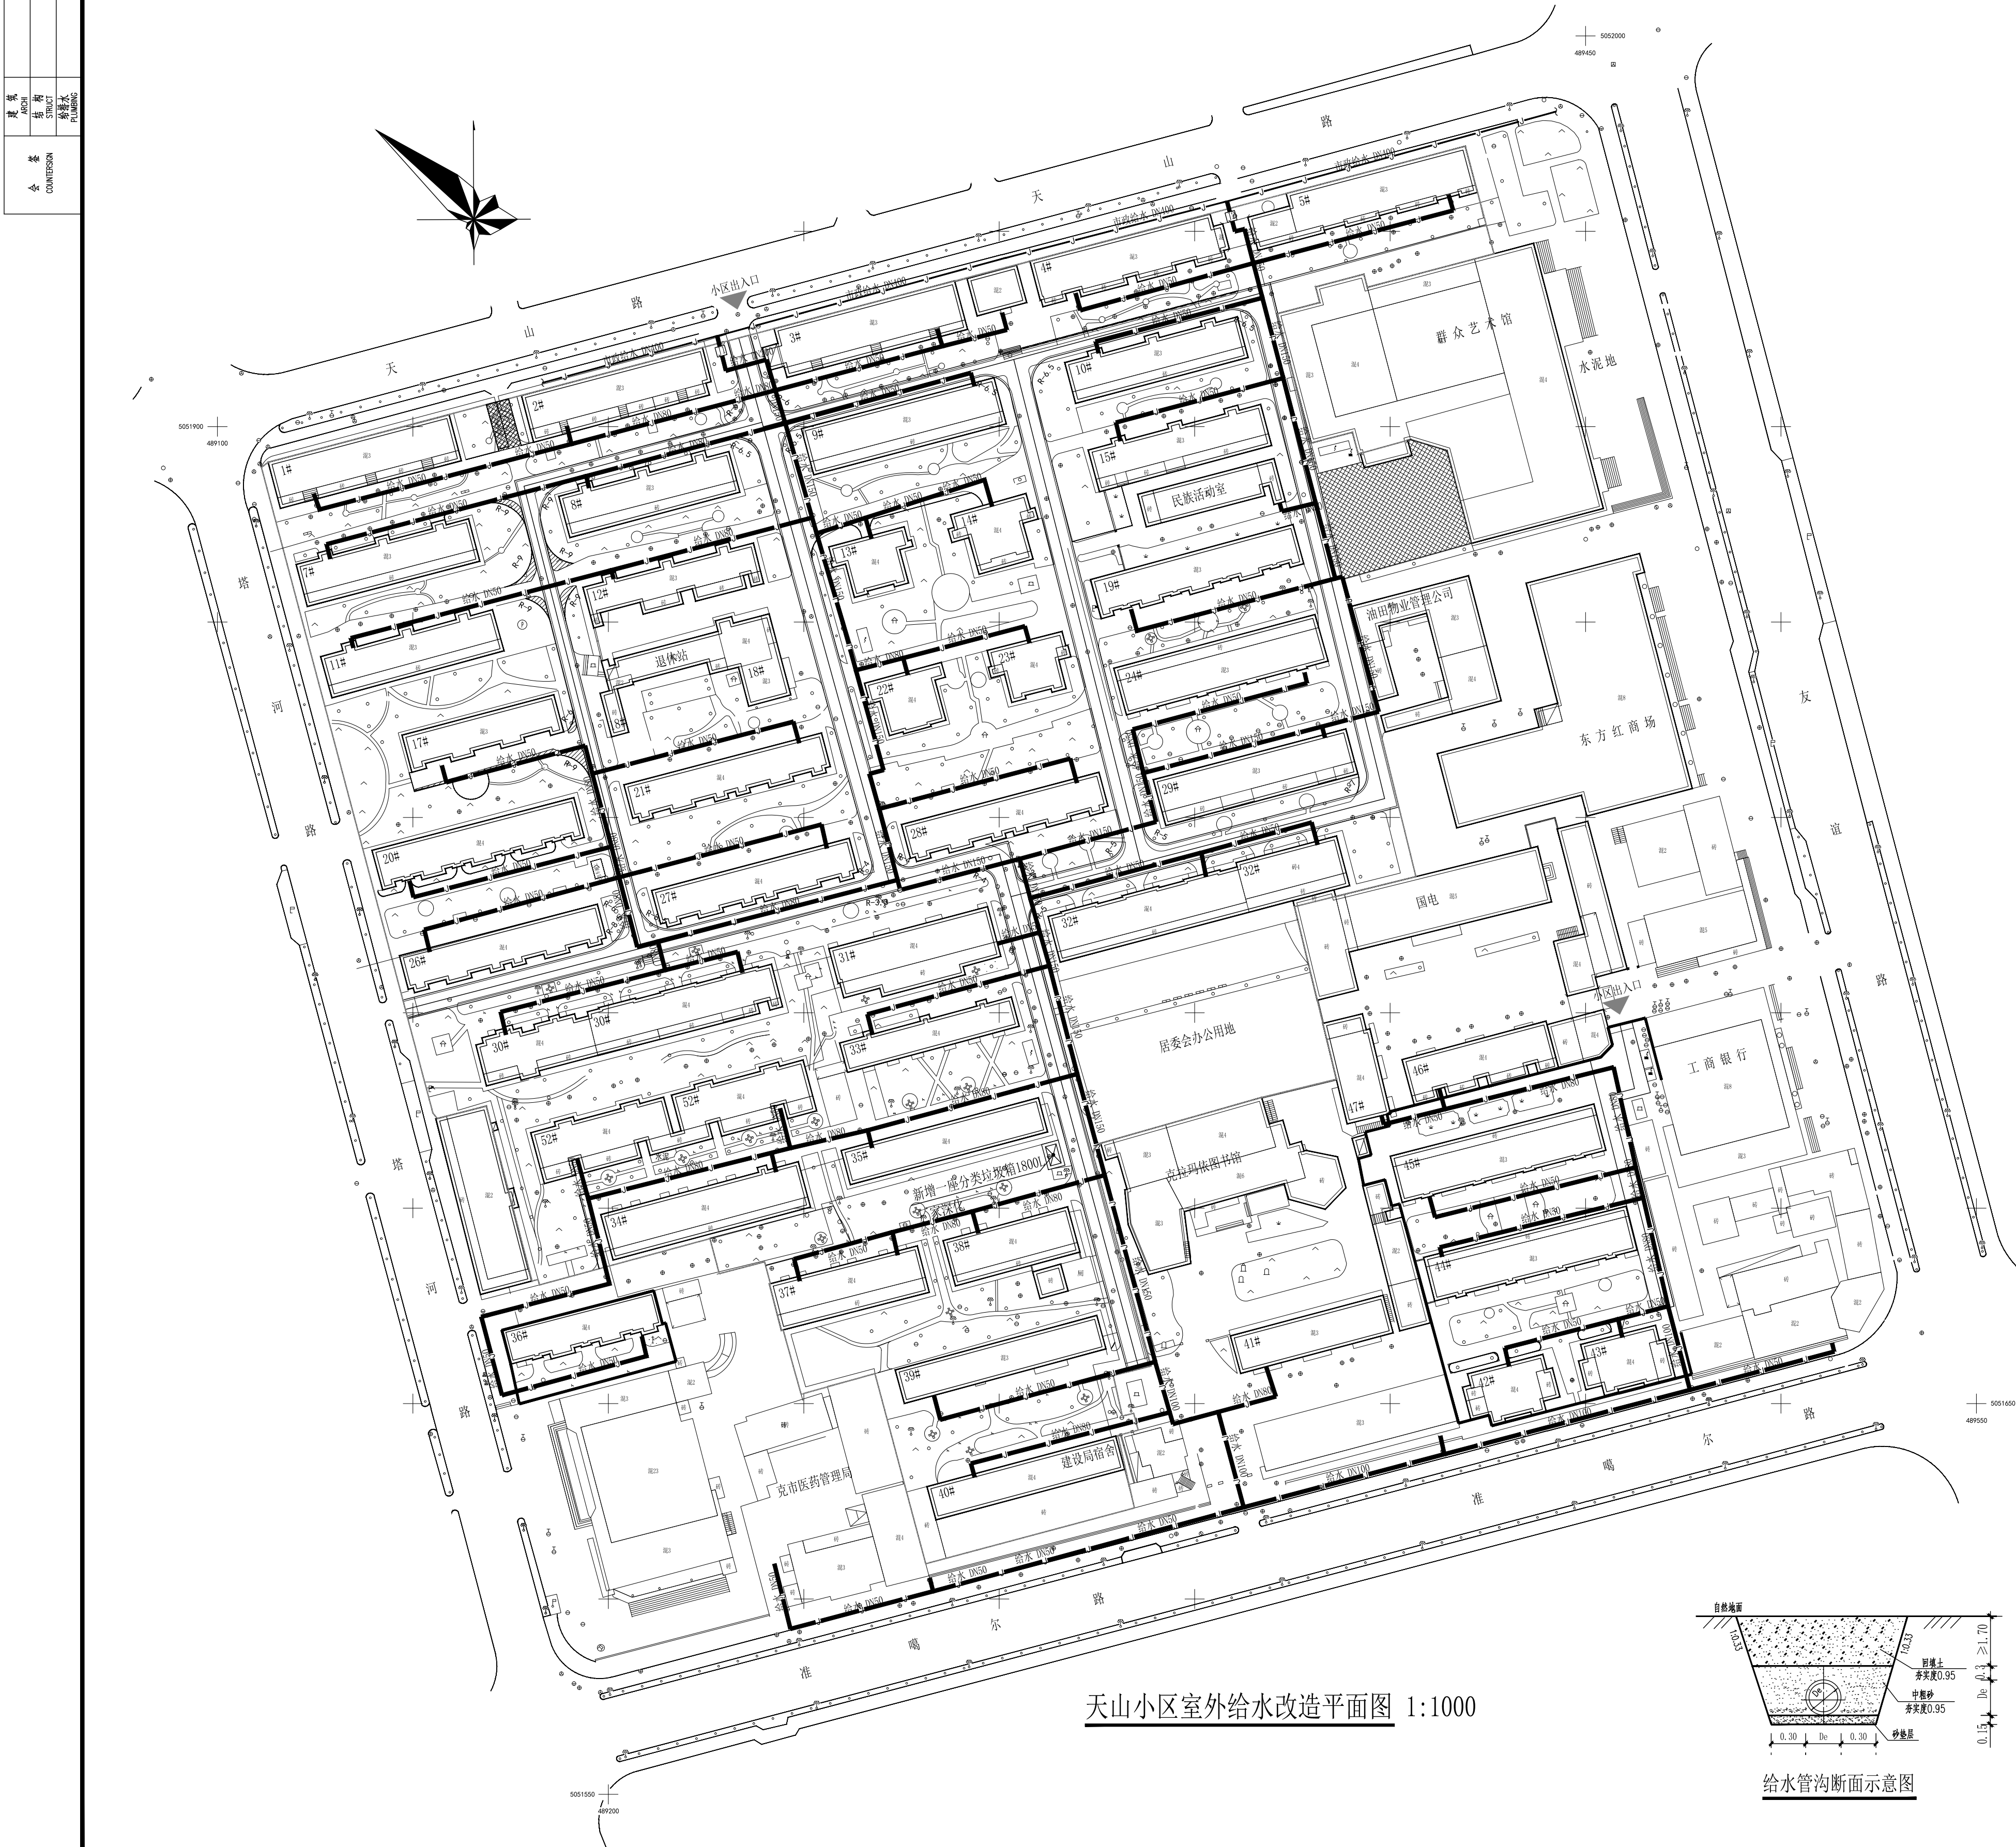

注：材料所列型号均为参考型号，各项目数量均以实际发生量为准。本表工程量不作为施工预、结算依据。

<div>设计单位 DESIGN UNITS</div> <div></div> <div>自贡市城市规划设计研究院 有限责任公司 Zigong Academy of Urban Planning & Design Co., Ltd. 工程设计证书 A151007971 Architecture Design (PRO)</div>	
<div>备注: NOTE</div> <div>1: 本图版权为本公司拥有。 2: 不得大量图纸, 尺寸均以说明的尺寸和定位线为准。 3: 图板上所有不明之处须加会签该工程结构设计师。 4: 本图以最后更正之版本为准, 其它版本均作废。</div> <div>△ 版修改: MODIFY THE</div>	
<div>出图专用章 SPECIAL SEAL FOR THE FIGURE</div>	
<div>建设单位 CLIENT</div> <div>克拉玛依市克拉玛依区住房和城乡建设局</div>	
<div>工程名称: PROJECT</div> <div>克拉玛依市克拉玛依区 老旧小区 C、街区改造项目 (四期)</div>	
<div>子项名称: SUB PROJECT</div> <div>天山小区</div>	
<div>注册执业章 REGISTERED PRACTICE SIGNET</div>	
姓 名 NAME	张亚锋
注册印章号 REGISTERED SIGNET NO	5100797-003
注册证书号 REGISTERED CERTIFICATE NO	20115101206
项目负责人 PROJECT LEADER	张亚锋 
专业负责人 DIVISION CHIEF	倪琦 
设 计 DESIGNED BY	陈勇 
校 对 CHECKED BY	彭素娟 
审 核 BY	倪琦 
图名: DWG NAME	天山小区室外给水改造平面图
设计号 PROJECT No.	ZGCS-2026-01-702
图 别 DWG TYPE	水施
图 号 DWG No.	S-01
版 本 VER	1
日 期 DATE	2026.01
本图须盖本公司出图专用章方有效	

会 签 COUNTERSIGN	建筑 ARCH
	结构 STRUCT
	给排水 PLUMBING

已建DN300污水管线



注：材料所列型号均为参考型号，各项目数量均以实际发生量为准。本表工程量不作为施工预、结算依据。

五、管道工程施工均按《给水排水管道工程施工及验收规范》(GB50268-2008)和《埋地塑料排水管道工程技术规程》(CJJ 143-2010),未尽事宜按国家现行有关规范及标准图集施工。

△版修改：
MODIFY THE

出图专用章
SPECIAL SEAL FOR THE FIGURE

子项名称:
SUB PROJECT

天山小区

注册执业章
REGISTERED PRACTICE SIGNATURE

CHECKED

天山小区室外排水改造平面图

日期	DATE	202
----	------	-----

本图须盖本公司出图专用章方有效